


Planta Baixa.

3


1:50

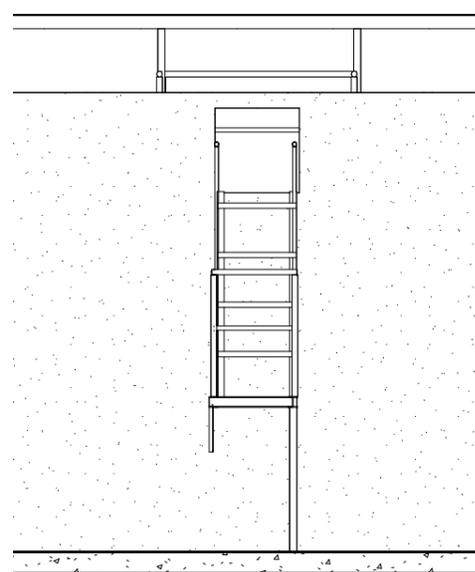

Corte 08

2

1:50

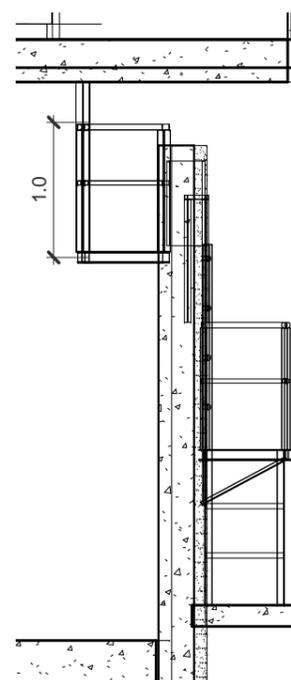


Corte 31

4


1:50

Lista de materiais - Fosso Tanque 15	
1	Cantoneira de 2x3/16"
2	Ferro redondo 5/8", tubo redondo com costura 1.1/4" chapa 1/8"
3	Chapa expandida 60x60 cm
4	Chapa de base 3/8" ASTM A-36, parabolts 1/2x4"

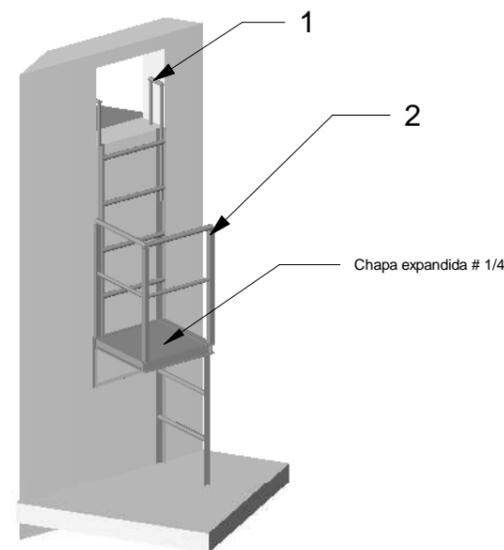

Perspectiva Fosso Tanque 15

1

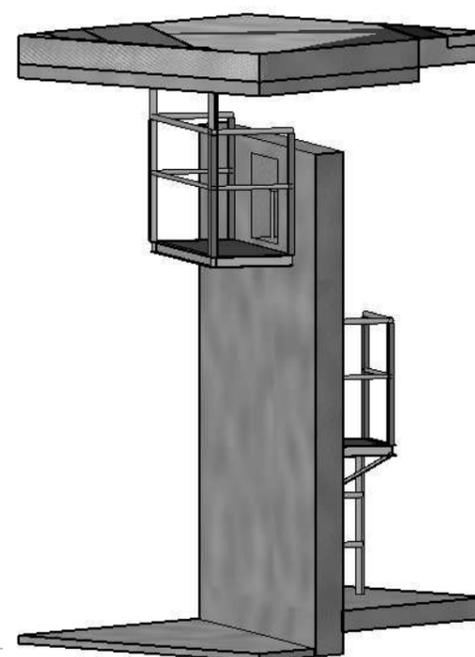

5

{3D}

LEGENDA:

Notas Gerais:

1. APLICAÇÃO DE FUNDO PREPARADOR EM TODA A ESTRUTURA METÁLICA EXISTENTE E PINTURA COM TINTA ESMALTE SINTÉTICO DUPLA FUNÇÃO. COR: CINZA MUNSELL N 6.5;
2. FIXAÇÃO EM ESTRUTURA DE CONCRETO ARMADO FEITA COM CHUMBADORES TIPO PARABOLT 1/2"x4";
3. FIXAÇÃO EM ESTRUTURA METÁLICA TIPO SOLDA, CONFORME ESPECIFICAÇÃO EM MEMORIAL.



Agencia Estadual de Gestão de Empreendimentos
Secretaria de Estado de Obras Públicas e de Transportes

Obra
CENTRO DE PESQUISA E DE REABILITAÇÃO DA ICTIOFAUNA
PANTANEIRA E AQUÁRIO

Local
Campo Grande - MS

Número do Projeto
15

Autor do Projeto
Eng. Civil Renan Andrade

Proprietário
Governo do Estado de Mato Grosso
do Sul

Responsável técnico p/ execução da obra

Título
DE-AQP-015-ESCADA FOSSE TANQUE 15

Página
1/1

Escala
1:50

Data
03/08/2020

Revisão
00

Folha
A3