



ESTADO DE MATO GROSSO DO SUL
SECRETARIA DE ESTADO DE JUSTIÇA E SEGURANÇA PÚBLICA
CORPO DE BOMBEIROS MILITAR



ATESTADO DE APROVAÇÃO DO PROCESSO DE SEGURANÇA CONTRA INCÊNDIO E PÂNICO

PSCIP nº: 9303/PREVENIR	Aprovado em: 27 de Setembro de 2019
-------------------------	-------------------------------------

Dados da edificação e/ou área de risco - Responsável pelo uso

Nome / Razão Social	CPF / CNPJ	
GOVERNO DO ESTADO DE MS	15.412.257/0001-28	
Nome Fantasia		
AQUÁRIO DO PANTANAL		
Endereço	Complemento	
AV AFONSO PENA,S/N		
Bairro	Município	CEP
CENTRO	Campo Grande	79.002-072

Dados gerais

Área total da propriedade:	87865.58 m ²	Área analisada:	20728.63 m ²
Tipo de PSCIP:	1	Situação do PSCIP:	Substituição - 31/507.12/2012
Responsável Técnico:	Hércules de Oliveira	CREA / CAU:	1649/D/MS - CREA
Ocupação principal:	F-1 - Local onde há objeto de valor inestimável		

ENTREGA DO PSCIP IMPRESSO E SOLICITAÇÃO DE VISTORIA

Na solicitação da primeira vistoria, este PSCIP deve ser impresso em 02 (duas) vias e entregue no quartel:

6º Grupamento de Bombeiros Militar

Av. Dos Poetas, s/nº. Parque dos Poderes - Campo Grande - MS

Conforme NT01/2017, imprimir 02 (duas) vias deste PSCIP, seus memorias em folha tamanho A4 e pranchas em tamanho A1, montá-las em pastas, conforme previsto no item 5.1.2 da NT01/2017. As pranchas devem ser assinadas pelo responsável técnico e proprietário/responsável pelo uso do local, conforme campos de assinatura junto ao carimbo de aprovação.

A primeira via ficará arquivada na SAT (Seção de Atividades Técnicas) responsável pela vistoria do local.

A SEGUNDA VIA DEVERÁ FICAR NO ENDEREÇO DA EDIFICAÇÃO DESTE PSCIP APROVADO PARA FINS DE FISCALIZAÇÃO DO CBMMS.

Medidas de segurança e riscos especiais

Medidas de segurança:	Acesso de Viaturas, Alarme de incêndio, Brigada de Incêndio, Controle de Materiais de Acabamento e Revestimento (CMAR), Detecção de incêndio, Extintores de Incêndio, Hidrantes e mangotinhos, Iluminação de emergência, SPDA - Sistema de Proteção contra Descargas Atmosféricas, Saídas de Emergência para Edificações em Geral - NT11, Sinalização de emergência
Riscos especiais:	Não informado pelo Responsável Técnico

<p>CORPO DE BOMBEIROS MILITAR</p> <p>PSCIP nº: 9303</p> <p>Data aprovação: 27 de Setembro de 2019</p> <p>http://sistemas.bombeiros.ms.gov.br</p>	<p>Autenticação:</p>
--	----------------------



ESTADO DE MATO GROSSO DO SUL
SECRETARIA DE ESTADO DE JUSTIÇA E SEGURANÇA PÚBLICA
CORPO DE BOMBEIROS MILITAR



MEMORIAL GERAL DE SEGURANÇA CONTRA INCÊNDIO E PÂNICO
Memorial referente o Processo de Segurança Contra incêndio e Pânico - PSCIP: 9303


Data aprovação: 27 de Setembro de 2019

Dados do responsável pelo uso	
Razão Social / Responsável pelo Uso	
GOVERNO DO ESTADO DE MS	
Nome Fantasia	CNPJ / CPF
AQUÁRIO DO PANTANAL	15.412.257/0001-28
Endereço	Complemento
AV AFONSO PENA S/N	
Bairro	Município
CENTRO	Campo Grande

Dados do proprietário	
Razão Social / Proprietário	
GOVERNO DO ESTADO DE MS	
CNPJ / CPF	
15.412.257/0001-28	

Edificação			
Área total da propriedade:	87865.58 m²	Altura descendente:	6 metros
Área construída no interior do lote/propriedade:	20728.63 m²	Nº de pavimentos (incluindo térreo):	3 pavimentos
Área analisada:	20728.63 m²		
Base de análise:	Lei Estadual nº 4335/2013, exigências das Tabelas 5, 6A a 6M.5 e Tabela 7		

Ocupação	
Ocupação principal:	F-1 Local onde há objeto de valor inestimável
Ocupação subsolo:	F-1 Local onde há objeto de valor inestimável
Ocupação secundária:	Não informado pelo Responsável Técnico

Medidas de segurança e riscos especiais	
Tipo de PSCIP	Situação do PSCIP
1 - Edificações permanentes	Substituição - 31/507.12/2012
Medidas de segurança:	Acesso de Viaturas, Alarme de incêndio, Brigada de Incêndio, Controle de Materiais de Acabamento e Revestimento (CMAR), Detecção de incêndio, Extintores de Incêndio, Hidrantes e mangotinhos, Iluminação de emergência, SPDA - Sistema de Proteção contra Descargas Atmosféricas, Saídas de Emergência para Edificações em Geral - NT11, Sinalização de emergência
Riscos especiais:	Não informado pelo Responsável Técnico
	Autenticação: 



**ESTADO DE MATO GROSSO DO SUL
SECRETARIA DE ESTADO DE JUSTIÇA E SEGURANÇA PÚBLICA
CORPO DE BOMBEIROS MILITAR**



MEMORIAL DE CONSTRUÇÃO

Memorial referente o Processo de Segurança Contra incêndio e Pânico - PSCIP nº 9303

Data aprovação: 27 de Setembro de 2019

Elementos estruturais

Estrutura portante:

Concreto armado, Metálica

Estrutura de sustentação da cobertura:

Metálica

Paredes divisórias:

Alvenaria, Gesso (drywall)

Teto/forro:

ACM-ALUMINIO COMPOSTO, Concreto, Gesso

Piso:

Concreto, GRANITO, Madeira com tratamento retardante ao fogo de fábrica

CORPO DE BOMBEIROS MILITAR


PSCIP nº: 9303

Data aprovação: 27 de Setembro de 2019

<http://sistemas.bombeiros.ms.gov.br>

Autenticação:



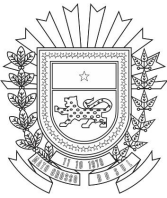

**ESTADO DE MATO GROSSO DO SUL
SECRETARIA DE ESTADO DE JUSTIÇA E SEGURANÇA PÚBLICA
CORPO DE BOMBEIROS MILITAR**



OBSERVAÇÕES PARA VISTORIA

Documento referente o Processo de Segurança Contra incêndio e Pânico - PSCIP: **9303**

Data aprovação: **27 de Setembro de 2019**

Sem observações

Hércules de Oliveira - CPF: 075.232.708-91

Impressão de PSCIP aprovado feita por: Hércules de Oliveira - CPF

IMPRESSO POR: Hércules de Oliveira - Em: 27/09/2019

CORPO DE BOMBEIROS MILITAR

PSCIP nº: 9303

Data aprovação: 27 de Setembro de 2019

<http://sistemas.bombeiros.ms.gov.br>

Autenticação:



Hércules de Oliveira - CPF: 075.232.708-91

Hércules de Oliveira - CPF



PROIBIDO PLASTIFICAR

689523277

VÁLIDA EM TODO O TERRITÓRIO NACIONAL

689523277

REPÚBLICA FEDERATIVA DO BRASIL
 DEPARTAMENTO NACIONAL DE TRANSPORTES
 DIRETORIA NACIONAL DE TRIBUTAÇÃO

NOME: ANTONIO CARLOS VIDEIRA

DOC DEBÍDUADE / DNA: EMISSOR / UF: 397946 SSP MS

CPF: 475.533.671-68 DATA DE EMISSÃO: 28/09/1969

RUAÇÃO: ANTONIO DO CARMO VIDEIRA
 TEREZA RIBEIRO VIDEIRA

FEBRILESCO: [] ACC: [] CIL/MB: []
 7AB

Nº REGISTRO: 00263708430 VALOR: 12/04/2018 - VIGÊNCIA: 02/12/1987

OBSERVAÇÕES:
 SEM OBSERVAÇÃO:

ASSINATURA DO PORTADOR

LOCAL: DOURADOS, MS DATA: 16/04/2013

DMENSÃO: 2 695 413 333 21

ASSINATURA DO EMISSOR: Carlos Henrique dos Santos Pereira
 Diretor Presidente DNTMS/MS

MS918946159

DEPARTAMENTO NACIONAL DE TRANSPORTES

DECRETO "P" n. 1.896, DE 9 DE JUNHO DE 2008.

O GOVERNADOR DO ESTADO DE MATO GROSSO DO SUL, no uso de suas atribuições legais, resolve:

NOMEAR WILSON DE MORAES RODRIGUES JUNIOR para exercer, em caráter efetivo, o cargo de Fiscal Estadual Agropecuário, função: Fiscal Estadual Agropecuário, habilitação: Medicina Veterinária pertencente ao Quadro Permanente de Pessoal do Estado de Mato Grosso do Sul, na Agência Estadual de Defesa Sanitária, Animal e Vegetal - JAGRO, conforme termo de aceitação de nomeação e escolha de vaga, em virtude de aprovação em Concurso Público de Provas e Títulos, homologado no Diário Oficial n. 6.505, de 15 de junho de 2005 (Processo n. 137/000429/2008).

CAMPO GRANDE-MS, 9 JUNHO DE 2008.

ANDRÉ PUCCINELLI
Governador do Estado

DECRETO "P" n. 1.897, DE 9 DE JUNHO DE 2008

O GOVERNADOR DO ESTADO DE MATO GROSSO DO SUL, no uso das atribuições que lhe confiere o art. 89 da Constituição Estadual, resolve:

EXONERAR, a pedido, os servidores abaixo relacionados, detentores de cargo em comissão na Agência Estadual de Gestão de Empreendimentos, reconduzindo-os, se for o caso, aos respectivos cargos efetivos do Quadro Permanente de Pessoal do Estado de Mato Grosso do Sul, a contar de 1º de junho de 2008:

Nome	Cargo	Símbolo
Arnaldo Jordão de Almeida Serra	Gerência Executiva e Assessoramento	DGA-4
Nélio Ferreira de Carvalho	Gerência Executiva e Assessoramento	DGA-4
Andray Alves dos Santos	Gestão Intermediária e Assistência	DGA-6
Ulisses Boschetti da Silva	Gestão Intermediária e Assistência	DGA-6

CAMPO GRANDE-MS, 9 DE JUNHO DE 2008.

ANDRÉ PUCCINELLI
Governador do Estado

DECRETO "P" n. 1.898, DE 9 DE JUNHO DE 2008.

O GOVERNADOR DO ESTADO DE MATO GROSSO DO SUL, no uso das atribuições que lhe confiere o art. 89 da Constituição Estadual, resolve:

NOMEAR os recursos humanos, especificados no quadro abaixo, para exercerem cargo em comissão na Agência Estadual e Gestão de Empreendimentos, em conformidade com o estabelecido na Lei n. 3.345, de 22 de dezembro de 2006, a contar de 1º de junho de 2008:

Nome	Cargo	Símbolo
Hércules de Oliveira	Gerência Executiva e Assessoramento	DGA-4
Humberto da Silveira Bernardes	Gerência Executiva e Assessoramento	DGA-4
Márcia Aívaras Machado Cerqueira	Gerência Executiva e Assessoramento	DGA-4
Andray Alves dos Santos	Gestão e Assistência	DGA-5
Ulisses Boschetti da Silva	Gestão e Assistência	DGA-5

CAMPO GRANDE-MS, 9 DE JUNHO DE 2008.

ANDRÉ PUCCINELLI
Governador do Estado

DECRETO "P" n. 1.899, DE 9 DE JUNHO DE 2008.

O GOVERNADOR DO ESTADO DE MATO GROSSO DO SUL, no uso de suas atribuições legais, resolve:

COLOCAR a servidora ROSENI DE OLIVEIRA FIRMINO FEITOSA, prontuário n. 15294801, ocupante do cargo de Auxiliar de Serviços de Saúde, pertencente ao Quadro Permanente de Pessoal do Estado de Mato Grosso do Sul, lotada na Fundação Serviços de Saúde de Mato Grosso do Sul, à disposição da Secretaria de Estado de Saúde, com ônus para a origem, em prorrogação, com fulcro no art. 33 da Lei n. 1.102, de 10 de outubro de 1990, combinado com o art. 2º, inciso IV, do Decreto n. 10.132, de 21 de novembro de 2000, no período de 1ª de janeiro a 31 de dezembro de 2008 (Processo n. 27/100566/2007).

CAMPO GRANDE-MS, 9 DE JUNHO DE 2008.

ANDRÉ PUCCINELLI
Governador do Estado

DECRETO "P" n. 1.900, DE 9 DE JUNHO DE 2008.

O GOVERNADOR DO ESTADO DE MATO GROSSO DO SUL, no uso de suas atribuições legais, resolve:

COLOCAR o servidor LUIZ CARLOS CRISTALDO RIBEIRO, prontuário n. 8910101, ocupante do cargo de Técnico de Serviços Hospitalares, pertencente ao Quadro

Permanente de Pessoal do Estado de Mato Grosso do Sul, lotado na Fundação Serviços de Saúde de Mato Grosso do Sul, à disposição da Secretaria de Estado de Saúde, e desempenhar suas funções no Núcleo Regional de Saúde de Jardim/MS, com ônus para a origem, com fulcro no art. 33 da Lei n. 1.102, de 10 de outubro de 1990, combinado com o art. 2º, inciso IV, do Decreto n. 10.132, de 21 de novembro de 2000, no período de 5 de maio a 31 de dezembro de 2008 (Processo n. 27/101114/2008).

CAMPO GRANDE-MS, 9 DE JUNHO DE 2008.

ANDRÉ PUCCINELLI
Governador do Estado

DECRETO "P" n. 1.901, DE 9 DE JUNHO DE 2008.

O GOVERNADOR DO ESTADO DE MATO GROSSO DO SUL, no uso de suas atribuições legais, resolve:

COLOCAR o servidor MANCEL ROBERTO ABRÃO, prontuário n. 15655671, ocupante do cargo de Profissional de Serviços Hospitalares, pertencente ao Quadro Permanente de Pessoal do Estado de Mato Grosso do Sul, lotado na Fundação Serviços de Saúde de Mato Grosso do Sul, à disposição da Agência Estadual de Administração do Sistema Penitenciário, com ônus para a origem, com fulcro no art. 33 da Lei n. 1.102, de 10 de outubro de 1990, combinado com o art. 2º, inciso IV, do Decreto n. 10.132, de 21 de novembro de 2000, no período de 1º de janeiro a 31 de dezembro de 2007, para fim de regularização funcional (Processo n. 27/100970/2008).

CAMPO GRANDE-MS, 9 DE JUNHO DE 2008.

ANDRÉ PUCCINELLI
Governador do Estado

DECRETO "P" n. 1.902, DE 10 DE JUNHO DE 2008.

O GOVERNADOR DO ESTADO DE MATO GROSSO DO SUL, no uso de suas atribuições legais, resolve:

COLOCAR os servidores abaixo relacionados, lotados na Fundação Serviços de Saúde de Mato Grosso do Sul, pertencentes ao Quadro Permanente de Pessoal do Estado de Mato Grosso do Sul, à disposição da Secretaria de Estado de Saúde, com ônus para a origem, com fulcro no art. 33 da Lei n. 1.102, de 10 de outubro de 1990, combinado com o art. 2º, inciso IV, do Decreto n. 10.132, de 21 de novembro de 2000:

Prontuário	Nome	Cargo	Período	Processo n.
15704711	Eugênio Dutra de Oliveira	Técnico de Serviços Organizacionais	28/4 a 31/12/2008	27/101092/2008
15727921	Emerson Eitem Guandacioni	Técnico de Serviços Hospitalares II	10/3 a 31/12/2008	27/100655/2008

CAMPO GRANDE-MS, 10 DE JUNHO DE 2008.

ANDRÉ PUCCINELLI
Governador do Estado

DECRETO "P" n. 1.904, DE 10 DE JUNHO DE 2008.

O GOVERNADOR DO ESTADO DE MATO GROSSO DO SUL, no uso das atribuições que lhe confiere o art. 89 da Constituição Estadual, resolve:

AUTORIZAR o afastamento, para estudo, do servidor ALEXANDRE DE MELO PORTELA SPENGLER, prontuário n. 15144901, ocupante do cargo de Profissional de Atividades de Comunicação, função Gestor de Comunicação de Jornalismo, classe A, código 95102, pertencente ao Quadro Permanente de Pessoal do Estado de Mato Grosso do Sul, lotado na Fundação Estadual Jornalista Luiz Chagas de Rádio e Televisão Educativa de Mato Grosso do Sul, sem ônus para o órgão de origem, com fundamento no art. 162, § 2º da Lei n. 1.102, de 10 de outubro de 1990, a contar de 2 de junho de 2008 (Processo n. 137/001786/2008).

CAMPO GRANDE-MS, 10 DE JUNHO DE 2008.

ANDRÉ PUCCINELLI
Governador do Estado

DECRETO "P" n. 1.905, DE 10 DE JUNHO DE 2008.

O GOVERNADOR DO ESTADO DE MATO GROSSO DO SUL, no uso das atribuições que lhe confiere o art. 89 da Constituição Estadual, resolve:

NOMEAR ALLONAR MÜLLER PEREIRA para exercer cargo em comissão de Gestão Intermediária e Assistência, símbolo DGA-6, no Departamento Estadual de Trânsito de Mato Grosso do Sul, e desempenhar a função de Gerente da Agência de Trânsito de Nova Alvorada do Sul/MS, em conformidade com o estabelecido na Lei n. 3.345, de 22 de dezembro de 2006, a contar de 1ª de maio de 2008.

CAMPO GRANDE-MS, 10 DE JUNHO DE 2008.

ANDRÉ PUCCINELLI
Governador do Estado

DECRETO "P" n. 1.907, DE 11 DE JUNHO DE 2008.

O GOVERNADOR DO ESTADO DE MATO GROSSO DO SUL, no uso de suas atribuições legais, resolve:



Anotação de Responsabilidade Técnica -
ART Lei nº 6.496, de 7 de dezembro de 1977

CREA-MS

ART DE OBRA/SERVIÇO
1320190051858

1. Responsável Técnico

HERCULES DE OLIVEIRA
Título Profissional: ENGENHEIRO CIVIL
Empresa Contratada: AGENCIA ESTADUAL DE GESTÃO DE EMPREENDIMENTOS DE MS - AGESUL

RNP: 1318575761
Registro: 1649
Registro: 4947

2. Dados do Contrato

Contratante: AGENCIA ESTADUAL DE GESTÃO DE EMPREENDIMENTOS DE MS - AGESUL
Rua: AVENIDA DESEMBARGADOR JOSÉ NUNES DA CUNHA
Cidade: CAMPO GRANDE
UF: MS
Contrato: Celebrado em: 11/06/2019
Valor: R\$ 0,01
Ação Institucional:

CPF/CNPJ: 15.457.856/0001-68

Número: SIN

País: Brasil

CEP: 79.031-310

Vinculado à ART:

3. Dados Obra/Serviço

Logradouro: **AVENIDA AFONSO PENA**
Bairro: **CENTRO**
Número: **S/N**
Complemento: **PARQUE DAS NAÇÕES INDÍGENAS**
Cidade: **CAMPO GRANDE**
UF: **MS**
País: **BRA**
Cep: **79.002-072**
Coordenada:
Data de Início: 11/06/2019
Previsão Término: 12/09/2019
Tipo Proprietário: PESSOA JURÍDICA DE DIREITO PÚBLICO
Proprietário: GOVERNO DO ESTADO DE MATO GROSSO DO SUL
Finalidade: ELABORAÇÃO DE PROJETO DE SUBSTITUIÇÃO DO PSCP 31/50712/2012
CPF/CNPJ: 15.412.257/0001-28

4. Atividades Técnicas

Grupo/Subgrupo	Atividade Profissional	Obra/Serviço	Complemento	Quantidade	Unidade
	Sistemas de Proteção contra Incêndios e Catástrofes - Especificações de Proteção contra Incêndio	de projeto de sistema de proteção contra incêndio e pânico - segurança do trabalho		20,728,6300	METRO QUADRADO
Após a conclusão das atividades técnicas o profissional deverá proceder a baixa desta ART					

5. Observações

6. Declarações

Acessibilidade: Declaro atendimento às regras de acessibilidade previstas nas normas técnicas da ABNT, na legislação específica e no Decreto nº 5.296, de 2 de dezembro de 2004.

7. Entidade de Classe

8. Assinaturas
Declaro ser (em) verdadeiras as informações acima.
Local: _____ data: 17/06/19
075.232.708-91 - HERCULES DE OLIVEIRA

9. Informações

A ART é válida somente quando quitada, mediante apresentação do comprovante do pagamento ou conferência no site do Crea.
A autenticidade deste documento pode ser verificada no site www.creams.org.br ou www.crea.org.br.
A guarda da via assinada da ART será de responsabilidade do profissional e do contratante com o objetivo de documentar o vínculo contratual.

www.creams.org.br
tel: (67)3368-1000 fax: (67) 3368-1000



CREA-MS
Conselho Regional de Engenharia e Agronomia do Mato Grosso do Sul

Nosso Número: 1400000000507034

15.457.856/0001-68 - AGENCIA ESTADUAL DE GESTÃO DE EMPREENDIMENTOS DE MS - AGESUL
Valor Pago: R\$ 85,96

Luiz Mário M. L. Pereira
Diretor Executivo
AGESUL





Anotação de Responsabilidade Técnica -
ART Lei nº 6.496, de 7 de dezembro de 1977

CREA-MS

ART DE OBRA/SERVIÇO
1320190051858

Conselho Regional de Engenharia e Agronomia do CREA-MS

1. Responsável Técnico _____

HERCULES DE OLIVEIRA RNP: 1318575761

Título Profissional: ENGENHEIRO CIVIL Registro: 1649

Empresa Contratada: AGENCIA ESTADUAL DE GESTÃO DE EMPREENDIMENTOS DE MS - AGESUL Registro: 4947

2. Dados do Contrato _____

Contratante: AGENCIA ESTADUAL DE GESTÃO DE EMPREENDIMENTOS DE MS - AGESUL CPF/CNPJ: 15.457.856/0001-68

Rua: AVENIDA DESEMBARGADOR JOSÉ NUNES DA CUNHA Bairro: PARQUE DOS PODERES Número: 518

Cidade: CAMPO GRANDE UF: MS País: Brasil CEP: 79.031-310

Contrato: Celebrado em: 11/06/2019 Tipo de Contratante: PESSOA JURÍDICA DE DIREITO PÚBLICO Vinculado à ART:

Valor: R\$ 0,01

Ação Institucional:

3. Dados Obra/Serviço _____

Logradouro	Bairro	Número	Complemento	Cidade	UF	País	Cep	Coordenada
AVENIDA AFONSO PENA	CENTRO	S/N	PARQUE DAS NAÇÕES INDÍGENAS	CAMPO GRANDE	MS	BRA	79.002-072	

Data de Início: 11/06/2019 Previsão Término: 12/09/2019 Código: _____

Tipo Proprietário: PESSOA JURÍDICA DE DIREITO PÚBLICO Proprietário: GOVERNO DO ESTADO DE MATO GROSSO DO SUL CPF/CNPJ: 15.412.257/0001-28

Finalidade: ELABORAÇÃO DE PROJETO DE SUBSTITUIÇÃO DO PSCP 31/50712/2012

4. Atividades Técnicas _____

Grupo/Subgrupo	Atividade Profissional	Obra/Serviço	Complemento	Quantidade	Unidade
	Sistemas de Proteção contra Incêndios e Catástrofes - Especificações de Proteção contra Incêndio	de projeto de sistema de proteção contra incêndio e pânico - segurança do trabalho		20,728,6300	METRO QUADRADO

Após a conclusão das atividades técnicas o profissional deverá proceder a baixa desta ART

5. Observações _____

6. Declarações _____

Acessibilidade: Declaro atendimento às regras de acessibilidade previstas nas normas técnicas da ABNT, na legislação específica e no Decreto nº 5.296, de 2 de dezembro de 2004.

7. Entidade de Classe _____

8. Assinaturas _____

Declaro ser (em) _____, responsável pelas informações acima. _____ data _____

Local: _____

075.232.708-91 - HERCULES DE OLIVEIRA

15.457.856/0001-68 - AGENCIA ESTADUAL DE GESTÃO DE EMPREENDIMENTOS DE MS - AGESUL

Valor ART: R\$ 85,96 Registro em 11/06/2019 Valor Pago: R\$ 85,96

9. Informações _____

A ART é válida somente quando quitada, mediante apresentação do comprovante do pagamento ou conferência no site do Crea.

A autenticidade deste documento pode ser verificada no site www.creams.org.br ou www.crea.org.br.

A guarda da via assinada da ART será de responsabilidade do profissional e do contratante com o objetivo de documentar o vínculo contratual.

www.creams.org.br creams@creams.org.br
tel: (67)3368-1000 fax: (67) 3368-1000


Nosso Número: 1400000000501034



CREA-MS
Conselho Regional de Engenharia e Agronomia do Mato Grosso do Sul



Lairz Mário M. L. Pereira
Diretor Executivo
AGESUL

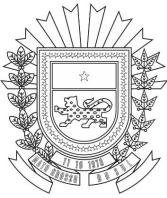

**ESTADO DE MATO GROSSO DO SUL
SECRETARIA DE ESTADO DE JUSTIÇA E SEGURANÇA PÚBLICA
CORPO DE BOMBEIROS MILITAR**



MEMORIAL DE BRIGADA DE INCÊNDIO

Memorial referente ao Processo de Segurança Contra incêndio e Pânico - PSCIP: **9303**

Data aprovação: **27 de Setembro de 2019**

Declarações

Declaro que será prevista a implantação de BRIGADA DE INCÊNDIO na edificação, instalação, ocupação ou área de risco (NT17/5.1) e que no momento da SOLICITAÇÃO da vistoria, será apresentado o ATESTADO DE BRIGADA DE INCÊNDIO (NT17/5.4.2)

Hércules de Oliveira - CPF: 075.232.708-91

Impressão de PSCIP aprovado feita por: Hércules de Oliveira - CPF

IMPRESSO POR: Hércules de Oliveira - Em: 27/09/2019

CORPO DE BOMBEIROS MILITAR

PSCIP nº: 9303

Data aprovação: 27 de Setembro de 2019

<http://sistemas.bombeiros.ms.gov.br>

Autenticação:



Hércules de Oliveira - CPF: 075.232.708-91



ESTADO DE MATO GROSSO DO SUL
SECRETARIA DE ESTADO DE JUSTIÇA E SEGURANÇA PÚBLICA
CORPO DE BOMBEIROS MILITAR



MEMORIAL DE CONTROLE DE MATERIAIS DE ACABAMENTO E REVESTIMENTO - CMAR

Memorial referente o Processo de Segurança Contra incêndio e Pânico - PSCIP: 9303

Data aprovação: 27 de Setembro de 2019

Piso

Classe I (incombustível), Classe II-A

Parede e divisória

Classe I (incombustível), Classe II-A

Teto e forro

Classe I (incombustível), Classe II-A

Cobertura

Classe I (incombustível)

CORPO DE BOMBEIROS MILITAR

PSCIP nº: 9303

Data aprovação: 27 de Setembro de 2019

<http://sistemas.bombeiros.ms.gov.br>

Autenticação:





**ESTADO DE MATO GROSSO DO SUL
SECRETARIA DE ESTADO DE JUSTIÇA E SEGURANÇA PÚBLICA
CORPO DE BOMBEIROS MILITAR**



MEMORIAL CARGA DE INCÊNDIO

Memorial referente o Processo de Segurança Contra incêndio e Pânico - PSCIP: **9303**

Data aprovação: **27 de Setembro de 2019**

Métodos de dimensionamento

PROBABILÍSTICO

Cálculo apresentado

CACULO PROBABILÍSTICO

Seleção com base no Anexo A e B da NT-14.

CONSULTADO ANEXO A DA NT 14 COM VALOR = 300 MJ/m2

CORPO DE BOMBEIROS MILITAR

PSCIP nº: 9303

Data aprovação: 27 de Setembro de 2019

<http://sistemas.bombeiros.ms.gov.br>

Autenticação:





**ESTADO DE MATO GROSSO DO SUL
SECRETARIA DE ESTADO DE JUSTIÇA E SEGURANÇA PÚBLICA
CORPO DE BOMBEIROS MILITAR**



MEMORIAL DE DETECÇÃO E ALARME

Memorial referente o Processo de Segurança Contra incêndio e Pânico - PSCIP: 9303

Data aprovação: 27 de Setembro de 2019

Tipo de detector

Descrição dos detectores:

OS DETECTORES PONTUAIS SERÃO INSTALADOS NA CABINE PRIMÁRIA QUE ABRIGA O GRUPO GERADOR E TRANSFORMADORES, SENDO A ÁREA DE COBERTURA DE CADA DETECTOR = 81 m².

Acionador manual e avisadores sonoros/visuais

Descrição dos acionadores manuais e avisadores sonoros/visuais utilizados (NBR 17240/5.5):

A CENTRAL DE DETECÇÃO SERÁ INSTALADA NA SALA DE SEGURANÇA (VER PRANCHA 04/12)

Descrição dos avisadores sonoros/visuais utilizados (NBR 17240/5.6):

OS AVISADORES SONOROS SERÃO DO TIPO BITONAL(FÁ-DÓ) COM POTENCIA MÍNIMA DE 120 DECIBÉIS INSTALADOS NOS LOCAIS INDICADOS EM PROJETO.

Central, painel repetidor e painel sinóptico

Descrição da central e/ou painel utilizado, indicação do local de instalação e qual prancha está representada no projeto (NBR 17240/5.3):

SALA DE SEGURANÇA, PRANCHA 04/12

CORPO DE BOMBEIROS MILITAR

PSCIP nº: 9303

Data aprovação: 27 de Setembro de 2019

<http://sistemas.bombeiros.ms.gov.br>

Autenticação:





ESTADO DE MATO GROSSO DO SUL
SECRETARIA DE ESTADO DE JUSTIÇA E SEGURANÇA PÚBLICA
CORPO DE BOMBEIROS MILITAR



MEMORIAL DE EXTINTORES

Memorial referente o Processo de Segurança Contra incêndio e Pânico - PSCIP:

9303

Data aprovação: **27 de Setembro de 2019**

Extintores portáteis

Tipo	Capacidade mínima	Quantidade
Água	2A	33
Pó BC	20B:C	35
Dióxido de Carbono - CO2	5:BC	01

Extintores sobre rodas

Tipo	Capacidade	Quantidade
Pó BC	80B:C	01

Extintores especiais

Havendo extintores especiais, não inclusos nas relações anteriores, abaixo será feito uma breve descrição do agente extintor e sua capacidade.

Não informado pelo responsável técnico

Não aplicação de extintores

Justificativa para a edificação, instalação, ocupação temporária ou área de risco não aplicar proteção por EXTINTORES:

Não informado pelo responsável técnico

CORPO DE BOMBEIROS MILITAR

PSCIP nº: 9303

Data aprovação: 27 de Setembro de 2019

<http://sistemas.bombeiros.ms.gov.br>

Autenticação:





**ESTADO DE MATO GROSSO DO SUL
SECRETARIA DE ESTADO DE JUSTIÇA E SEGURANÇA PÚBLICA
CORPO DE BOMBEIROS MILITAR**



MEMORIAL DE HIDRANTES E MANGOTINHOS

Memorial referente o Processo de Segurança Contra incêndio e Pânico - PSCIP: **9303**

Data aprovação: **27 de Setembro de 2019**

Decreto Estadual nº 5.672/1990; Edificações construídas ou regularizadas com data anterior a 11/04/2013 (NT43/7.4)							
Identificação do tipo de sistema							
Risco:	B	Mangueira DN:	63 mm	Tipo de esguicho adotado:	Tronco-cônico		
Sistema:	Hidrantes	Mangueira comprimento:	30 m	Total de hidrantes ou mangotinhos	25		
Requite do esguicho:	16 mm	Mangueira tipo:	1				
Expedições:	Simples	Pressão mínima:	10 mca				
Resumo do dimensionamento do sistema							
Hidrantes desfavoráveis	Pressão residual no esguicho do hidrante (mca)	Vazão (L/min)		Vazão total mínima	Altura manométrica Hman		
H 1	10	163		163 L/min	10 mca		
H 2	10.5	167					
H 3	10.1	164					
H 4	13.5	189					
Bombas para o sistema							
Bomba	Motor	Acionamento	Hman (mca)	Vazão (L/min)	Vazão (m³/h)	Potência estimada (cv)	Observações
BOMBA 1	eletrica	pressostato	26	683	40.98	7	BOMBA SELECIONADA: MOD BC 21 R 1.1/2- ROTOR 149-FABRICAÇÃO SCHNEIDER- POTENCIA 7,5 CV-H(man)=31,00 m.c.a- VAZÃO=42,60 m3/h
BOMBA 2			0	0	0	0	
JOCKEY	eletrica	pressostato	30	26.66	1.5	1	BOMBA SELECIONADA: MOD. BCR 2008- FABRICAÇÃO SCHNEIDER- POTENCIA 1,0 CV- H(man)= 36,00m.c.a-VAZÃO=2,3 m3/h
Reserva Técnica de incêndio (RTI)							
Posição	Material	Dimensões (m)		Tempo de combate (min)	Volume (m³)	Situação de uso	
solo	FIBRA	DIAM = 3,00 m ALTURA M= 3,60m		25	25	exclusivo	
Área e local do sistema de hidrantes							
Área	Local em que o sistema de hidrantes ficará/está instalado						
20728.63 m²	SOBREPOSTOS NA PAREDE DE ALVENARIA N OS PONTOS INDICADOS EM PROJETO						

CORPO DE BOMBEIROS MILITAR


PSCIP nº: 9303

Data aprovação: 27 de Setembro de 2019

<http://sistemas.bombeiros.ms.gov.br>

Autenticação:



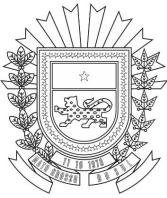

**ESTADO DE MATO GROSSO DO SUL
SECRETARIA DE ESTADO DE JUSTIÇA E SEGURANÇA PÚBLICA
CORPO DE BOMBEIROS MILITAR**



MEMORIAL DE ILUMINAÇÃO DE EMERGÊNCIA

Memorial referente o Processo de Segurança Contra incêndio e Pânico - PSCIP: **9303**

Data aprovação: **27 de Setembro de 2019**

Sistema de iluminação de emergência
Grupo Motogerador (GMG) - NT18/5.1
Grupo moto gerador
Ambiente, cômodo ou localidade da edificação, instalação, ocupação temporária ou área de risco que o GMG está instalado: O GRUPO MOTO GERADOR ESTÁ INSTALADO NO INTERIOR DA CABINE PRIMÁRIA (PRANCHA 08/12)
Prancha do projeto em que está representada as características construtivas do local onde o GMG estiver instalado: PRANCHA 08/12
A tensão de alimentação das luminárias destinadas ao sistema de alimentação da iluminação de emergência de: 110 Vca - Os circuitos são protegidos por disjuntores diferenciais, contadores e fusíveis supervisionados.
Centralizado com baterias
Ambiente, cômodo ou localidade da edificação, instalação, ocupação temporária ou área de risco que os componentes da fonte de energia centralizada (baterias) estão instalados Não informado pelo responsável técnico
Prancha do projeto que a os componentes da fonte de energia centralizada (baterias) estão representados: Não informado pelo responsável técnico
Resumo iluminamento
Todas as luminária garantem um nível mínimo de iluminamento no piso de: 5 lux para escadas, rampas ou passagens com obstáculos; 3 lux em corredores, halls e locais de refúgio. (NBR10898/5.1.1.2)

CORPO DE BOMBEIROS MILITAR


PSCIP nº: 9303

Data aprovação: 27 de Setembro de 2019

<http://sistemas.bombeiros.ms.gov.br>

Autenticação:



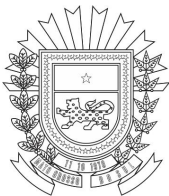

**ESTADO DE MATO GROSSO DO SUL
SECRETARIA DE ESTADO DE JUSTIÇA E SEGURANÇA PÚBLICA
CORPO DE BOMBEIROS MILITAR**



MEMORIAL DE SAÍDAS DE EMERGÊNCIA

Memorial referente o Processo de Segurança Contra incêndio e Pânico - PSCIP: **9303**

Data aprovação: **27 de Setembro de 2019**

Portas

Porta comum ou de correr para população de até 100 (cem) pessoas.

Porta com sistema de abertura automática com dispositivo que, em falta de energia, pane ou defeito, permanece aberta (NT01/5.5.4.9)

Dimensionamento

Cálculo da população:

AUDITÓRIO: UNIDADE DE PASSAGEM = 3,0UP. CONFORME CÁLCULO NA PRANCHA 02/12.

BIBLIOTECA: UNIDADE DE PASSAGEM = 1,0UP. CONFORME CÁLCULO NA PRANCHA 02/12.

JARDIM INTERNO: UNIDADE DE PASSAGEM = 14,0UP. CONFORME CÁLCULO NA PRANCHA 04/12.

Larguras das saídas de emergência calculadas por ambiente/edificação:

Não informado pelo responsável técnico

Distância máxima a ser percorrida

Distância(s) máxima(s) a ser(em) percorrida(s) para a(s) edificação(ões) existente(s) na propriedade e Maior(es) distância(s) verificada(s) na(s) edificação(ões), nome(s) do(s) local(is) e a(s) prancha(s) do projeto onde pode(m) ser verificada(s) esta(s) distância(s).

MAIOR DISTÂNCIA A SER PERCORRIDA PARA ALCANÇAR UMA SAÍDA DE EMERGÊNCIA = 34,10 m
PRANCHA 04/12, NÍVEL 94,30

Escadas

Tipo de escada	Quantidade
Escada Comum, não enclausurada (NE)	13

CORPO DE BOMBEIROS MILITAR

PSCIP nº: 9303

Data aprovação: 27 de Setembro de 2019

<http://sistemas.bombeiros.ms.gov.br>

Autenticação:





**ESTADO DE MATO GROSSO DO SUL
SECRETARIA DE ESTADO DE JUSTIÇA E SEGURANÇA PÚBLICA
CORPO DE BOMBEIROS MILITAR**



MEMORIAL DE SUBSTITUIÇÃO

Memorial referente o Processo de Segurança Contra incêndio e Pânico - PSCIP:

9303

Data aprovação: **27 de Setembro de 2019**

Declaração

Pscip atualizado: 31/507.12/2012

Motivo da substituição: Outro motivo

Descrição

PSCIP SUBSTITUIDO EM RAZÃO DA INSERÇÃO DE ÁREAS NÃO CONSTANTES NO PSCIP ORIGINAL: SEM NECESSIDADE DE ACRÉSCIMO OU MUDANÇA DAS MEDIDAS DE SEGURANÇA PREVISTAS.

CORPO DE BOMBEIROS MILITAR


PSCIP nº: 9303

Data aprovação: 27 de Setembro de 2019


<http://sistemas.bombeiros.ms.gov.br>

Autenticação:



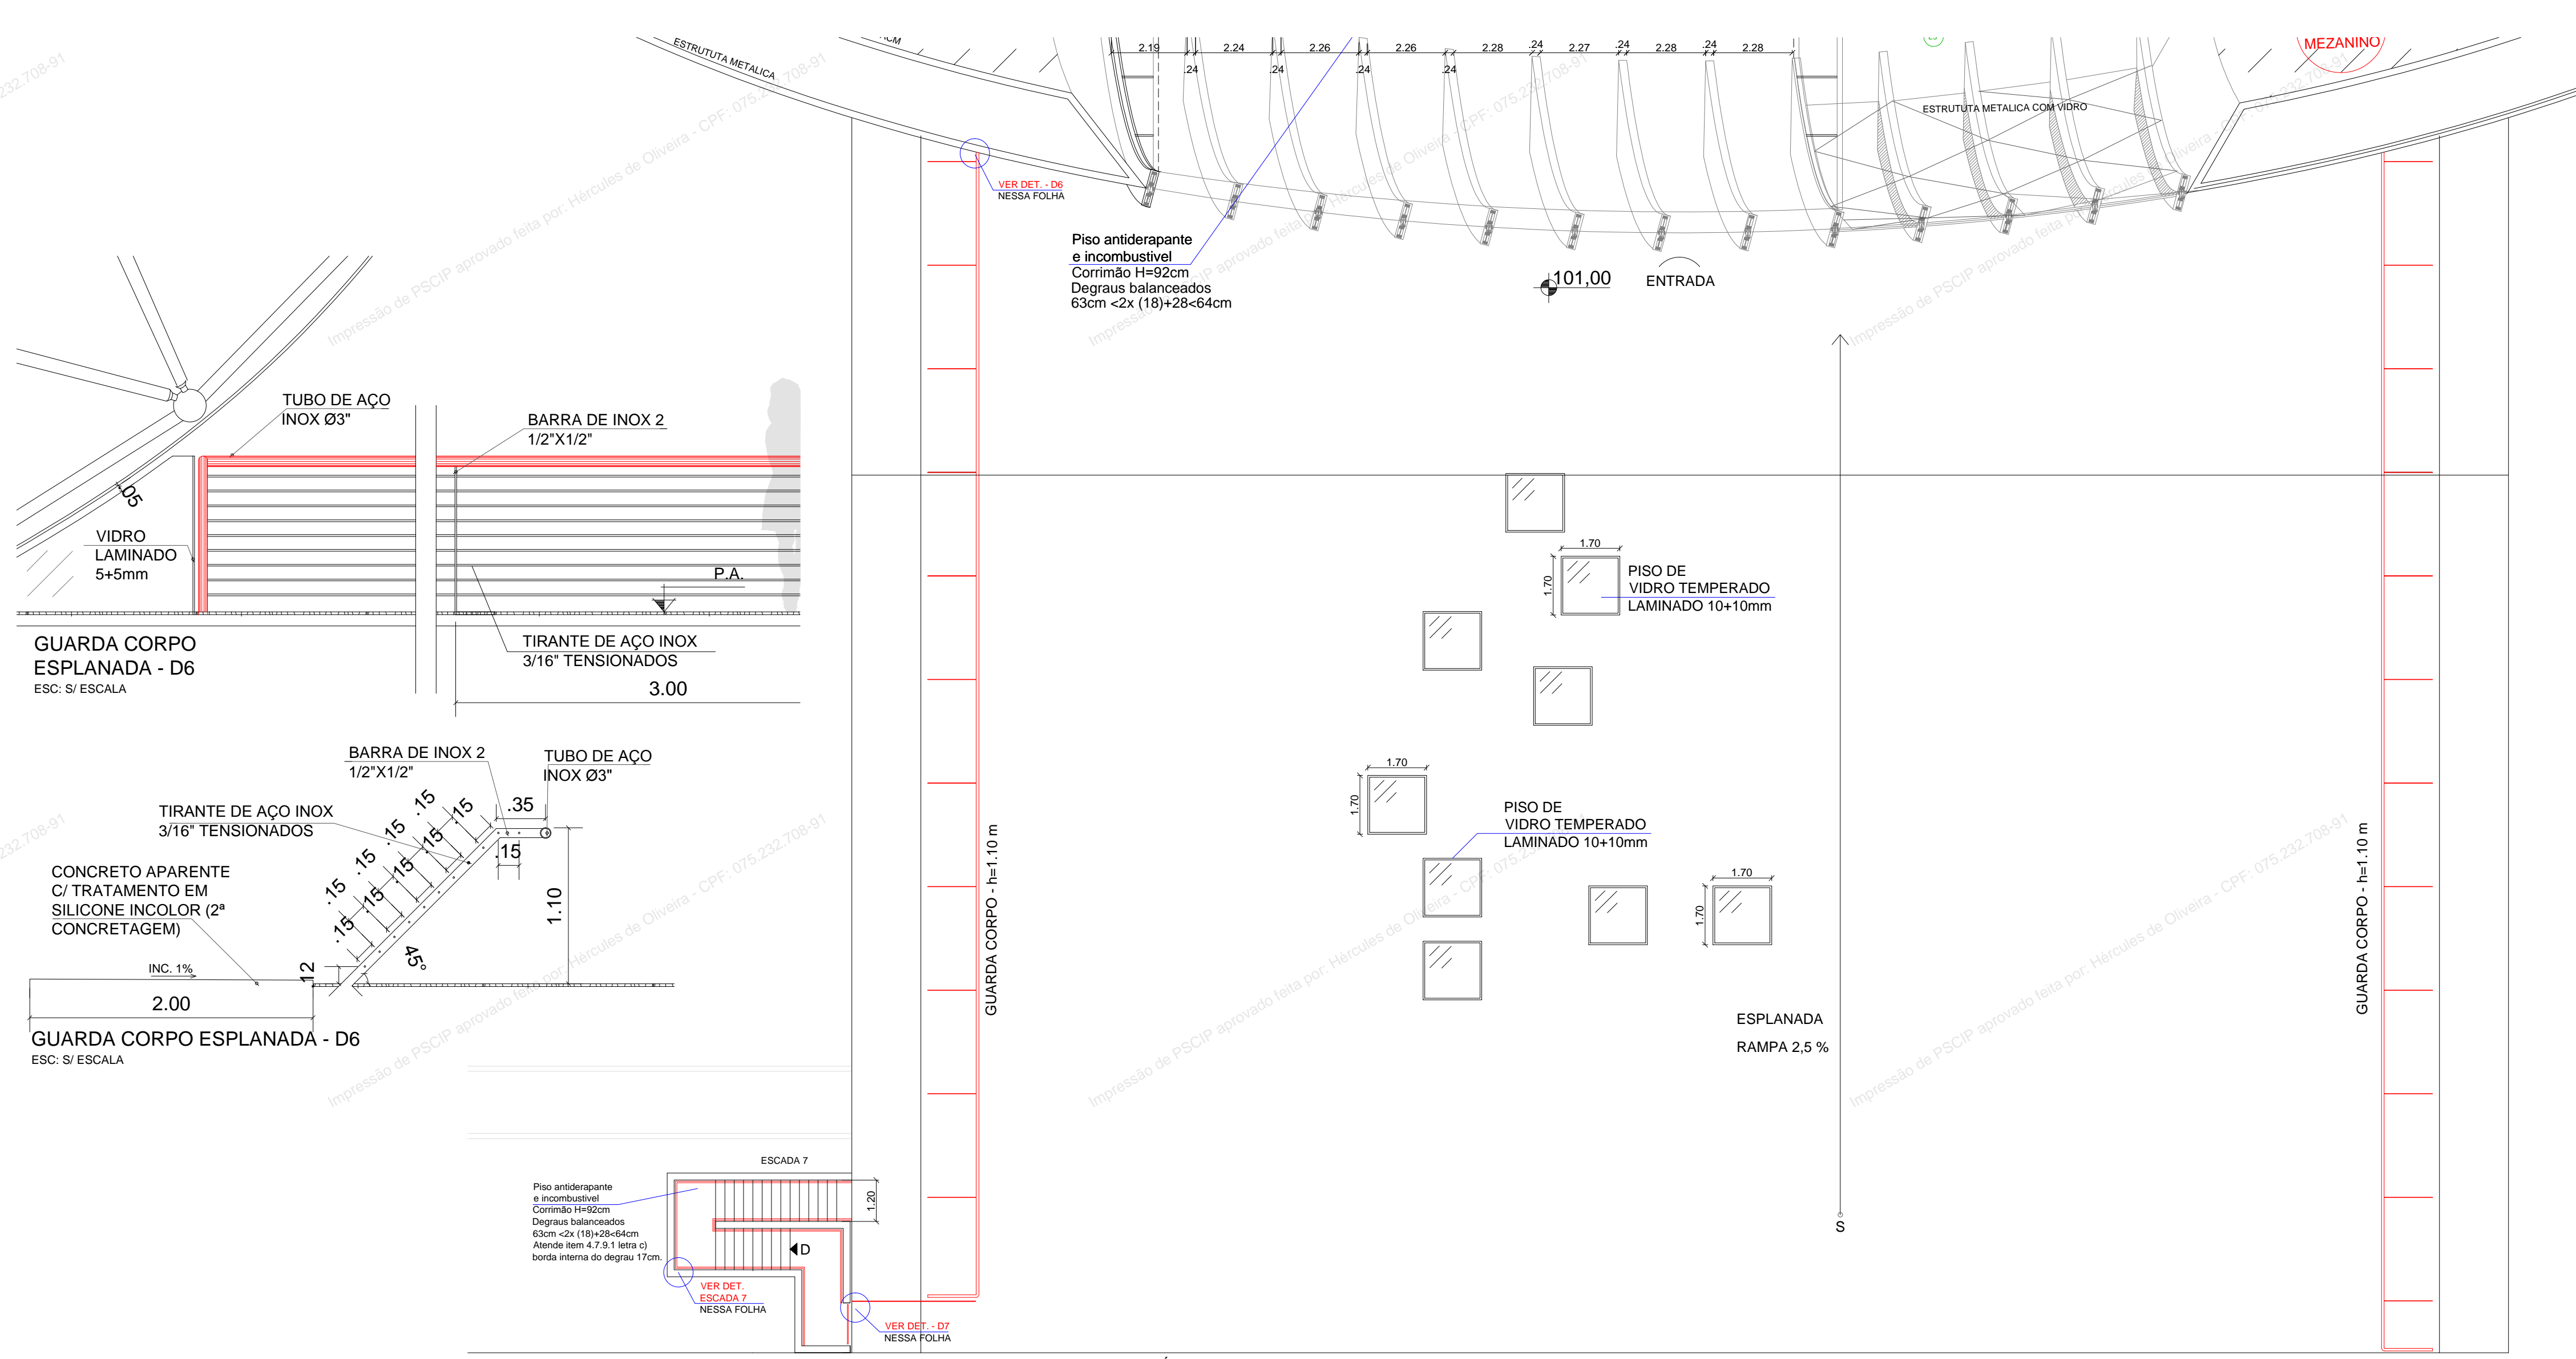


PLANTA BAIXA ESPLANADA TÉRREO
ACESSO PRINCIPAL-NÍVEL 101.00
ESC: 1/125

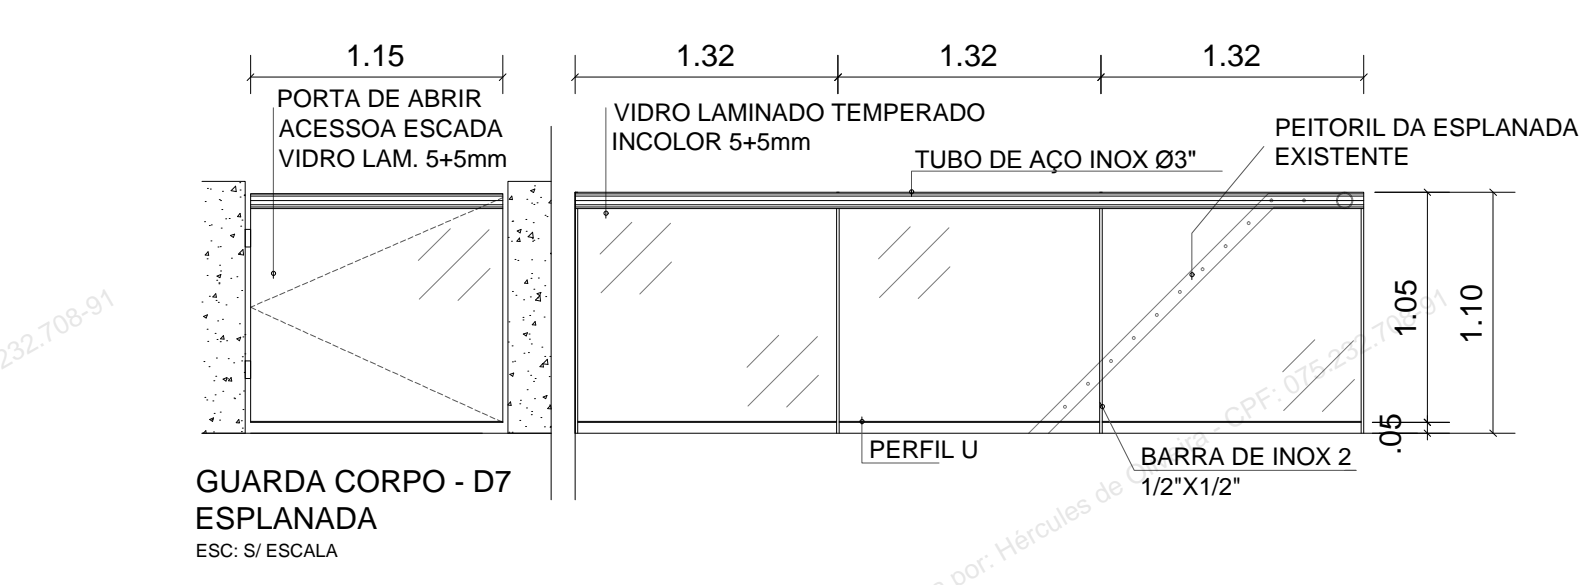

GUARDA CORPO - D7
ESPLANADA
ESC: S/ESCALA

Haverá um grupo gerador de emergência, composto por 4 geradores a diesel de 700kVA cada, em paralelo, com tensão de 380/220V, para suprir a falta de energia elétrica. O acionamento do sistema será automático e a autonomia dos geradores é de 24h.

RESUMO - TOTAL		m²
Prancha 01 e 02 - Nível 101,00 - Nível Entrada		1.444,51
Prancha 03 - Nível 97,65 - Mezanino		1.125,14
Prancha 04 - Nível 94,30 - Pavimento dos Aquários		11.761,70
Prancha 06 - Nível 90,95 - Pavimento Técnico		4.779,81
Prancha 07 - Nível 88,15 e 85,35		1.367,09
Prancha 08 - Cambiamento		250,37
TOTAL		20.728,63

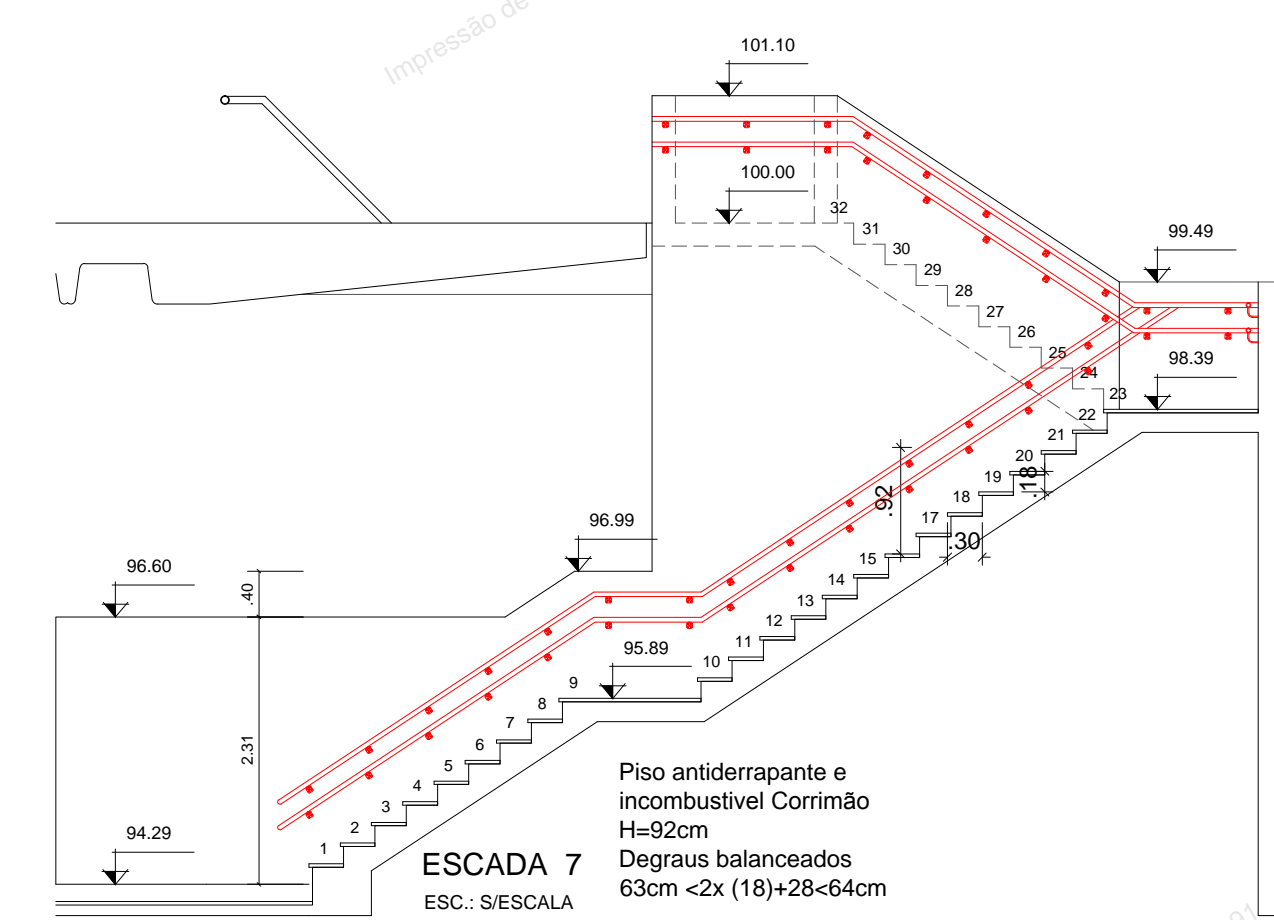

ESCADA 7
ESC: S/ESCALA



PLANTA DE IMPLANTAÇÃO
ESC: 1/2000

OBS: NÃO HÁ EDIFICAÇÕES CONTIGUAS AO PROJETO E NÃO HÁ COMÉRCIO DE PRODUTOS PERIGOSOS A MENOS DE 20m DO AQUÁRIO.

QUADRO RESUMO DAS MEDIDAS DE SEGURANÇA	
EXTINTORES	- O SISTEMA ESTÁ DE ACORDO COM A NT 21
PROTEÇÃO ESTRUTURAL	ESTRUTURA DE AÇO (ESCALA) - TRRF = 120 MIN ESTRUTURA DE CONCRETO - TRRF = 120 MIN ESCALA - TRRF = 120 MIN LAJE DE FORRO - TRRF = 120 MIN PAREDES DIVISÓRIAS ENTRE UNIDADES-TRRF = 60 MIN PORTAS DAS UNIDADES AUTONOMAS-TRRF = 30 MIN
SINALIZAÇÃO DE EMERGÊNCIA	- O SISTEMA DE SINALIZAÇÃO DE EMERGÊNCIA ATENDE A NT 20
SAÍDAS DE EMERGÊNCIA	- O SISTEMA ESTÁ DE ACORDO COM A NT 11
INSTALAÇÕES ELÉTRICAS	- O SISTEMA DE INSTALAÇÃO ELÉTRICA ATENDE A NT 41
SPDA	- A EDIFICAÇÃO SERÁ PROTEGIDA POR SISTEMA SPDA
ILUMINAÇÃO DE EMERGÊNCIA	- O SISTEMA ATENDE A NT 18
DETEÇÃO E ALARME	- O SISTEMA ATENDE A NT 19 - A SIRENE DE ALARME SERÁ DO TIPO BITONAL (FÁ-DÓ) COM POTÊNCIA MÍNIMA DE 120 DECIBÉIS
HIDRANTES	- O SISTEMA ESTÁ DE ACORDO COM DECRETO 5672/90
MANGUEIRAS DE ACORDO COM NBR 11861/98	- O SISTEMA ESTÁ DE ACORDO COM A NT 22
BRIGADA DE INCÊNDIO	- DE ACORDO COM NT 17 DECLARAÇÃO DE BRIGADA DE INCÊNDIO ANEXA

CLASSIFICAÇÃO (LEI 4.335/2013)			
GRUPO	OCUPAÇÃO	DIVISÃO	DESCRIÇÃO
F	LOCAL ONDE HA ORBITO DE VALOR INESTIMAVEL	F-1	MUSEU, CENTRO DE DOCUMENTOS HISTÓRICOS

CARGA DE INCÊNDIO (NT 14)			
OCUPAÇÃO	DESCRIÇÃO	DIVISÃO	CARGA DE INCÊNDIO M2/M²
LOCAL ONDE HA ORBITO DE VALOR INESTIMAVEL	MUSEU, CENTRO DE DOCUMENTOS HISTÓRICOS	F-1	300

RISCO		CARGA DE INCÊNDIO	
MÉDIO		DE 300 A 1200MJ/M²	

CONTROLE DE MATERIAIS DE ACABAMENTO E REVESTIMENTO (NT 10)		
PISO	ACABAMENTO REVESTIMENTO	CLASSE I CLASSE II A
PAREDE	ACABAMENTO REVESTIMENTO	CLASSE I CLASSE II A
TETO E FORRO	ACABAMENTO REVESTIMENTO	CLASSE I CLASSE II A

ESPAÇO DESTINADO AO USO EXCLUSIVO DO CBMMMS:

ESTADO DE MATO GROSSO DO SUL
SECRETARIA DE ESTADO DE JUSTIÇA E SEGURANÇA PÚBLICA
CORPO DE BOMBEIROS MILITAR
SISTEMA PREVENIR
PSCIP APROVADO
Data: 27 de Setembro de 2019
Número: 9303
AUTENTICAÇÃO ELETRÔNICA

Para verificar a autenticidade deste PSCIP, consulte o código QRCode ao lado ou acesse <http://sistemas.bombeiros.ms.gov.br/consulta-pscip.xhtml> e informe o número do PSCIP.

PROCESSO DE SEGURANÇA CONTRA INCÊNDIO E PÂNICO

() NOVO () ATUALIZA O PSCIP Nº: (X) SUBSTITUI O PSCIP Nº: 311507122012

GOVERNO DO ESTADO DE MATO GROSSO DO SUL
AGESUL
CENTRO DE PESQUISA E DE REABILITAÇÃO DA ICTIOFAUNA PANTANEIRA E AQUÁRIO

TÍTULO DO DESENHO:
IMPLANTAÇÃO E ESPLANADA

OCUPAÇÃO:
LOCAL DE REUNIÃO DE PÚBLICO

RAZÃO SOCIAL:
GOVERNO DO ESTADO DE MATO GROSSO DO SUL

NOME FANTASIA:
AQUÁRIO DO PANTANAL

ENDEREÇO:
AVENIDA AFONSO PENA S/N-PARQUE DAS NAÇÕES INDÍGENAS-CAMPO GRANDE-MS

DATA: JUNHO 2019 REVISÃO:

Nº ART/RR: 1320190051858

OBSERVAÇÕES:



QUADRO DE ÁREAS:
Área total do Lote/Terreno: 87.865,58 m²
Área total construída: 20.728,63 m²

PRANCHA:
01/ 12

RESPONSÁVEL TÉCNICO:
Nome: HÉRCULES DE OLIVEIRA
Título: ENG. CIVIL
Registro: CREAMS 1649D
CPF/RG 075232708-91

PROPRIETÁRIO/RESPONSÁVEL PELO USO:
LUIZ ROBERTO MARTINS ARAUJO
CPF 108930081-68


Nível 101,00 - Nível Entrada	m ²
Pavilhão Central	1.014,48
Biblioteca	164,20
Auditório	265,83
Subtotal	1.444,51

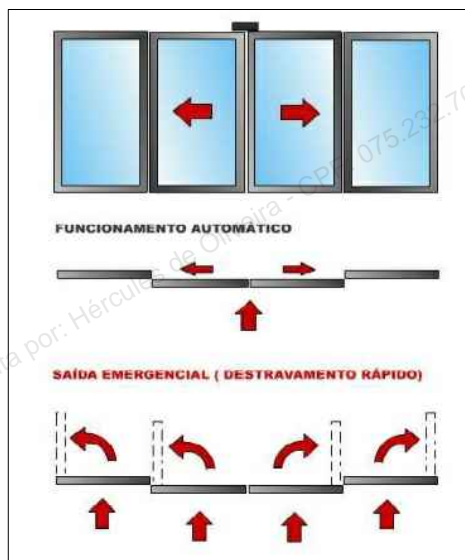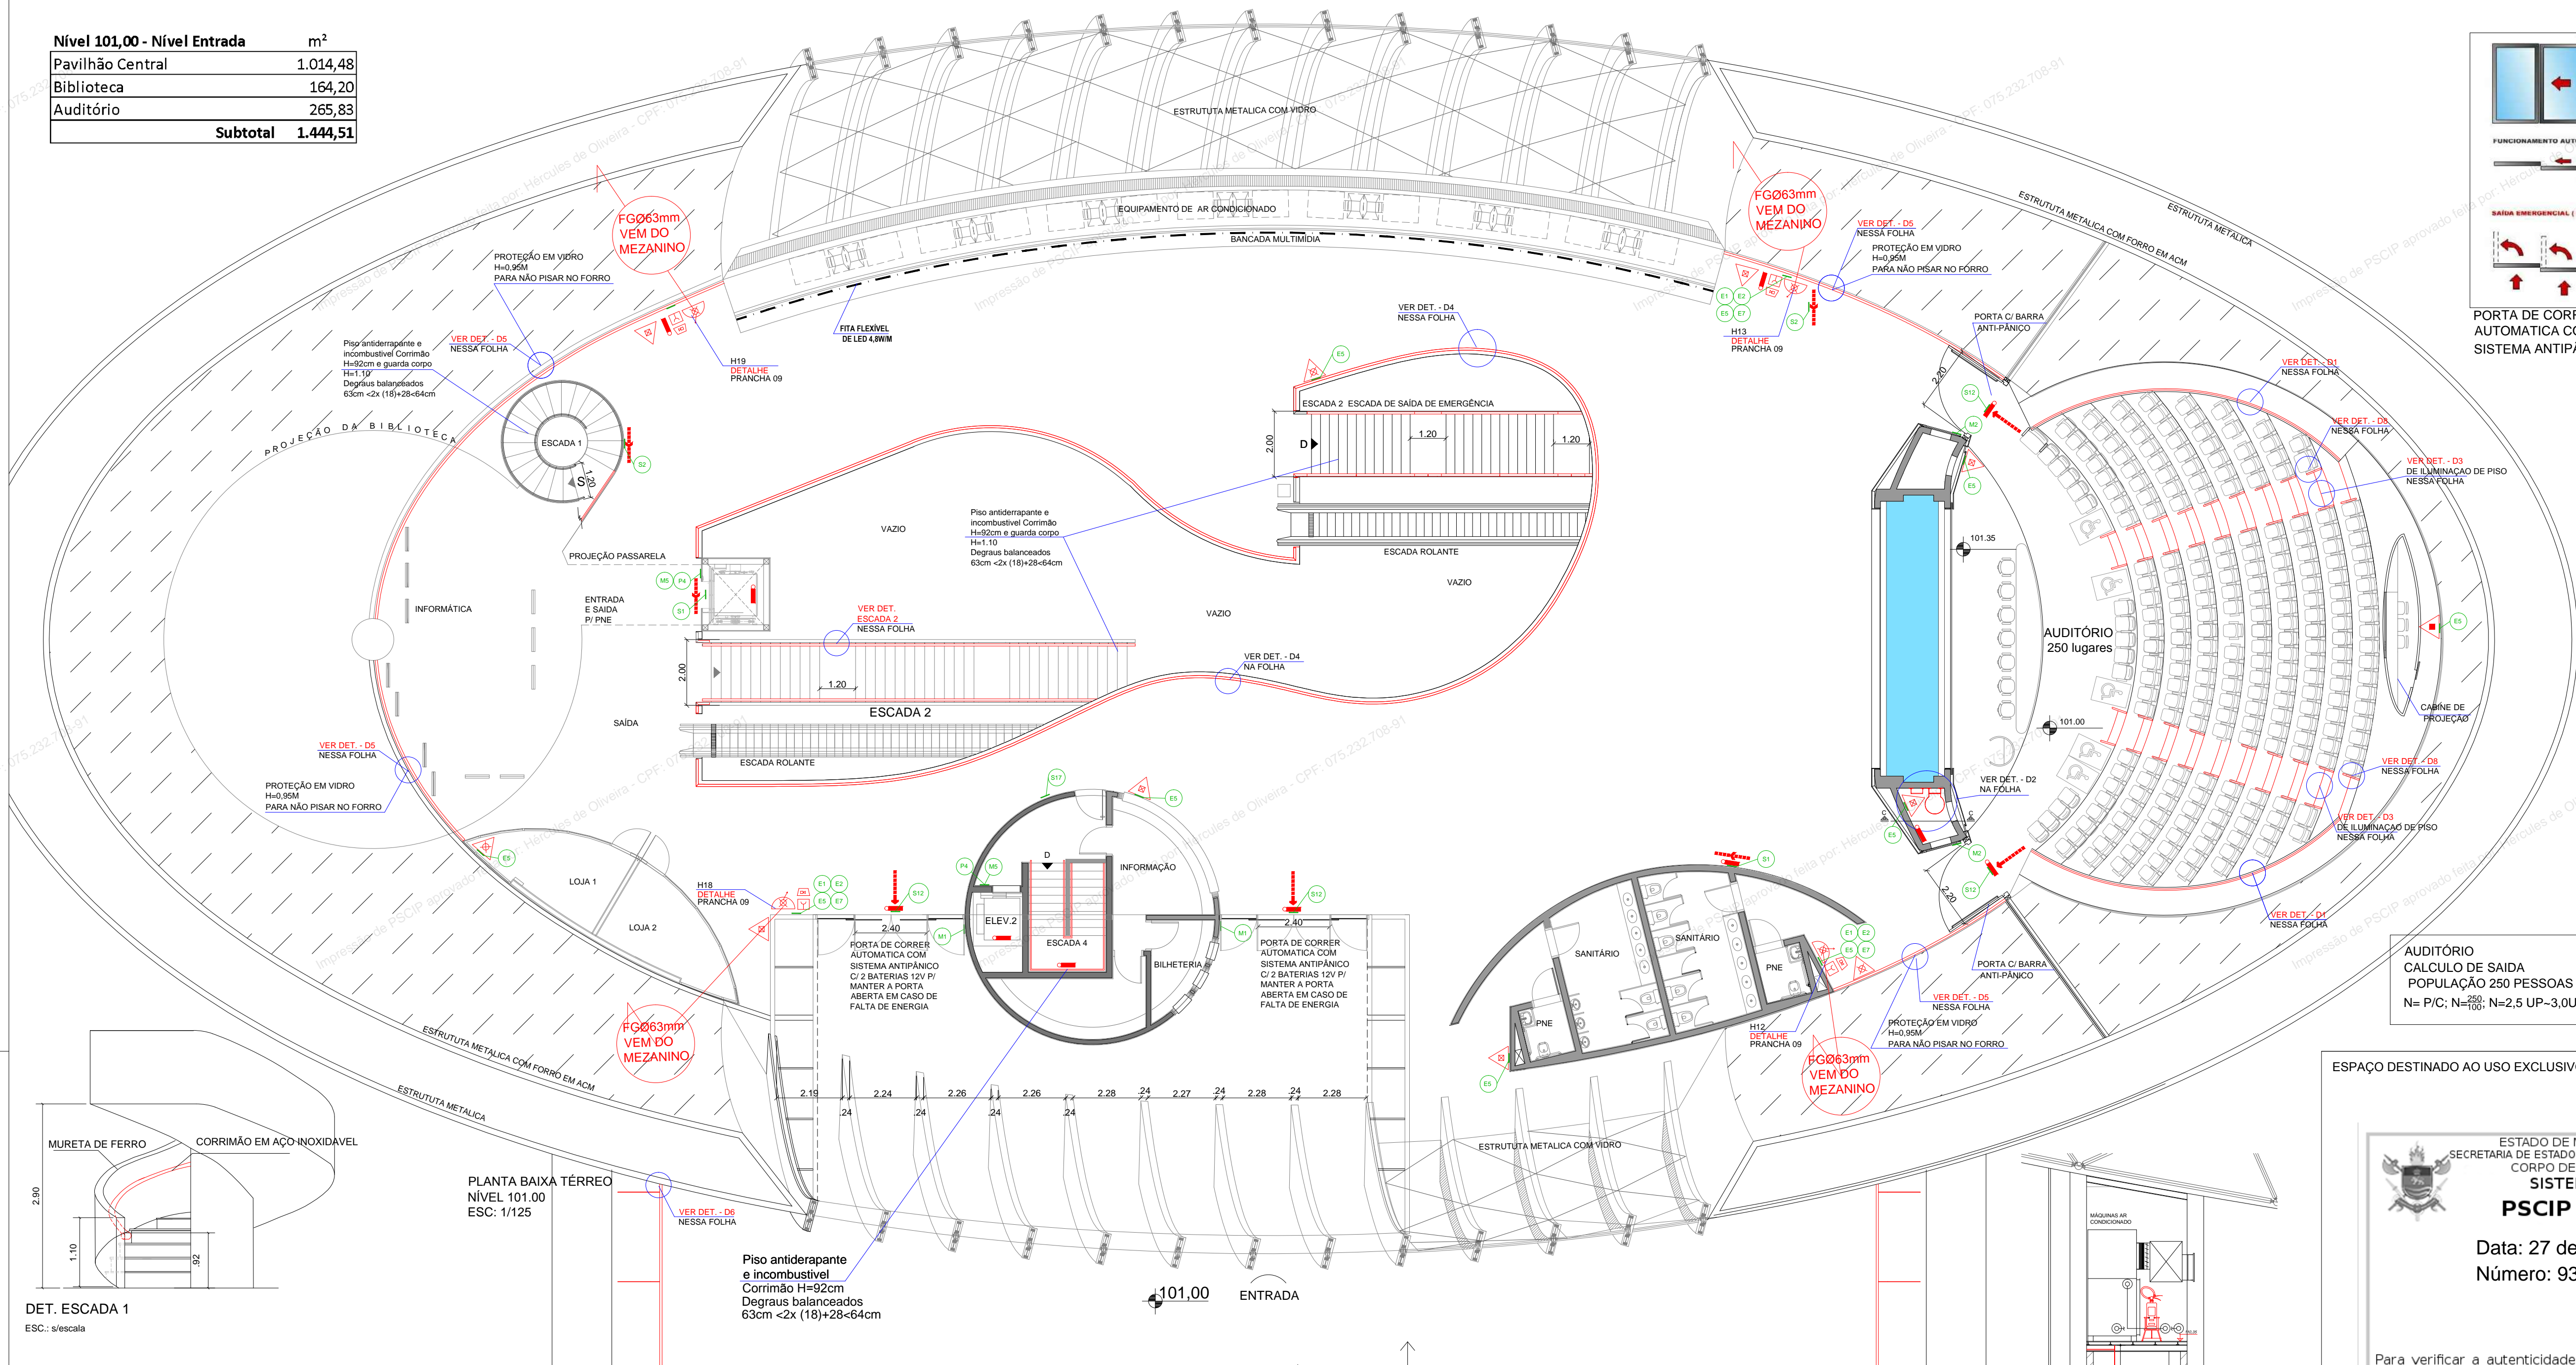

LEGENDA


	EXTINTORES PORTÁTEIS
	PÓ QUÍMICO SECO BC - 20 B.C
	ÁGUA PRESSURIZADA - 2A
	GÁS CARBÔNICO BC - 5 B.C
	PÓ ABC
	EXTINTORES SOBRE RODAS
	PÓ 80 - B
	ESPUMA MECÂNICA 10 - B
	SISTEMA DE HIDRANTES
	HIDRANTE SIMPLES
	SISTEMA DE ALARME E DETECÇÃO
	AVISADOR SONORO TIPO SIRENE
	BOITEIRA ACIONADOR ALARME
	CENTRAL DE DETECÇÃO ALARME E SPR.
	DETECTOR DE FUMAÇA PONTUAL
	ACIONADOR DE BOMBA DE INCÊNDIO (BOEIRA DE LIGA E DESLIGA)
	SISTEMA DE ILLUM. DE EMERGÊNCIA
	ILLUMINAÇÃO DE EMERGÊNCIA DE ACLARAMENTO
	ROTAS DE FUGA
	SAIDA FINAL DE ROTA DE FUGA
	DIREÇÃO DE FLUXO DA ROTA DE FUGA

AUDITÓRIO
CALCULO DE SAIDA
POPULAÇÃO 250 PESSOAS
N= P/C; N=200; N=2,5 UP-3,0UP

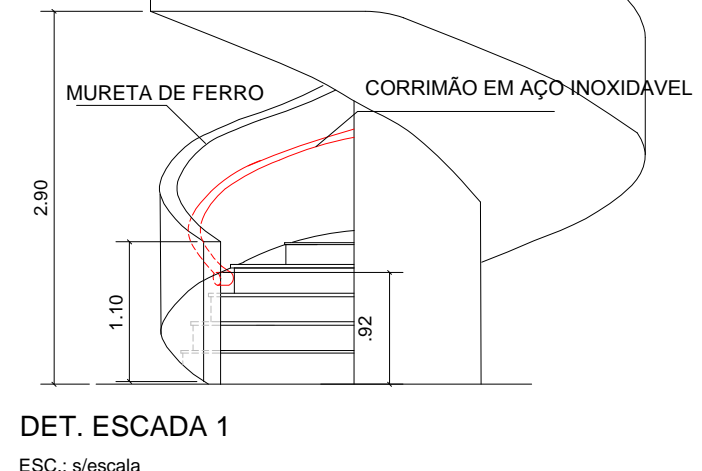


PLANTA BAIXA TÉRREO
NÍVEL 101,00
ESC: 1/125

Piso antiderrapante e incombustível
Corrimão H=92cm
Degraus balanceados
63cm \times 2x (18)+28-64cm

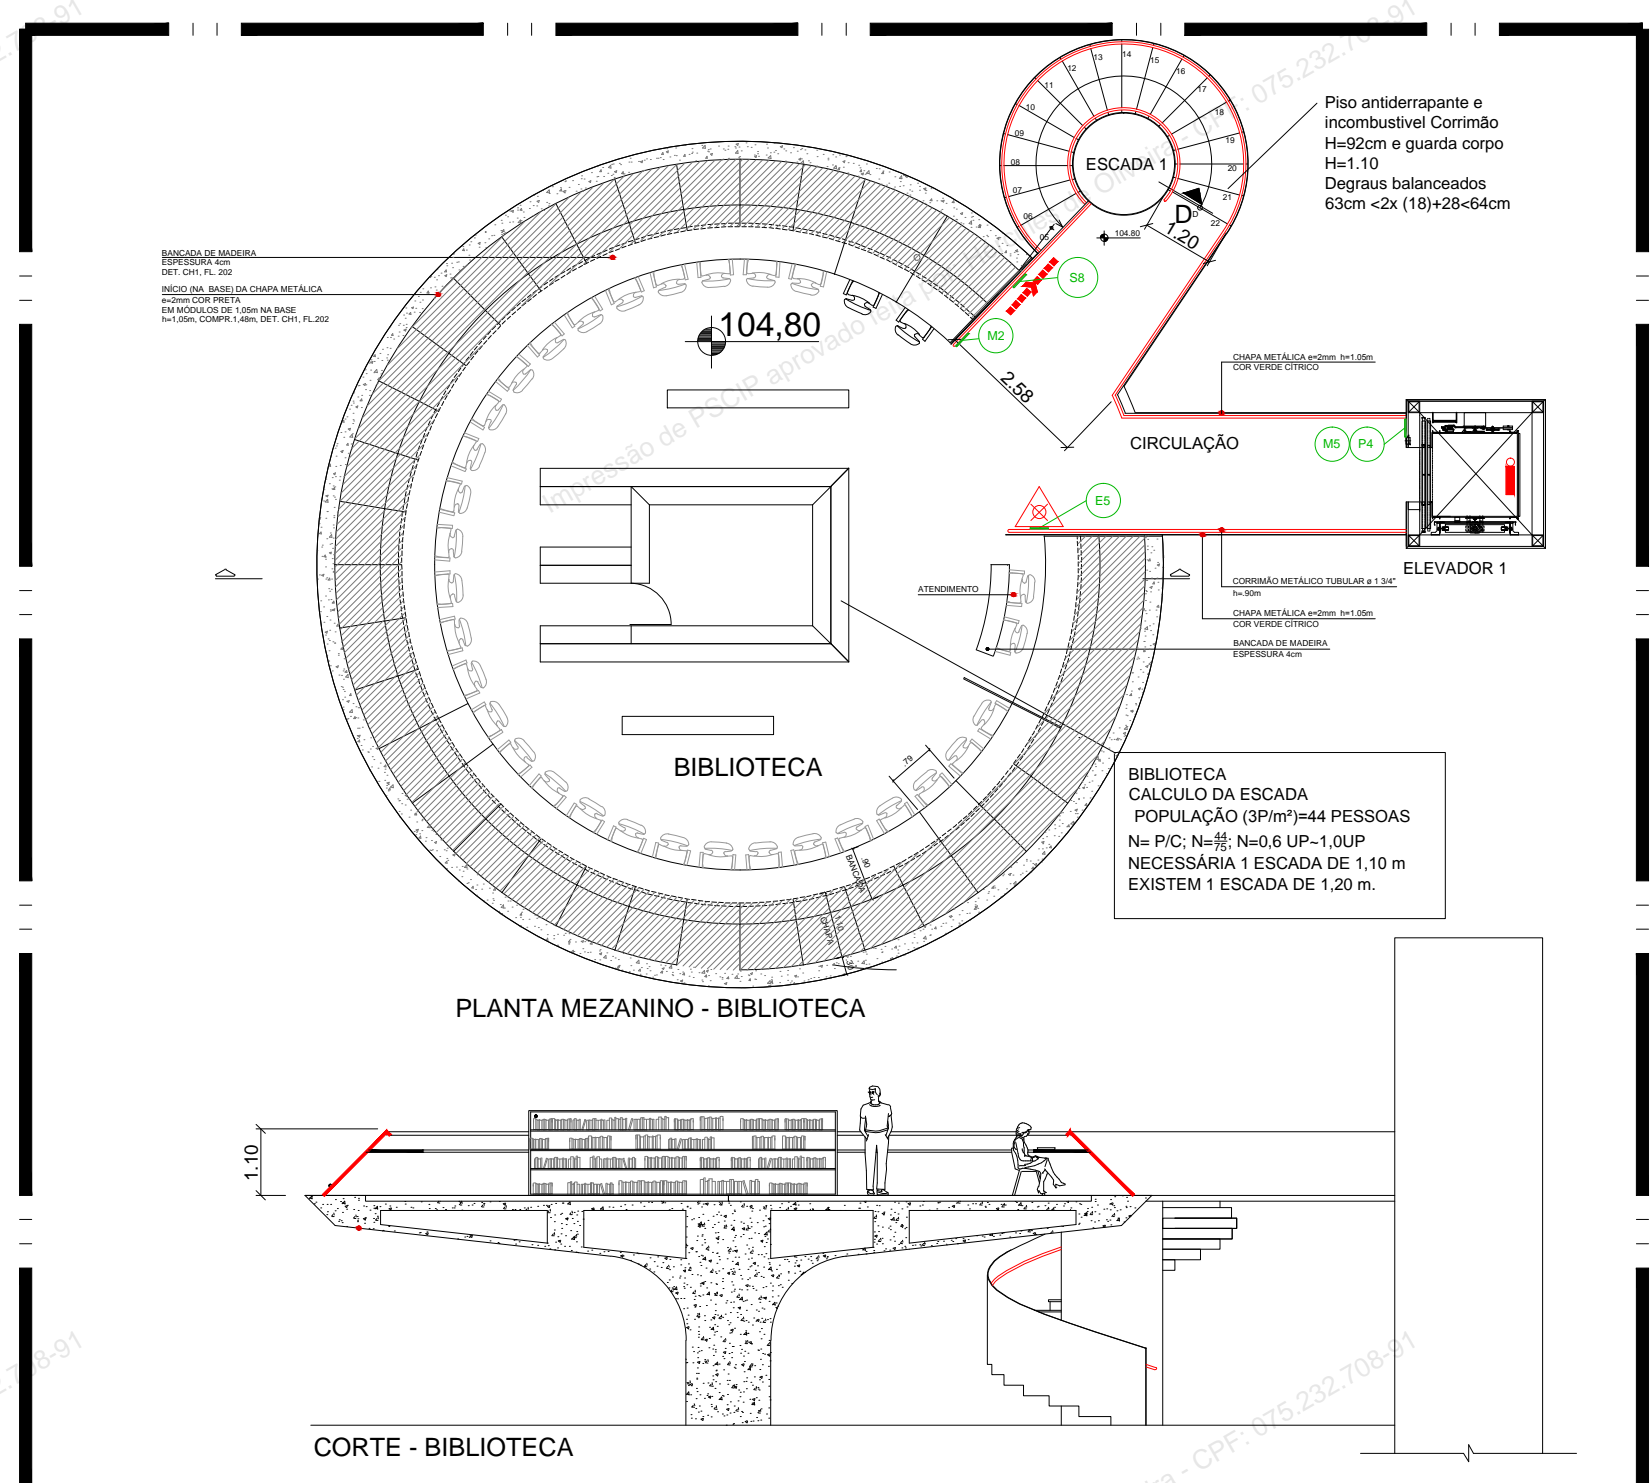


PLANTA MEZANINO - BIBLIOTECA

CORTE - BIBLIOTECA

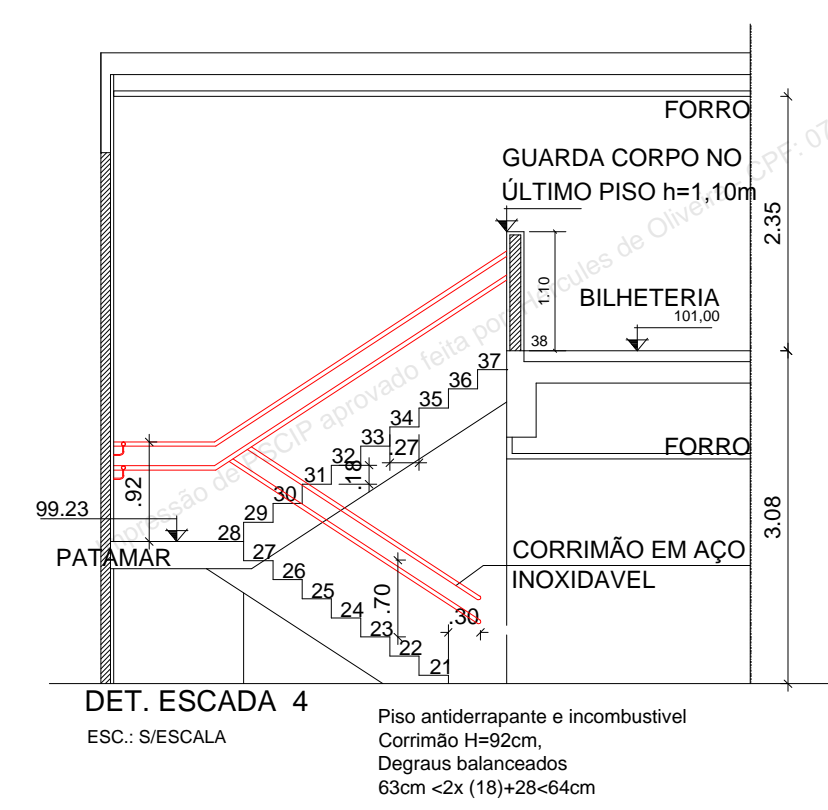


DET. ESCADA 4
ESC: S/ESCALA

Piso antiderrapante e incombustível
Corrimão H=92cm
Degraus balanceados
63cm \times 2x (18)+28-64cm

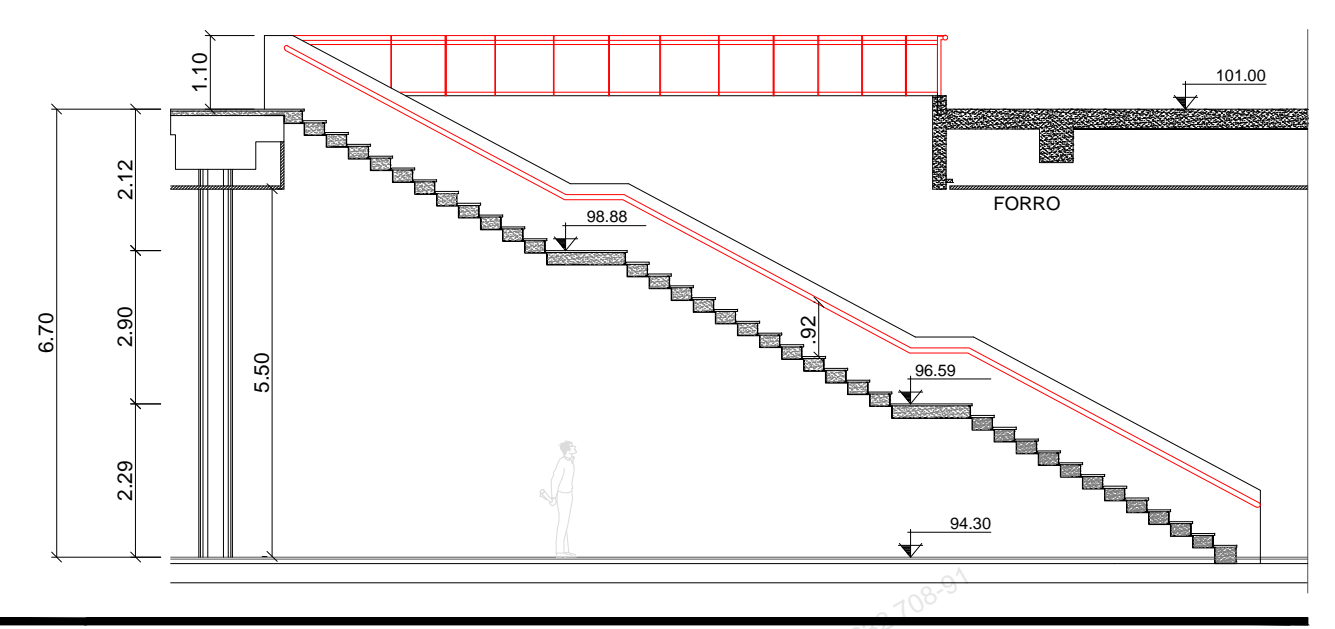


ESCADA 2
ESC: S/ESCALA


Piso antiderrapante e incombustível
Corrimão H=92cm guarda corpo h=1,05
Degraus balanceados
63cm \times 2x (18)+28-64cm

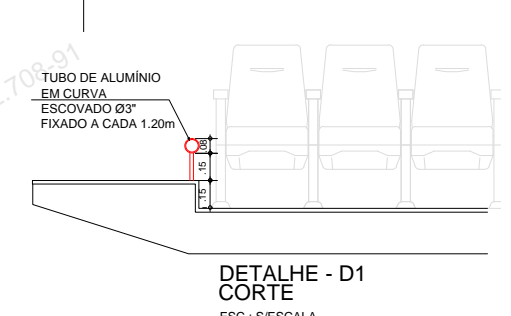


DET. ESCADA 1
ESC: S/ESCALA

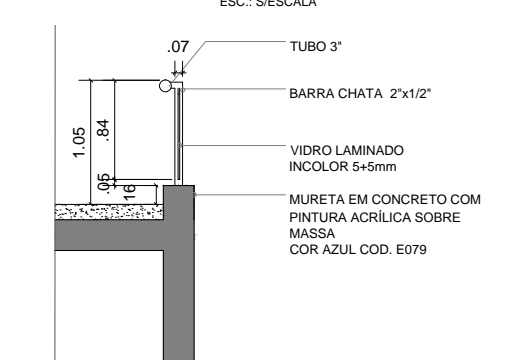


DET. ESCADA 4
ESC: S/ESCALA

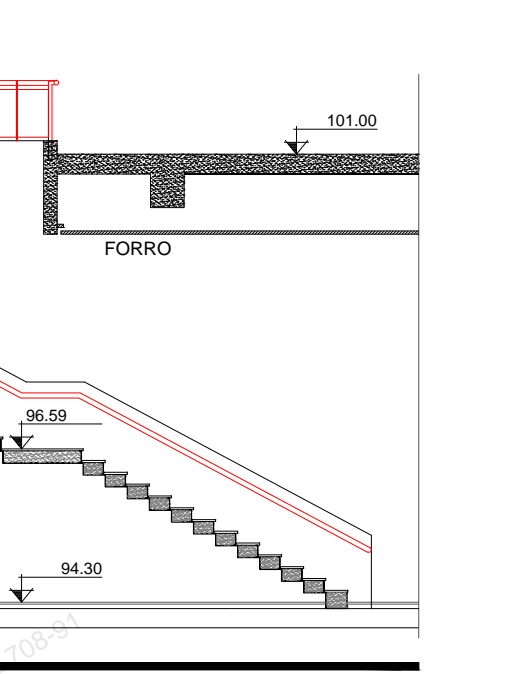

DET. ESCADA 2
ESC: S/ESCALA

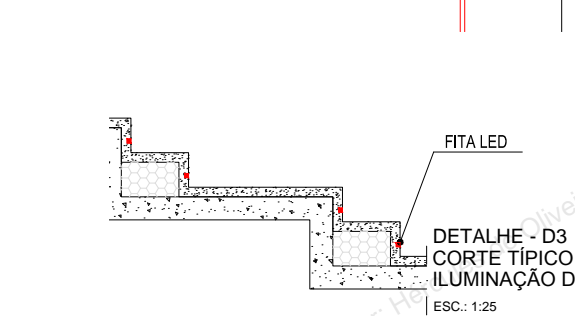


DET. ESCADA 4
ESC: S/ESCALA

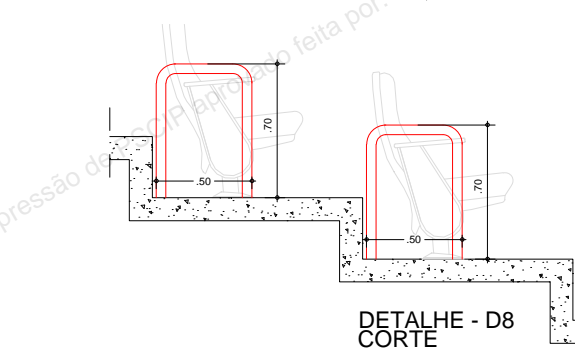


DET. ESCADA 2
ESC: S/ESCALA




DET. ESCADA 1
ESC: S/ESCALA

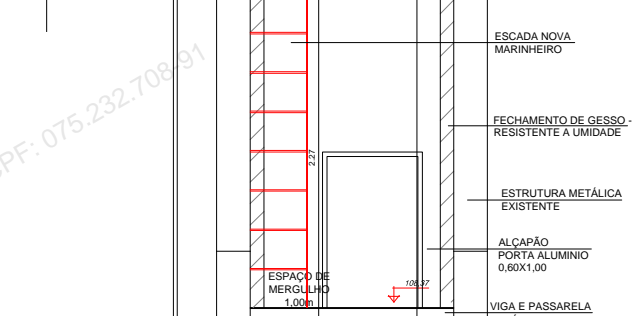

DET. ESCADA 4
ESC: S/ESCALA

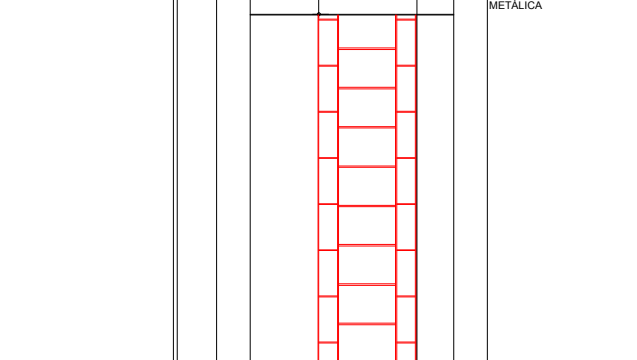

DET. ESCADA 2
ESC: S/ESCALA

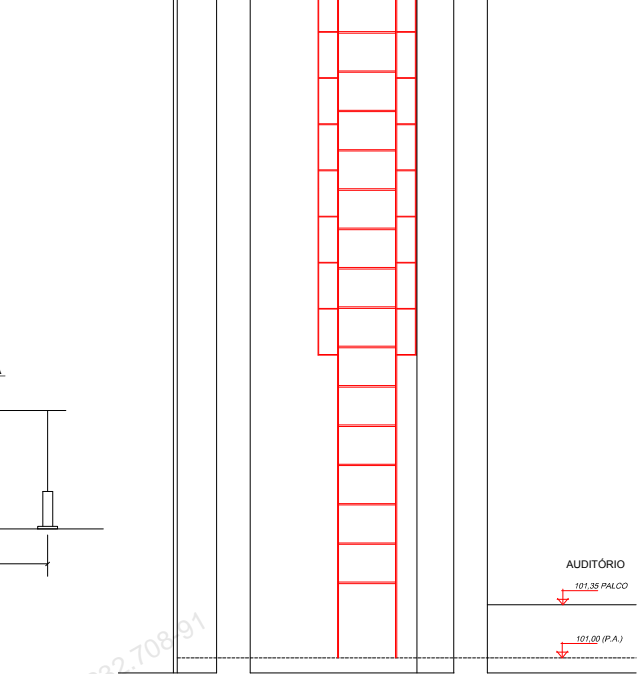

DET. ESCADA 1
ESC: S/ESCALA

ESPAÇO DESTINADO AO USO EXCLUSIVO DO CBMMs:

ESTADO DE MATO GROSSO DO SUL
SECRETARIA DE ESTADO DE JUSTIÇA E SEGURANÇA PÚBLICA
CORPO DE BOMBEIROS MILITAR
SISTEMA PREVENIR
PSCIP APROVADO
Data: 27 de Setembro de 2019
Número: 9303
AUTENTICAÇÃO ELETRÔNICA

Para verificar a autenticidade deste PSCIP, consulte o código QRCode ao lado ou acesse <http://sistemas.bombeiros.ms.gov.br/consulta-pscip.xhtml> e informe o número do PSCIP.

PROCESSO DE SEGURANÇA CONTRA INCÊNDIO E PÂNICO
() NOVO () ATUALIZA O PSCIP Nº: (X) SUBSTITUI O PSCIP Nº: 31/50712/2012

GOVERNO DO ESTADO DE MATO GROSSO DO SUL
AGESUL
CENTRO DE PESQUISA E DE REABILITAÇÃO DA ICTIOFAUNA PANTANEIRA E AQUÁRIO

TÍTULO DO DESENHO:
PLANTA BAIXA NÍVEL 101,00

OCUPAÇÃO:
LOCAL DE REUNIÃO DE PÚBLICO

RAZÃO SOCIAL:
GOVERNO DO ESTADO DE MATO GROSSO DO SUL

NOME FANTASIA:
AQUÁRIO DO PANTANAL

ENDEREÇO:
AVENIDA AFONSO PENA S/N-PARQUE DAS NAÇÕES INDÍGENAS-CAMPO GRANDE-MS

DATA: JUNHO 2019 **REVISÃO:**

Nº ART/RRT: 1320190051858


OBSERVAÇÕES:

QUADRO DE ÁREAS:
Área total do Lote/Terreno: 87.865,58 m²
Área total construída: 20.728,63 m²

ESCALA: PRANCHA: **02/ 12**

RESPONSÁVEL TÉCNICO: Nome: HÉRCULES DE OLIVEIRA
Título: ENG. CIVIL
Registro: CREAMS 1649/D
CPF/RG 075232708-91

PROPRIETÁRIO/RESPONSÁVEL PELO USO: LUIZ ROBERTO MARTINS ARAUJO
CPF 108930081-68

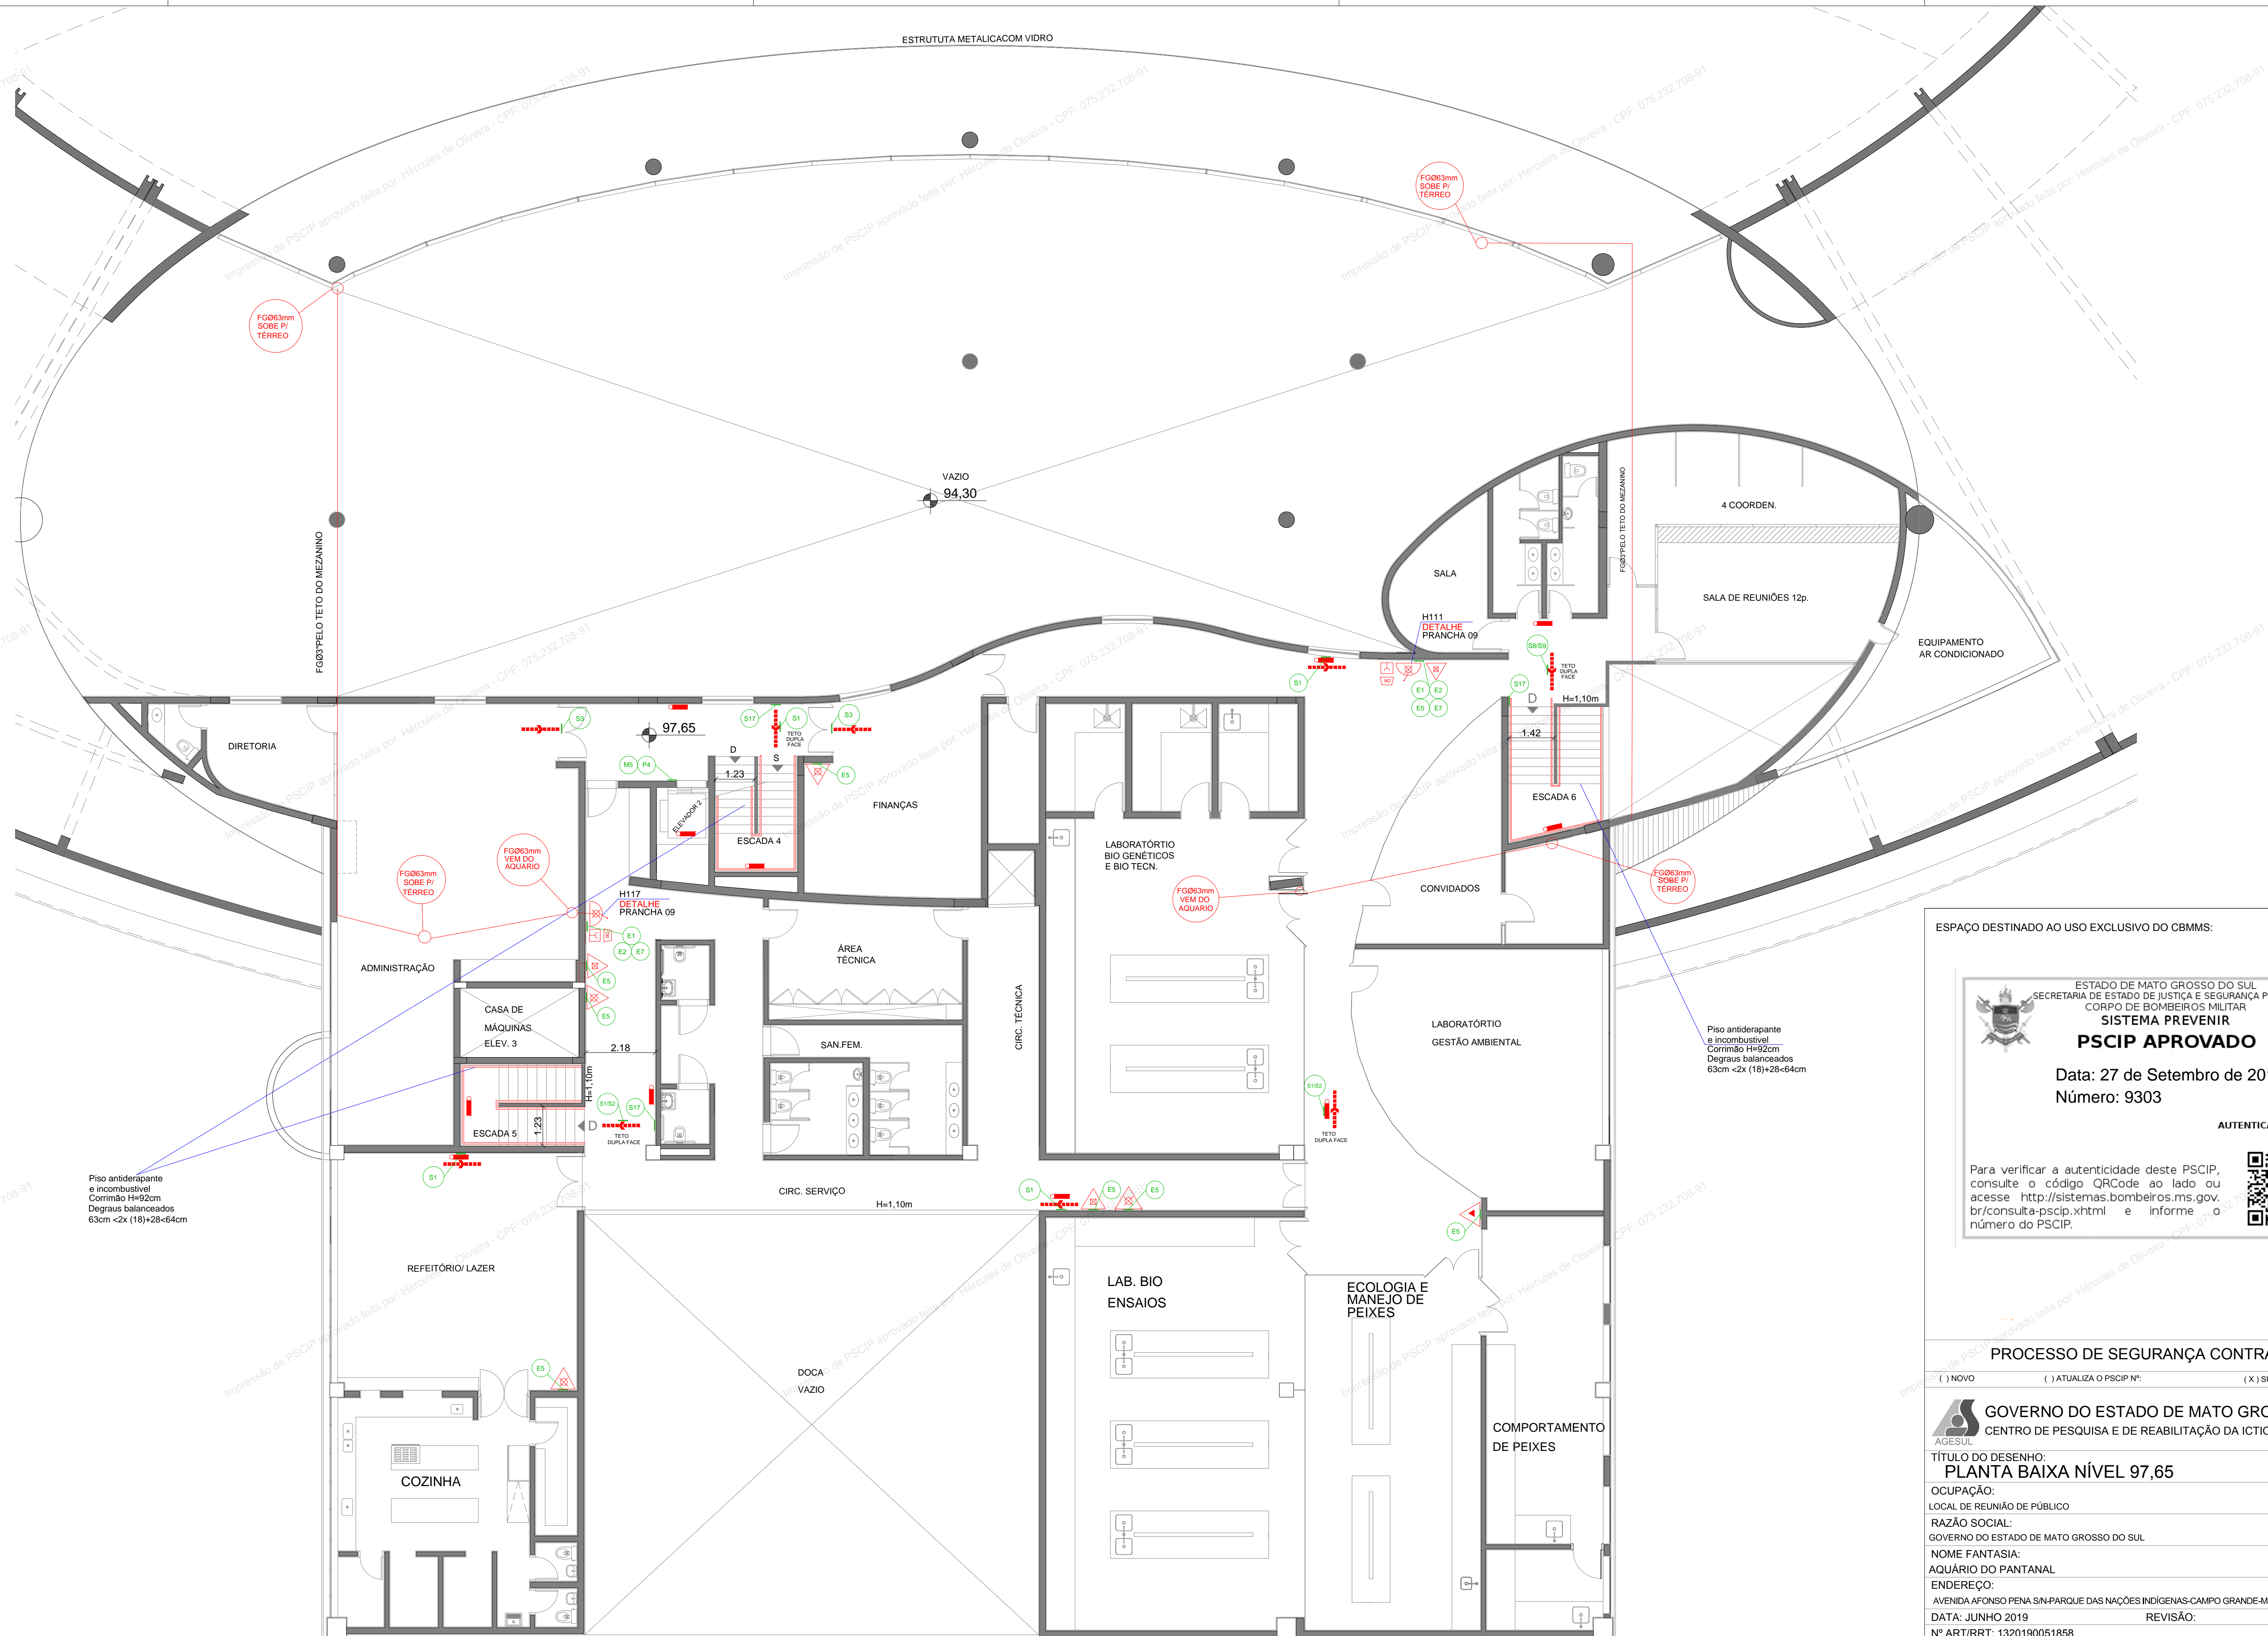

PLANTA BAIXA - NIVEL 97,65
ESCALA 1:100

ESPAÇO DESTINADO AO USO EXCLUSIVO DO CBMMMS:



ESTADO DE MATO GROSSO DO SUL
SECRETARIA DE ESTADO DE JUSTIÇA E SEGURANÇA PÚBLICA
CORPO DE BOMBEIROS MILITAR
SISTEMA PREVENIR
PSCIP APROVADO



Data: 27 de Setembro de 2019
Número: 9303

AUTENTICAÇÃO ELETRÔNICA

Para verificar a autenticidade deste PSCIP, consulte o código QRCode ao lado ou acesse <http://sistemas.bombeiros.ms.gov.br/consulta-pscip.xhtml> e informe o número do PSCIP.



PROCESSO DE SEGURANÇA CONTRA INCÊNDIO E PÂNICO

() NOVO () ATUALIZA O PSCIP Nº: (X) SUBSTITUI O PSCIP Nº: 31/50712/2012

GOVERNO DO ESTADO DE MATO GROSSO DO SUL
AGESUL
CENTRO DE PESQUISA E DE REABILITAÇÃO DA ICTIOFAUNA PANTANEIRA E AQUÁRIO

TÍTULO DO DESENHO:
PLANTA BAIXA NÍVEL 97,65

OCUPAÇÃO:
LOCAL DE REUNIÃO DE PÚBLICO

RAZÃO SOCIAL:
GOVERNO DO ESTADO DE MATO GROSSO DO SUL

NOME FANTASIA:
AQUÁRIO DO PANTANAL

ENDEREÇO:
AVENIDA AFONSO PENA S/N-PARQUE DAS NAÇÕES INDÍGENAS-CAMPO GRANDE-MS


DATA: JUNHO 2019 REVISÃO:

Nº ART/RT: 1320190051858

OBSERVAÇÕES: ESCALA: PRANCHA:

QUADRO DE ÁREAS : PRANCHA:
Área total do Lote/Terreno: 87.865,58 m2
Área total construída: 20.728,63 m2 **03/ 12**


RESPONSÁVEL TÉCNICO: PROPRIETÁRIO/RESPONSÁVEL PELO USO:
Nome: HÉRCULES DE OLIVEIRA LUIZ ROBERTO MARTINS ARAUJO
Título: ENG. CIVIL CPF 108930081-68
Registro: CREAMS 1649/D
CPF/RG 075232708-91

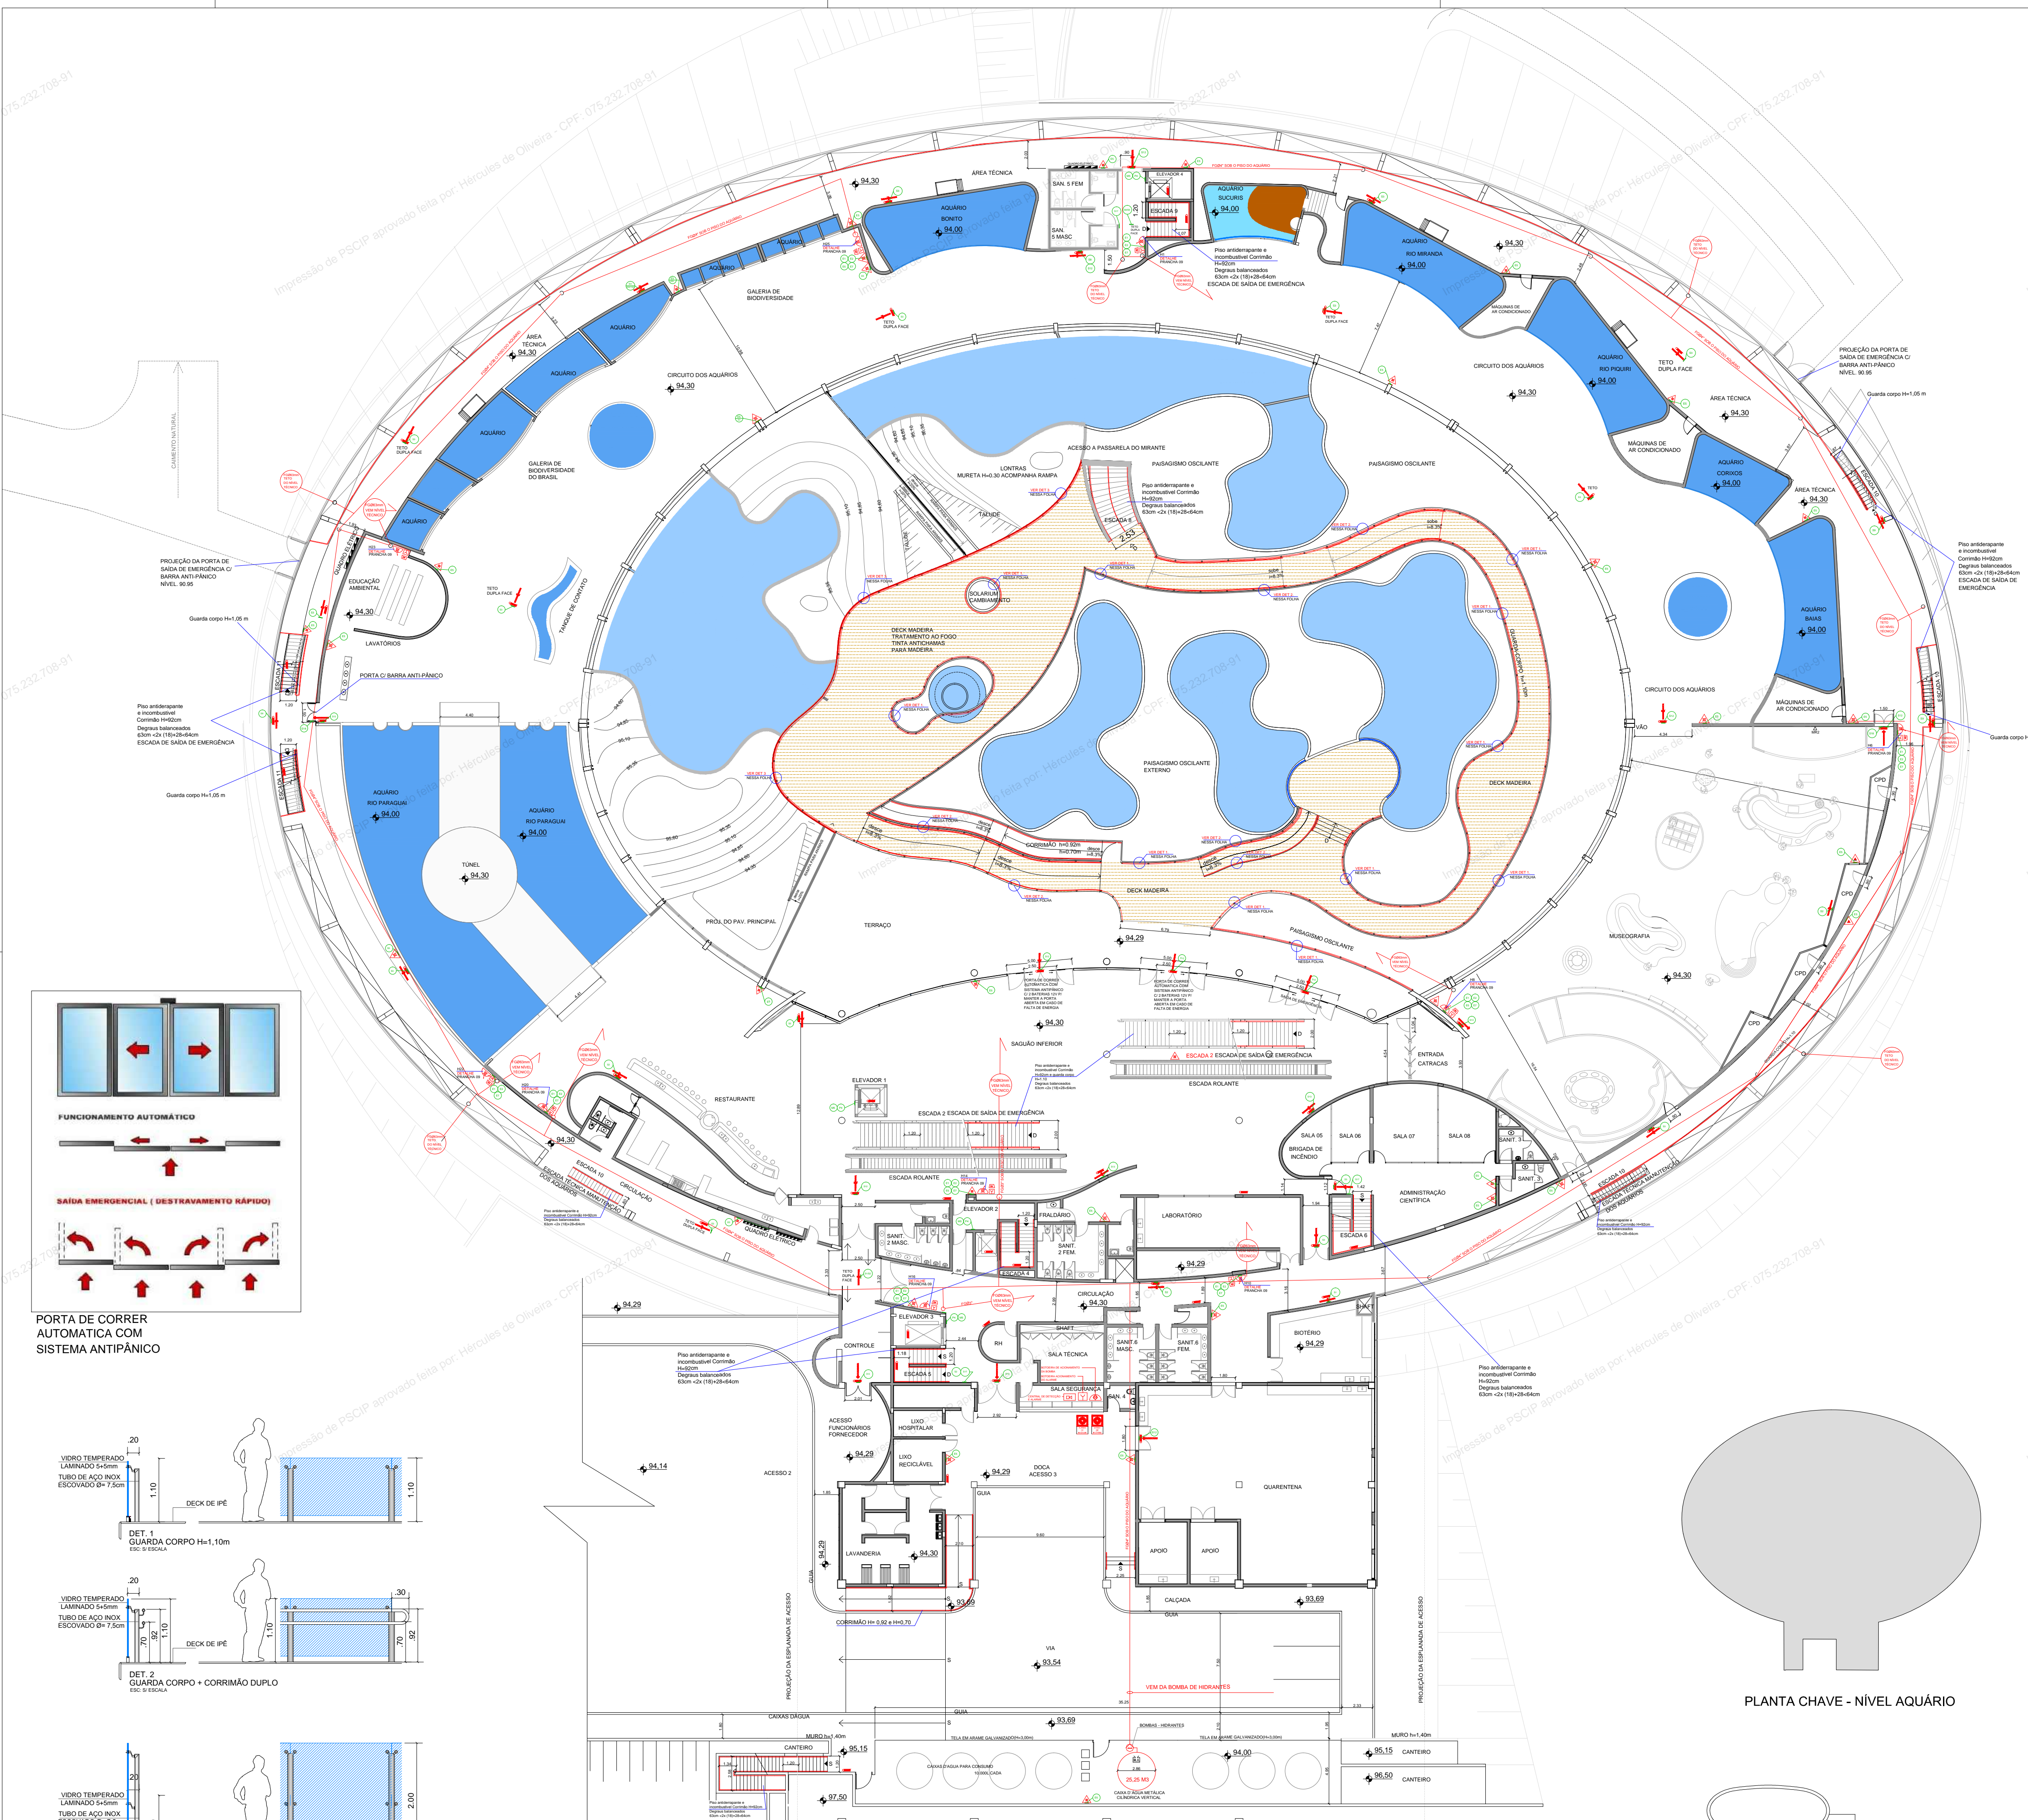


Nível 94,30 - Pavimento dos Aquários		m ²
Circuito + Área Técnica		7.954,80
Jardim Interno Descoberto		2.946,45
Anexo (Cabine Primária + Geradores)		380,97
Anexo (CAG - Central de Água Gelada)		346,15
Jardim Externo		133,33
Subtotal		11.761,70

CÁLCULO DE SAÍDA DO NÍVEL AQUÁRIO 94,30
 ÁREA TOTAL = 10.901m²
 ÁREAS NÃO COMPUTADAS (CIRCULAÇÃO, ESCADAS, WC, TANQUES, ÁREA TÉCNICA, E PAREDES) = 7.024,36m²
 ÁREA ÚTIL AQUÁRIO (F=1+1P/3m²) = 2.745,52m² = 915 PESSOAS
 ÁREA ÚTIL PASSARELA JARDIM (F=1+1P/3m²) = 854,01m² = 284 PESSOAS
 ÁREA ÚTIL RESTAURANTE (F=8+1P/7m²) = 88,64m² = 88 PESSOAS
 ÁREA ÚTIL ADMINISTRAÇÃO (D=1+1P/7m²) = 380,87m² = 54 PESSOAS
 POPULAÇÃO TOTAL DO NÍVEL 94,30 = 1.341,00 PESSOAS
 N= PIC: N=18; N=13,41 UP=14 UP
 EXISTEM 2 PORTAS DE 1,5m (6UP) NAS LATERAIS, 2 PORTAS DE 2,20m (8UP) NA FRENTE, E UM VÃO DE 1,50m (3UP) NOS FUNDOS.
 AS PORTAS COM BARRA ANTI-PÂNICO E IDENTIFICADAS COM PLACAS DE "SAÍDA DE EMERGÊNCIA".


CÁLCULO DE ESCADA DO NÍVEL AQUÁRIO 94,30
 ÁREA TOTAL = 10.901m²
 ÁREAS NÃO COMPUTADAS (CIRCULAÇÃO, ESCADAS, WC, TANQUES, ÁREA TÉCNICA, E PAREDES) = 7.024,36m²
 ÁREA ÚTIL AQUÁRIO (F=1+1P/3m²) = 2.745,52m² = 915 PESSOAS
 ÁREA ÚTIL PASSARELA JARDIM (F=1+1P/3m²) = 854,01m² = 284 PESSOAS
 ÁREA ÚTIL RESTAURANTE (F=8+1P/7m²) = 88,64m² = 88 PESSOAS
 ÁREA ÚTIL ADMINISTRAÇÃO (D=1+1P/7m²) = 380,87m² = 54 PESSOAS
 POPULAÇÃO TOTAL DO NÍVEL 94,30 = 1.341,00 PESSOAS
 N= PIC: N=18; N=17,88 UP=18 UP
 UP=255m; 18UP=450m=10,0m
 EXISTEM 5 ESCADAS DE 1,20m E 2 DE 2,00m.

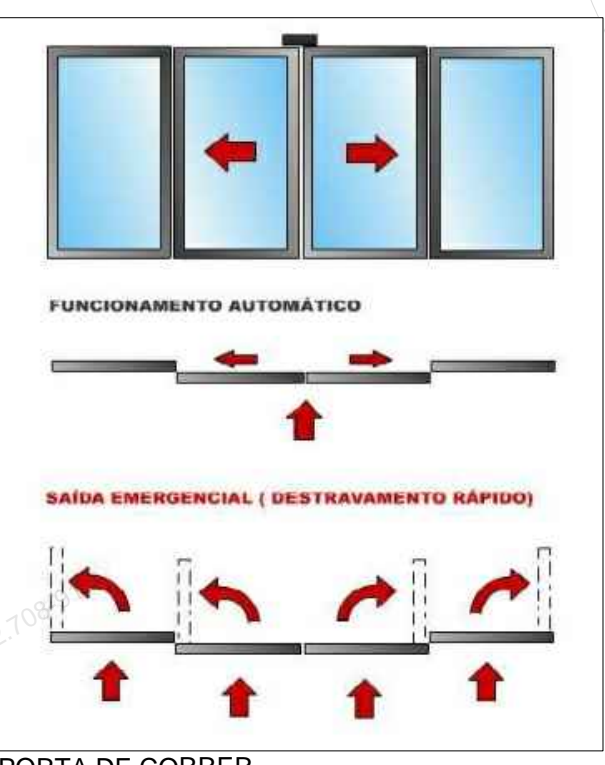

PORTA DE CORRER AUTOMÁTICA COM SISTEMA ANTI-PÂNICO

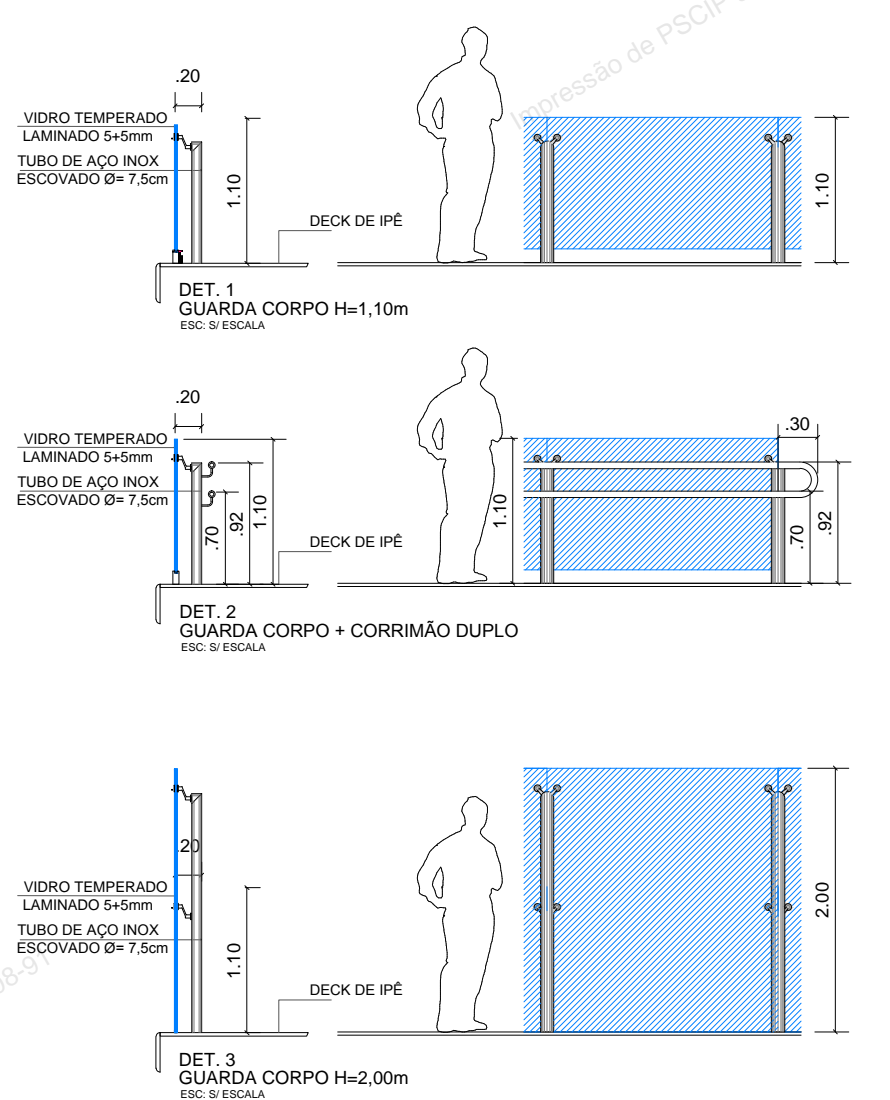

PLANTA AQUÁRIO SOB ENTRADA-NÍVEL 94,30
 ESC: 1/250

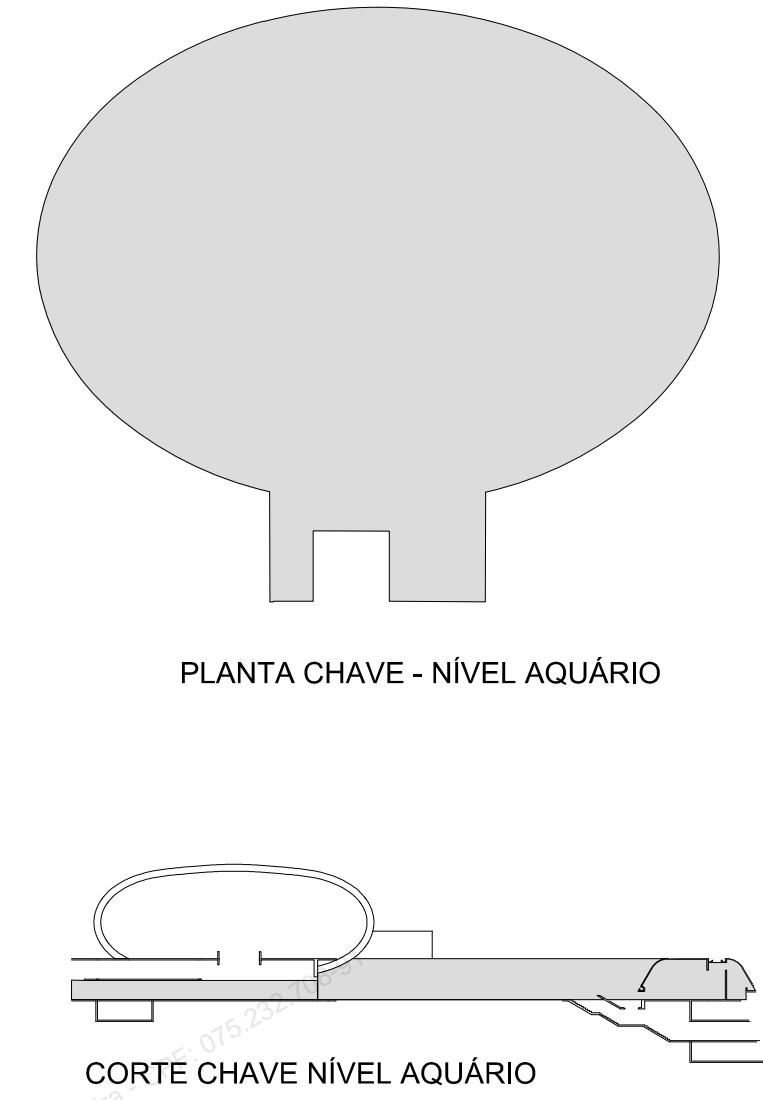

PLANTA CHAVE - NÍVEL AQUÁRIO

CORTE CHAVE NÍVEL AQUÁRIO

ESPAÇO DESTINADO AO USO EXCLUSIVO DO CBMMs:




ESTADO DE MATO GROSSO DO SUL
 SECRETARIA DE ESTADO DE JUSTIÇA E SEGURANÇA PÚBLICA
 CORPO DE BOMBEIROS MILITAR
SISTEMA PREVENIR
PSCP APROVADO
 Data: 27 de Setembro de 2019
 Número: 9303

AUTENTICAÇÃO ELETRÔNICA

Para verificar a autenticidade deste PSCP, consulte o código QRCode ao lado ou acesse <http://sistemas.bombeiros.ms.gov.br/consulta-pscp.xhtml> e informe o número do PSCP.



PROCESSO DE SEGURANÇA CONTRA INCÊNDIO E PÂNICO
 (X) NOVO () ATUALIZA O PSCP Nº: (X) SUBSTITUI O PSCP Nº: 31/50712/2012

GOVERNO DO ESTADO DE MATO GROSSO DO SUL
 AGESUL
 CENTRO DE PESQUISA E DE REABILITAÇÃO DA ICTIOFAUNA PANTANEIRA E AQUÁRIO

TÍTULO DO DESENHO:
PLANTA BAIXA NÍVEL 94,30

OCUPAÇÃO:
 LOCAL DE REUNIÃO DE PÚBLICO

RAZÃO SOCIAL:
 GOVERNO DO ESTADO DE MATO GROSSO DO SUL

NOME FANTASIA:
 AQUÁRIO DO PANTANAL

ENDEREÇO:
 AVENIDA AFONSO PENA S/N-PARQUE DAS NAÇÕES INDÍGENAS-CAMPO GRANDE-MS


DATA: JUNHO 2019 REVISÃO:
 Nº ART/RRT: 1320190051858

OBSERVAÇÕES:
 QUADRO DE ÁREAS:
 Área total do Lote/Terreno: 87.865,58 m²
 Área total construída: 20.728,63 m²

PRANCHA:
04/ 12

RESPONSÁVEL TÉCNICO:
 Nome: HÉRCULES DE OLIVEIRA
 Título: ENG. CIVIL
 Registro: CREAMS 1649/D
 CPF/IRG 075232708-91

PROPRIETÁRIO/RESPONSÁVEL PELO USO:
 LUIZ ROBERTO MARTINS ARAUJO
 CPF 108930081-68

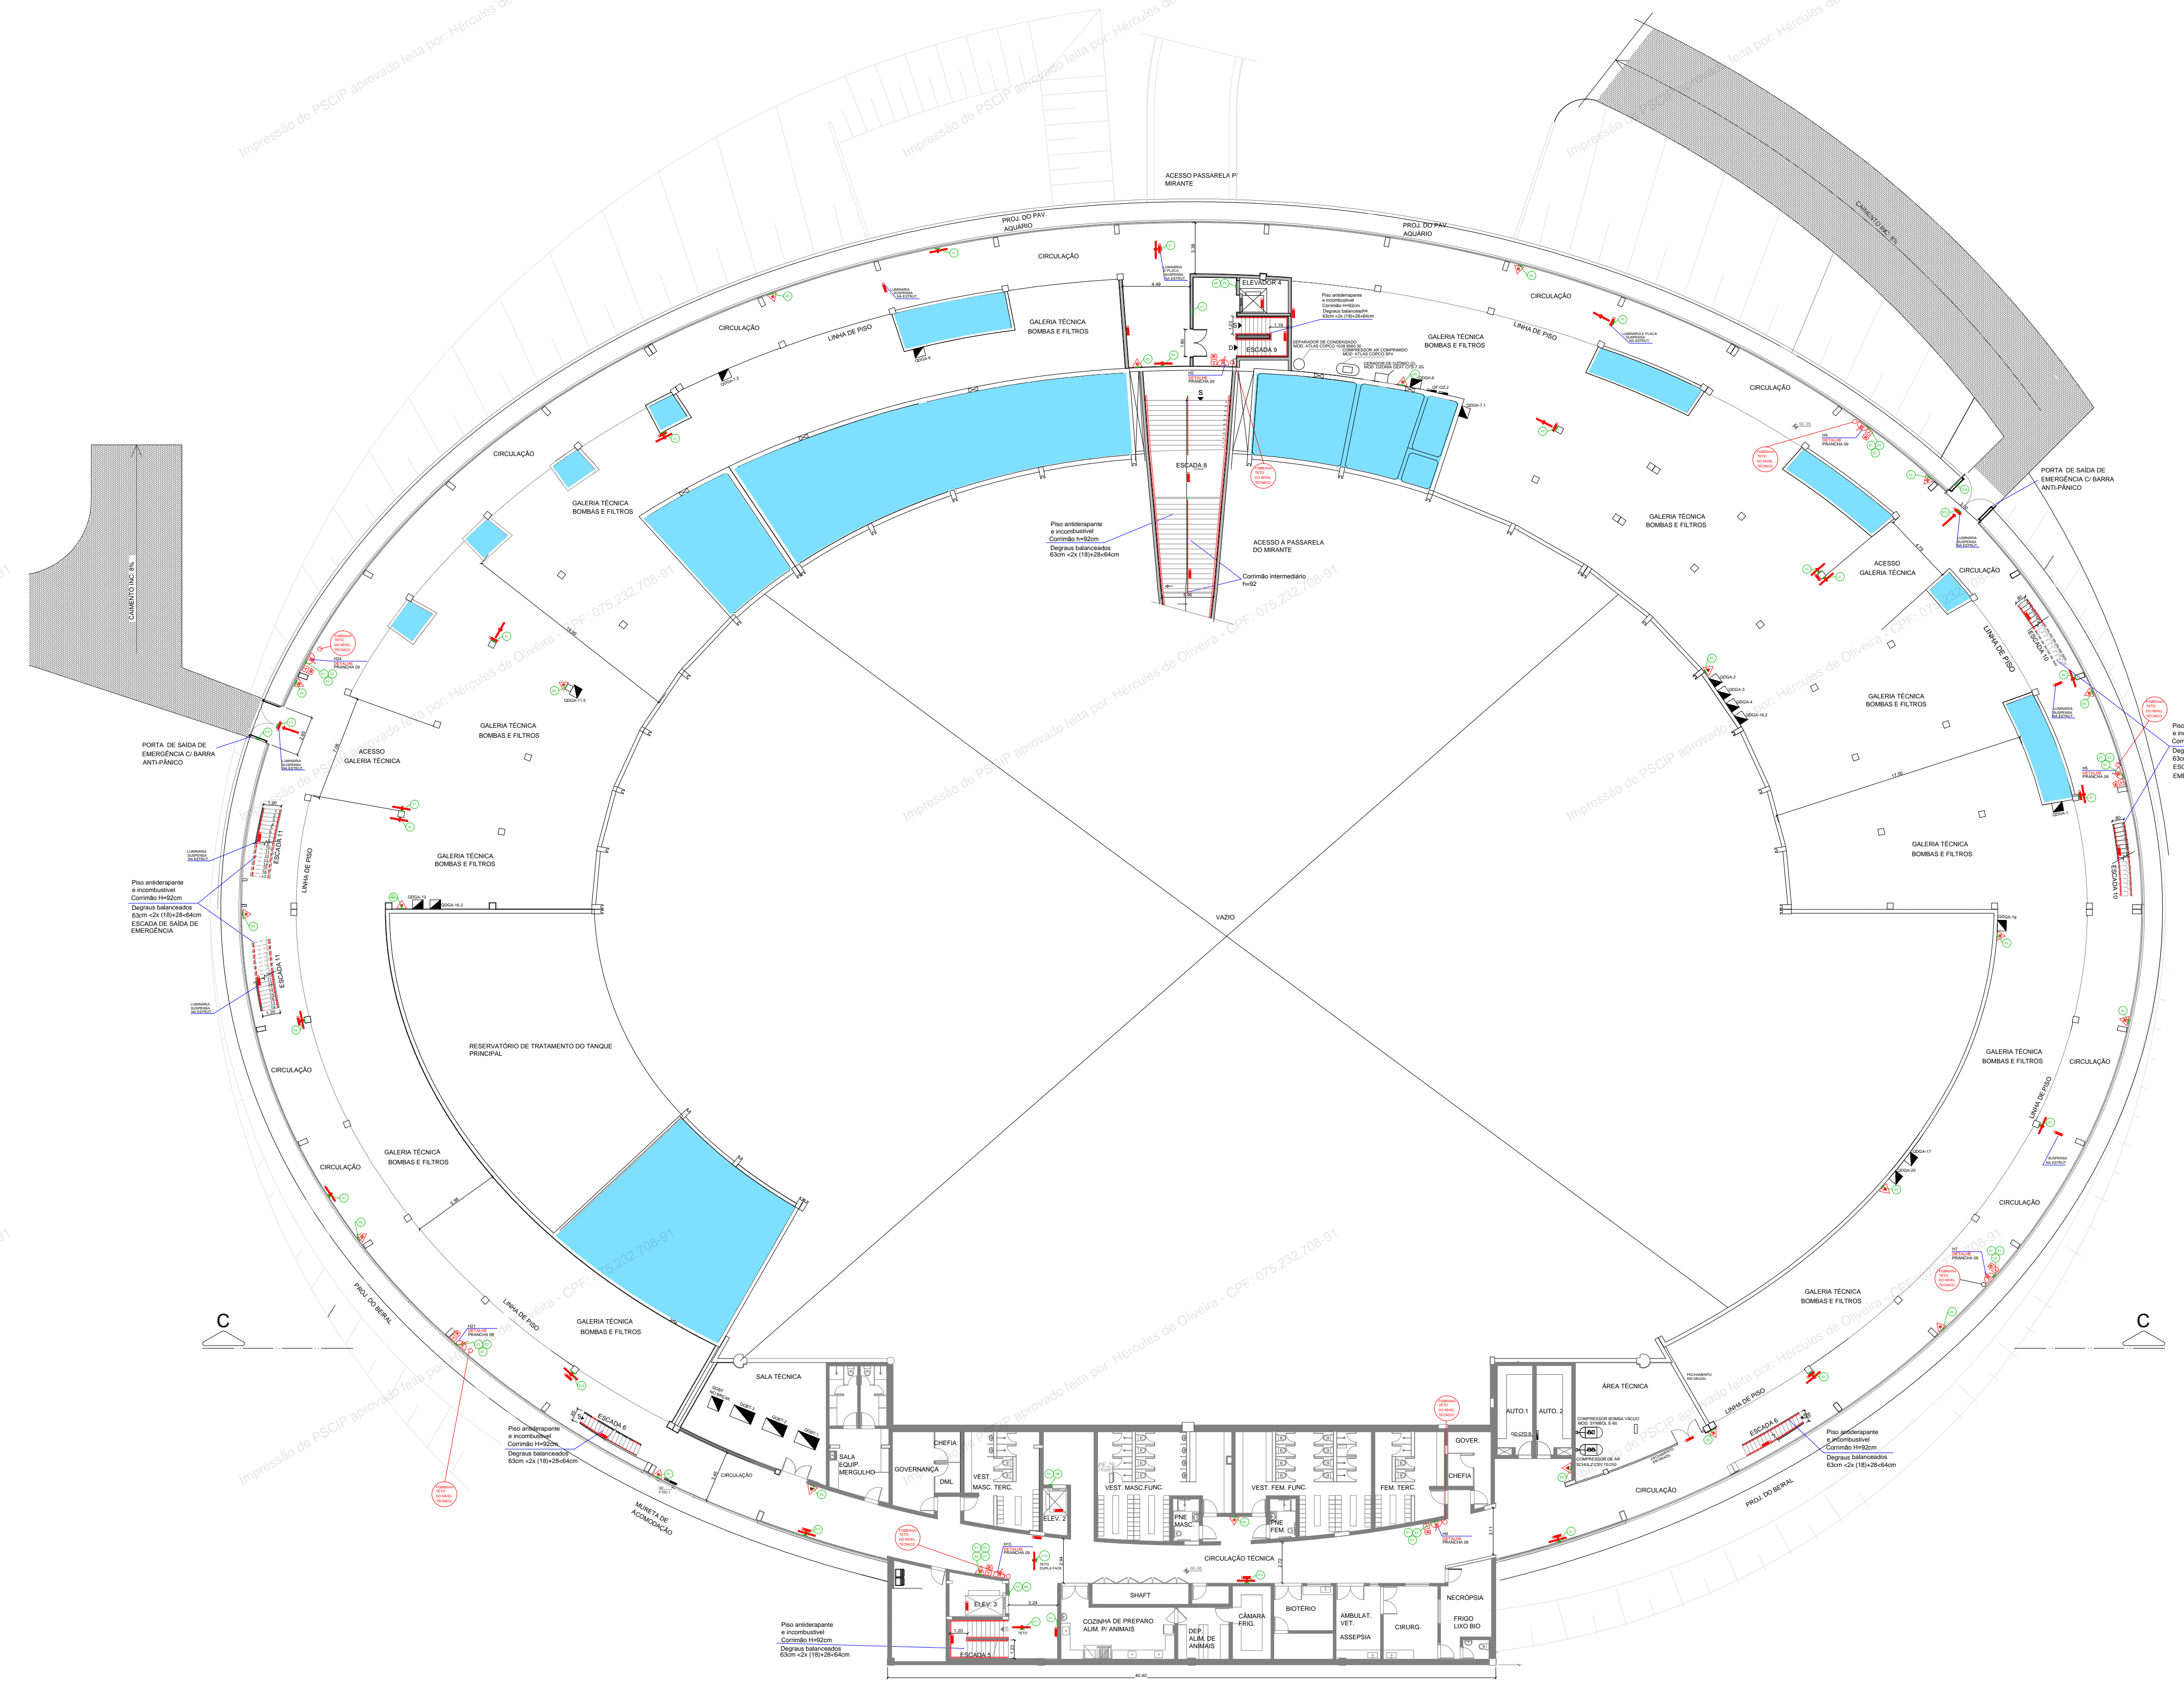

**PAVIMENTO TÉCNICO
SOB OS AQUÁRIOS-NÍVEL 90,95
ESC: 1/250**

Nível 90,95 - Pavimento Técnico		m ²
Infraestrutura aquários + Técnicos e Veterinários		3.973,06
Reservatórios		806,75
Subtotal		4.779,81

ESPAÇO DESTINADO AO USO EXCLUSIVO DO CBMMMS:




ESTADO DE MATO GROSSO DO SUL
SECRETARIA DE ESTADO DE JUSTIÇA E SEGURANÇA PÚBLICA
CORPO DE BOMBEIROS MILITAR
SISTEMA PREVENIR
PSCIP APROVADO
Data: 27 de Setembro de 2019
Número: 9303

AUTENTICAÇÃO ELETRÔNICA

Para verificar a autenticidade deste PSCIP, consulte o código QRCode ao lado ou acesse <http://sistemas.bombeiros.ms.gov.br/consulta-pscip.xhtml> e informe o número do PSCIP.



PROCESSO DE SEGURANÇA CONTRA INCÊNDIO E PÂNICO

(X) NOVO () ATUALIZA O PSCIP Nº: (X) SUBSTITUI O PSCIP Nº: 31/50712/2012

GOVERNO DO ESTADO DE MATO GROSSO DO SUL
AGESUL
CENTRO DE PESQUISA E DE REABILITAÇÃO DA ICTIOFAUNA PANTANEIRA E AQUÁRIO

TÍTULO DO DESENHO:
PLANTA BAIXA NÍVEL 90,95

OCUPAÇÃO:
LOCAL DE REUNIÃO DE PÚBLICO

RAZÃO SOCIAL:
GOVERNO DO ESTADO DE MATO GROSSO DO SUL

NOME FANTASIA:
AQUÁRIO DO PANTANAL

ENDEREÇO:
AVENIDA AFONSO PENA S/N-PARQUE DAS NAÇÕES INDÍGENAS-CAMPO GRANDE-MS


DATA: JUNHO 2019 REVISÃO:

Nº ART/RRT: 1320190051858


OBSERVAÇÕES:

QUADRO DE ÁREAS: ESCALA: PRANCHA:
Área total do Lote/Terreno: 87.865,58 m² 05/ 12
Área total construída: 20.728,63 m²



RESPONSÁVEL TÉCNICO: PROPRIETÁRIO/RESPONSÁVEL PELO USO:
Nome: HÉRCULES DE OLIVEIRA LUIZ ROBERTO MARTINS ARAUJO
Título: ENG. CIVIL CPF 108930081-68
Registro: CREAMS 1649/D
CPF/IRG 075232708-91

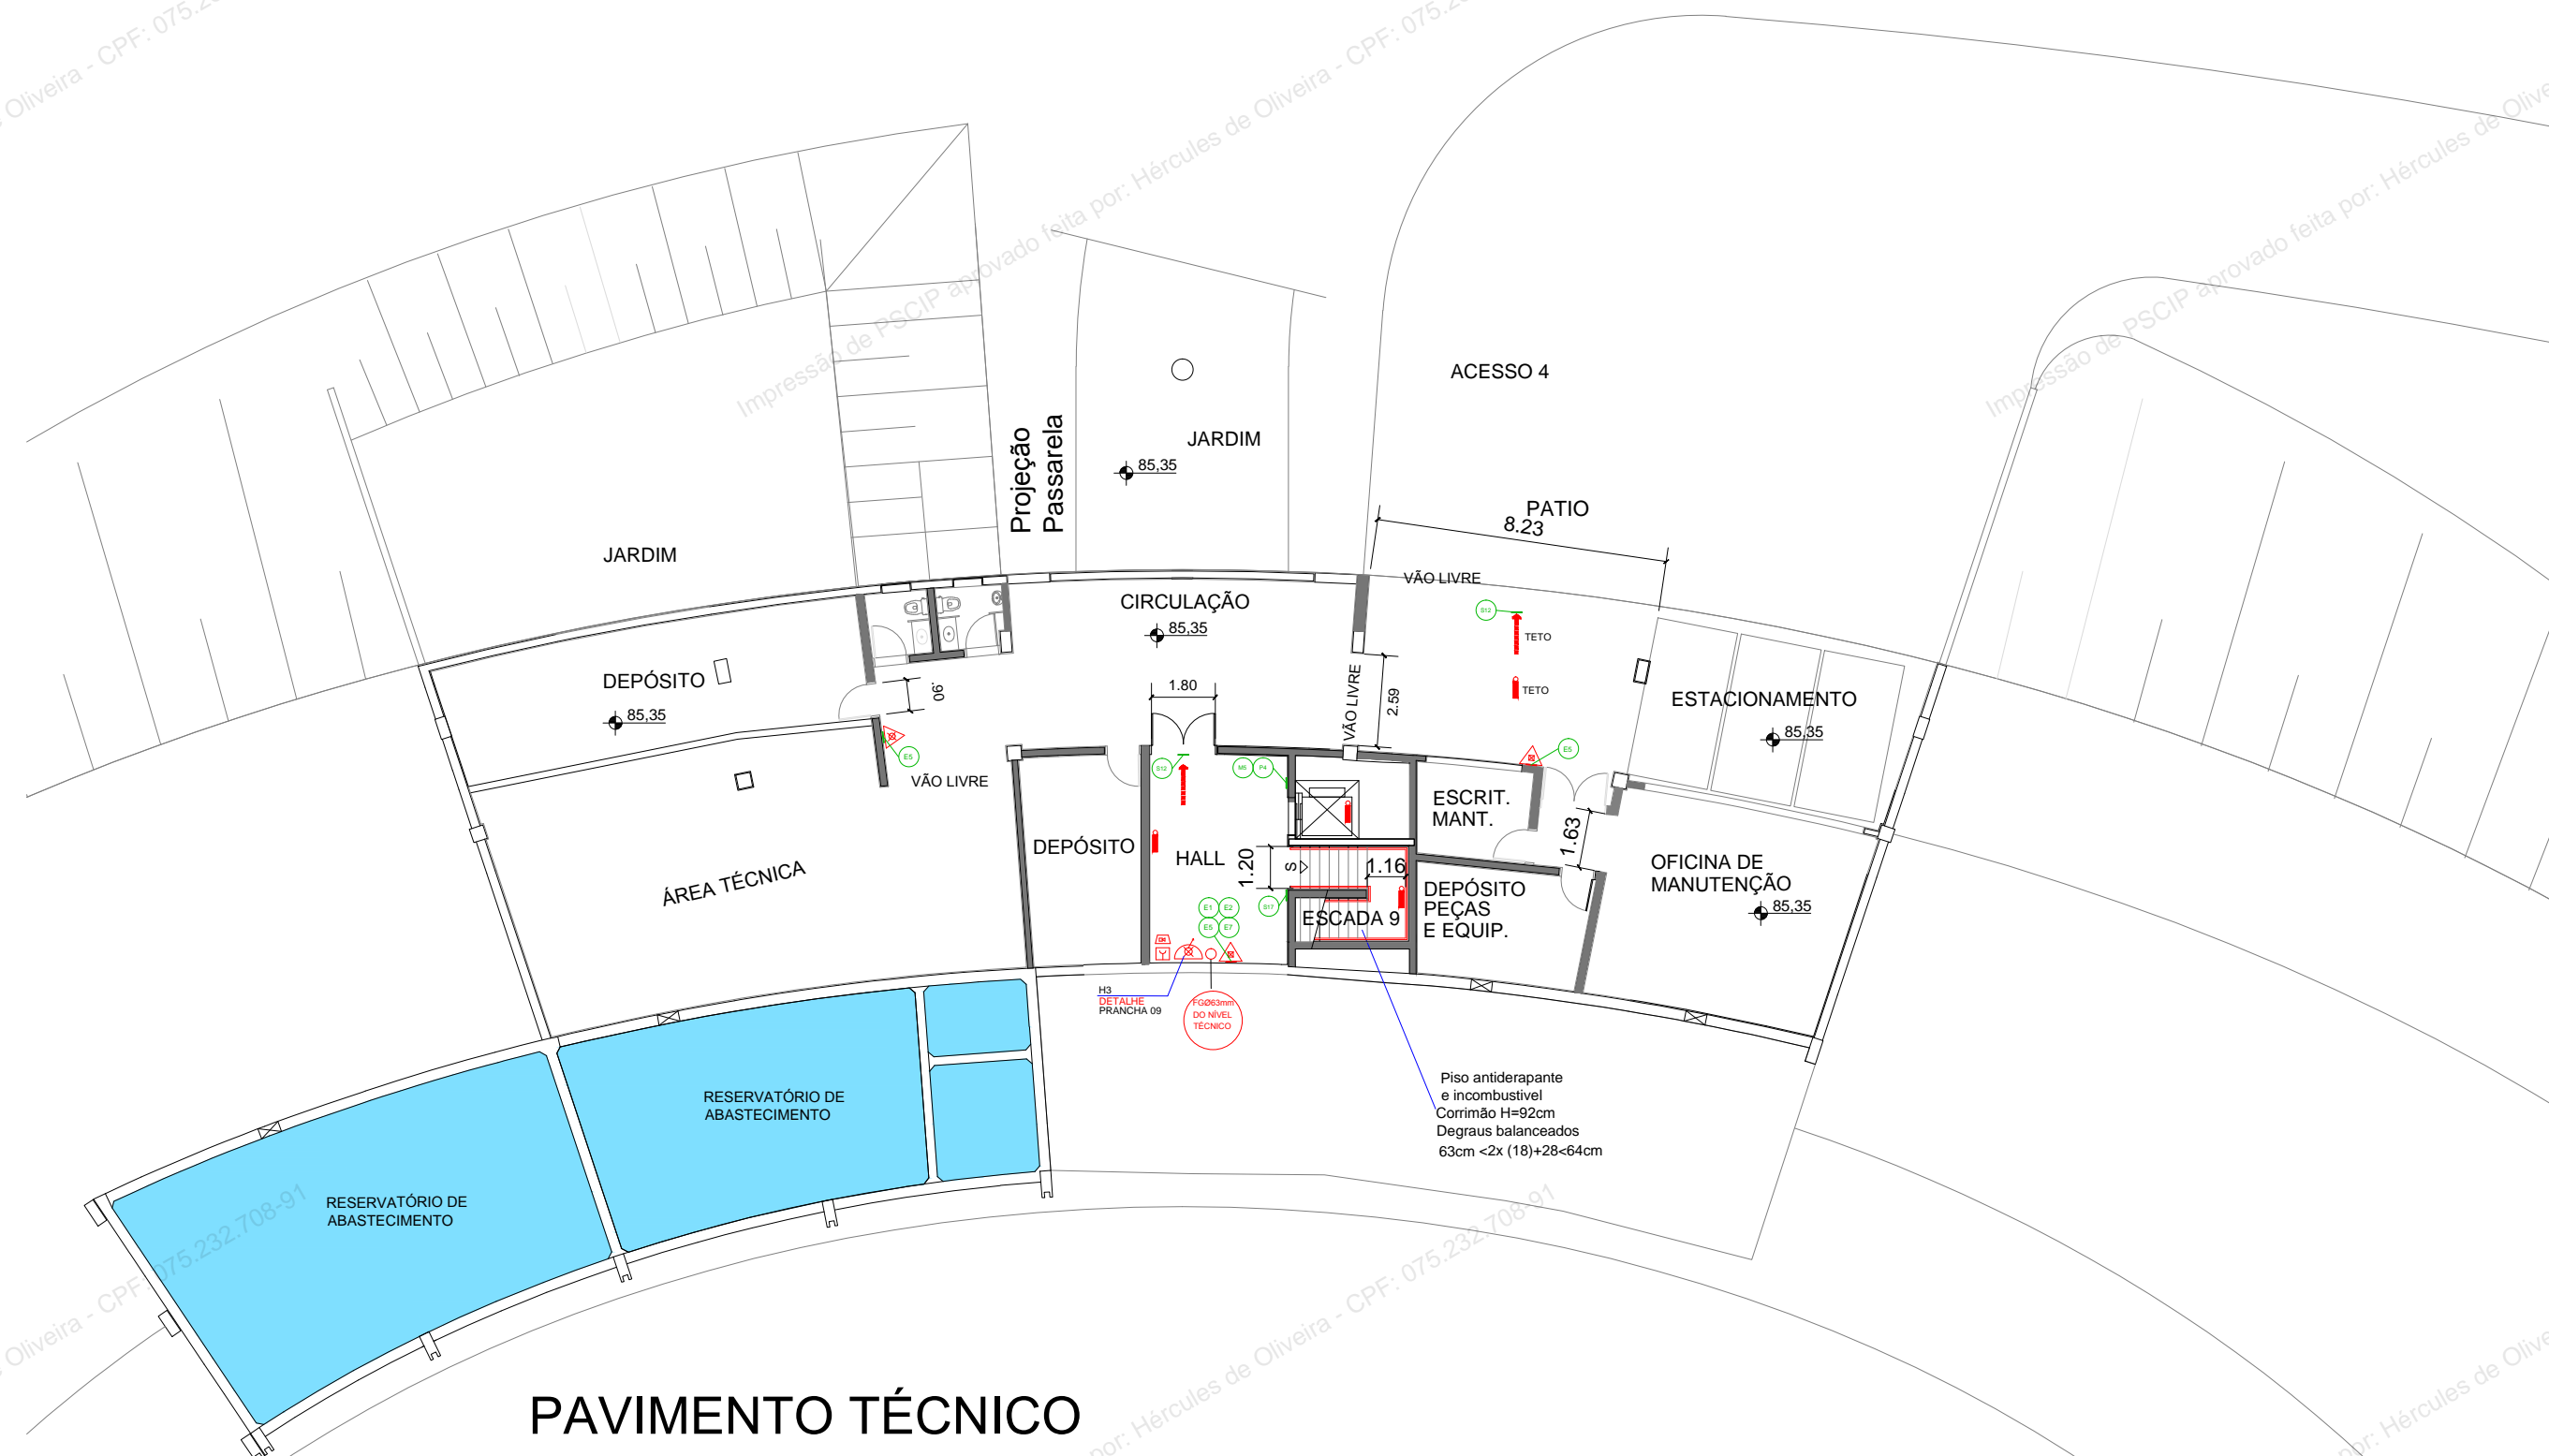



**PAVIMENTO TÉCNICO
PASSARELA/MIRANTE-NÍVEL 88.15**
ESC: 1/200

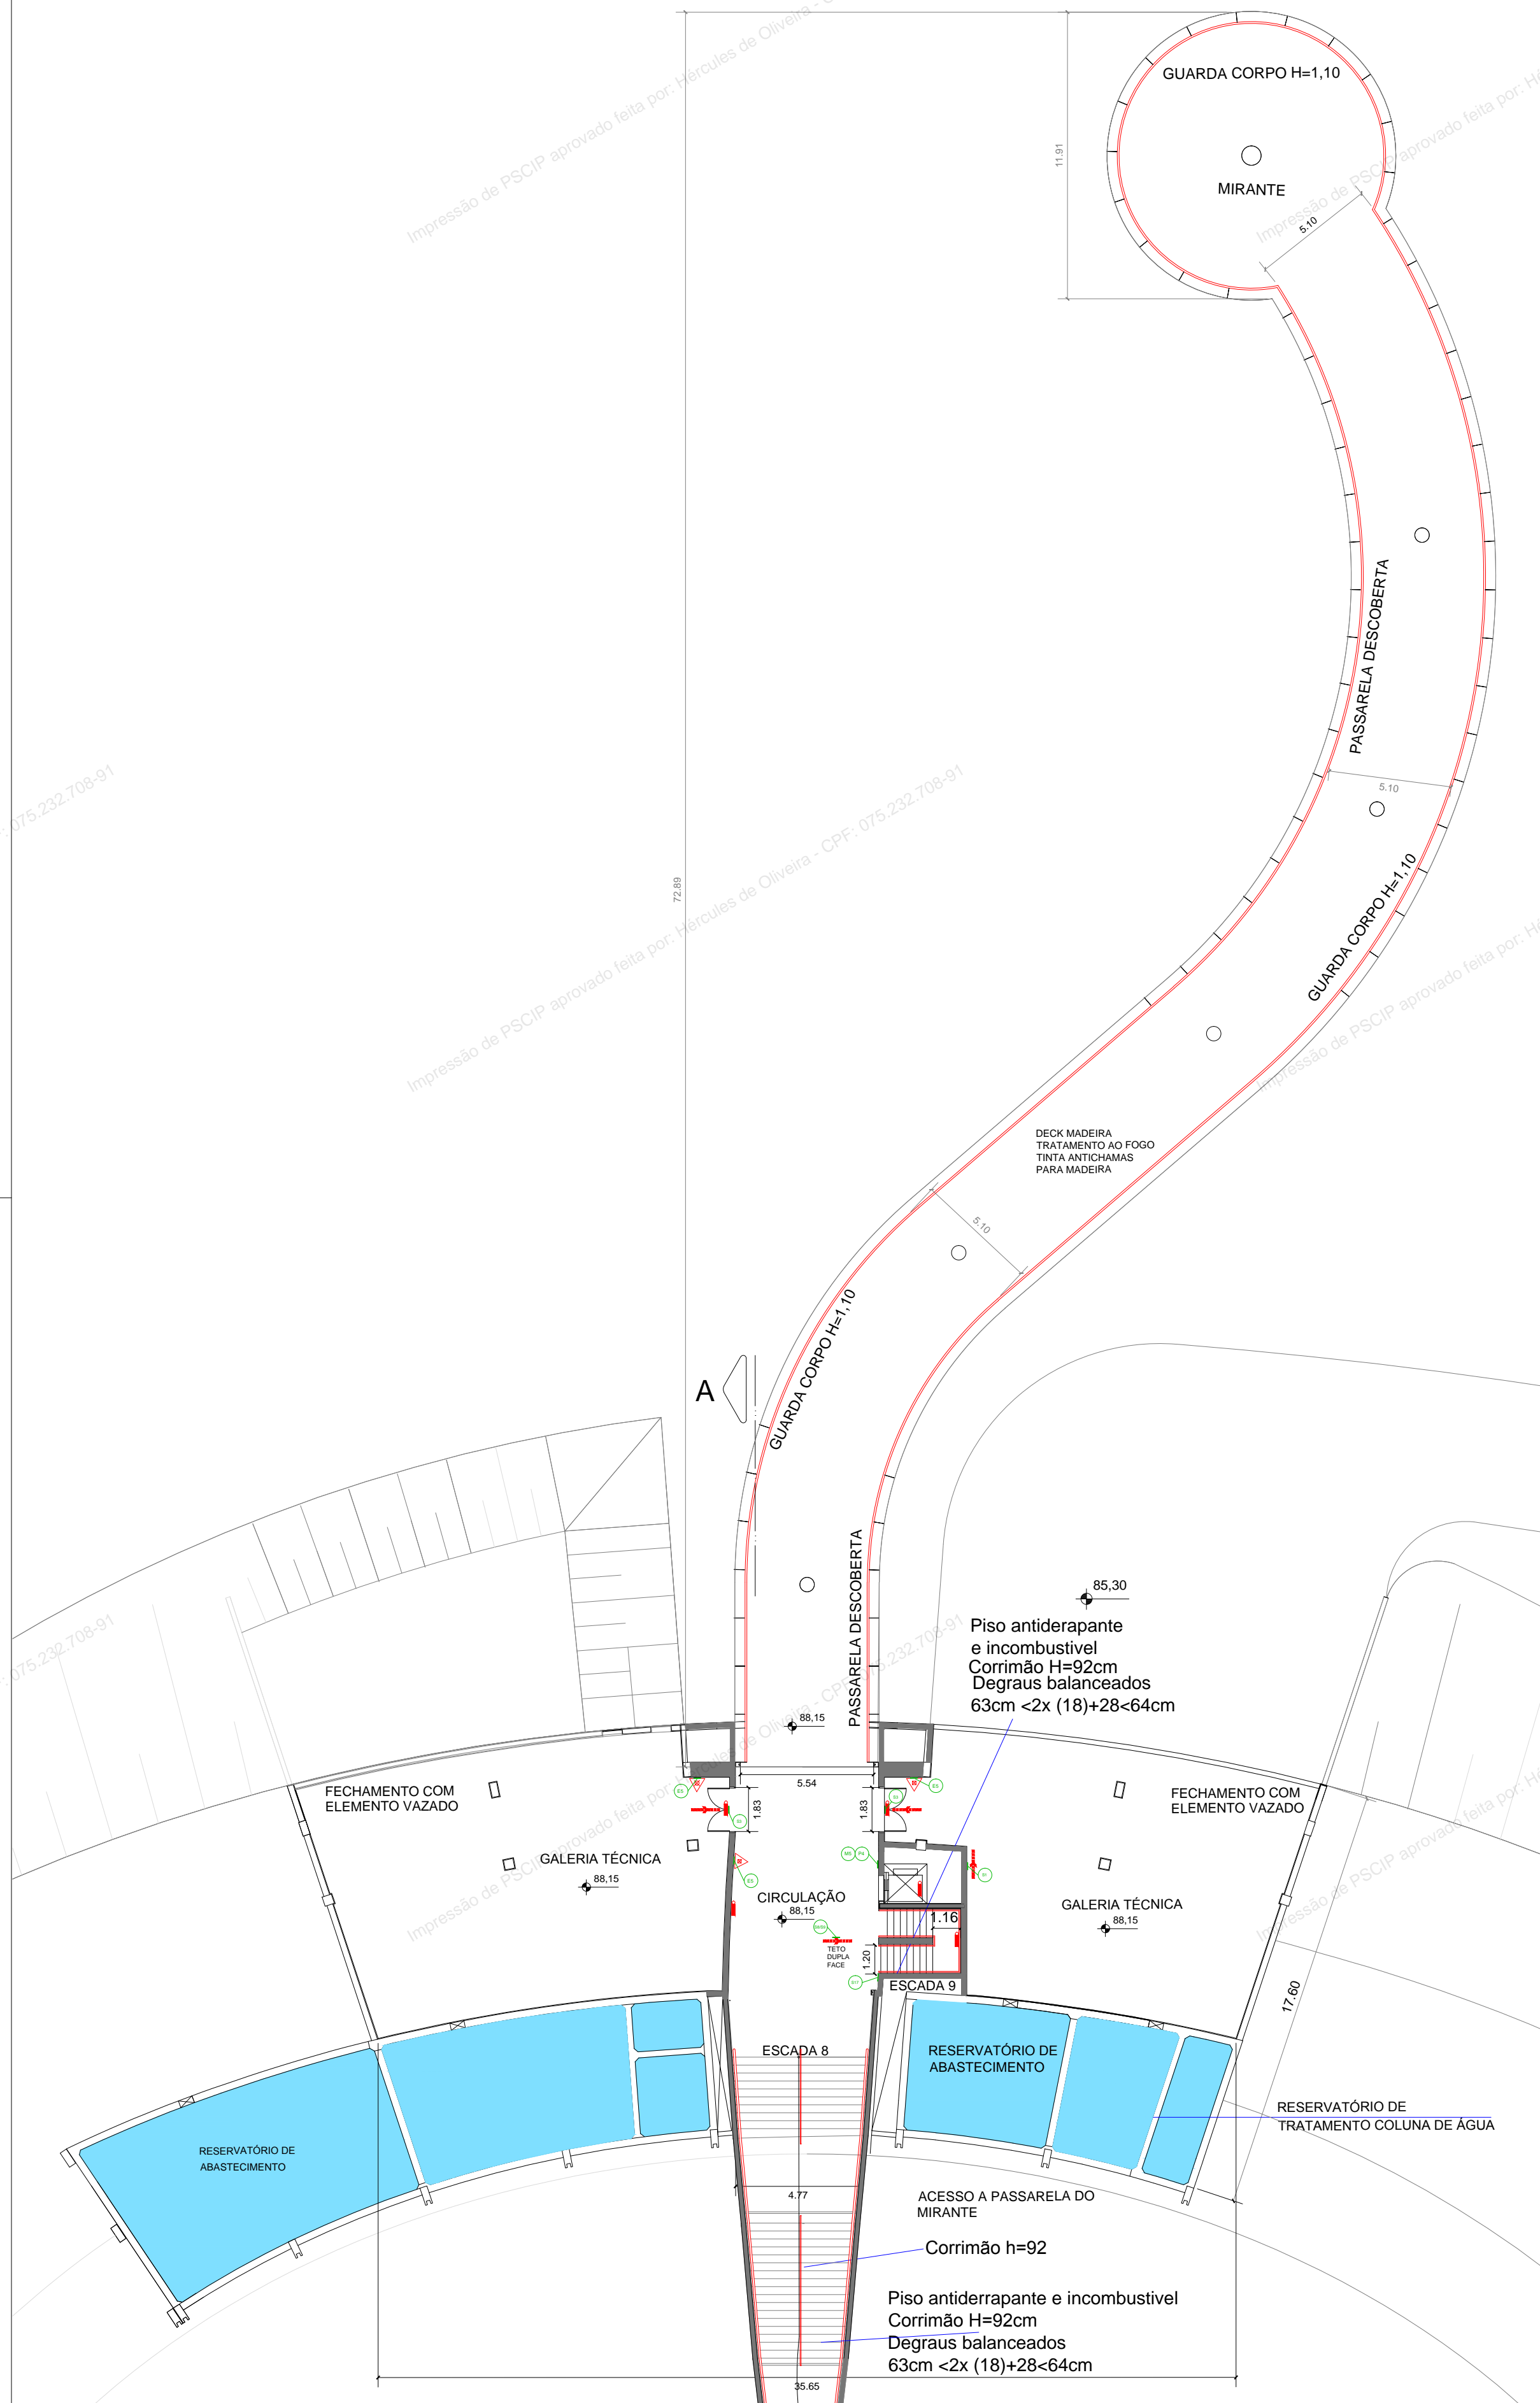

**PAVIMENTO TÉCNICO
SOB PASSARELA/MIRANTE-NÍVEL 85.35**

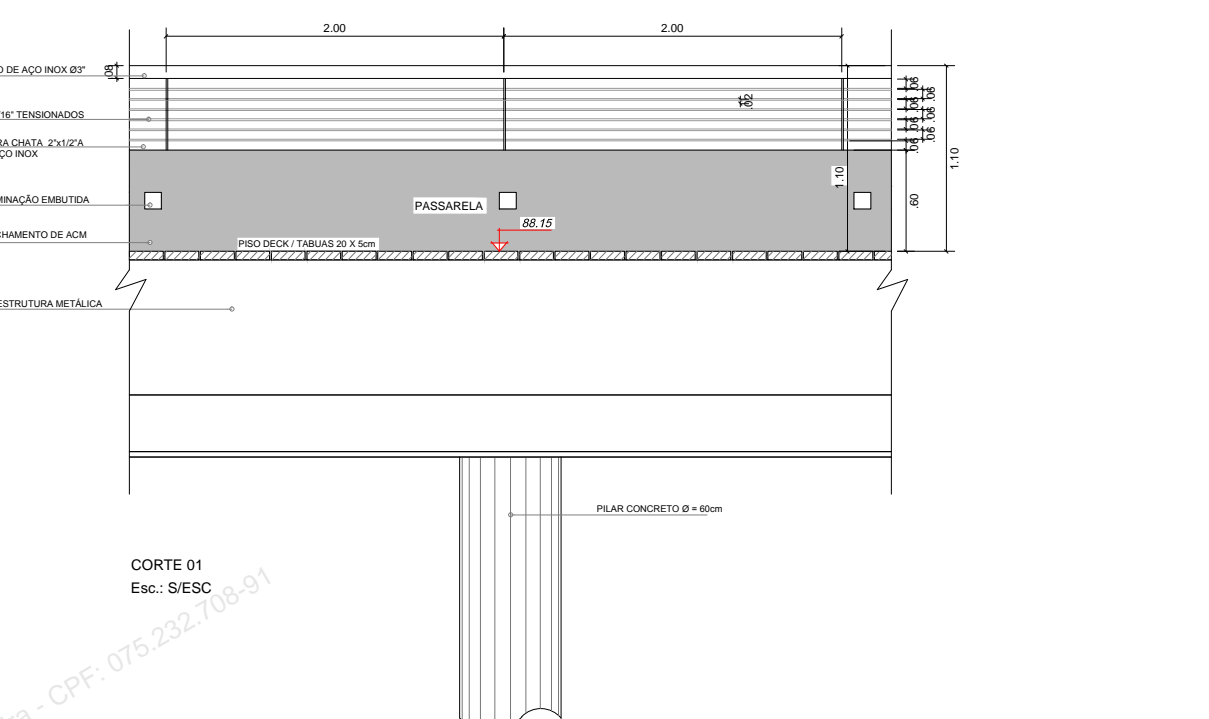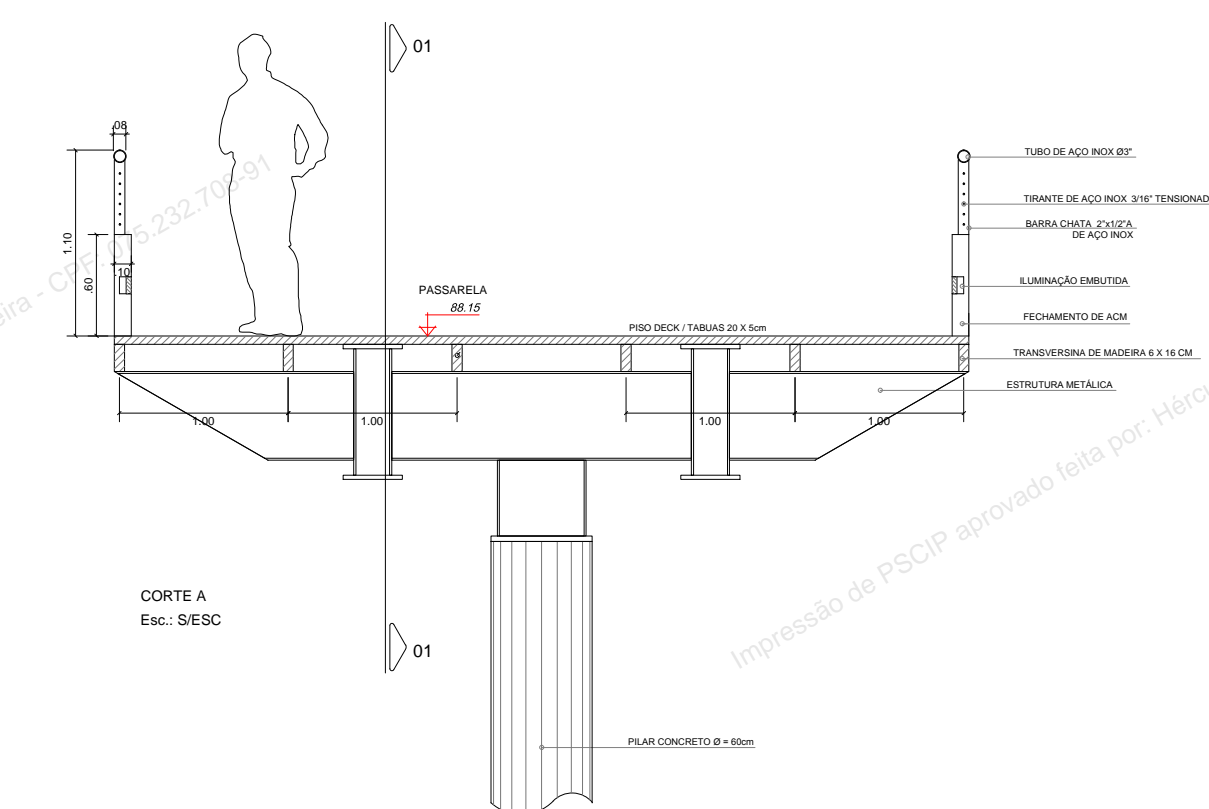

Nível 88,15 - Nível Passarela	m ²
Circulação + Casas de Máquinas + Passarela	957,67
Nível 85,35 - Infraestrutura Edifício	m ²
Infraestrutura Edifício	409,42
Subtotal	1.367,09

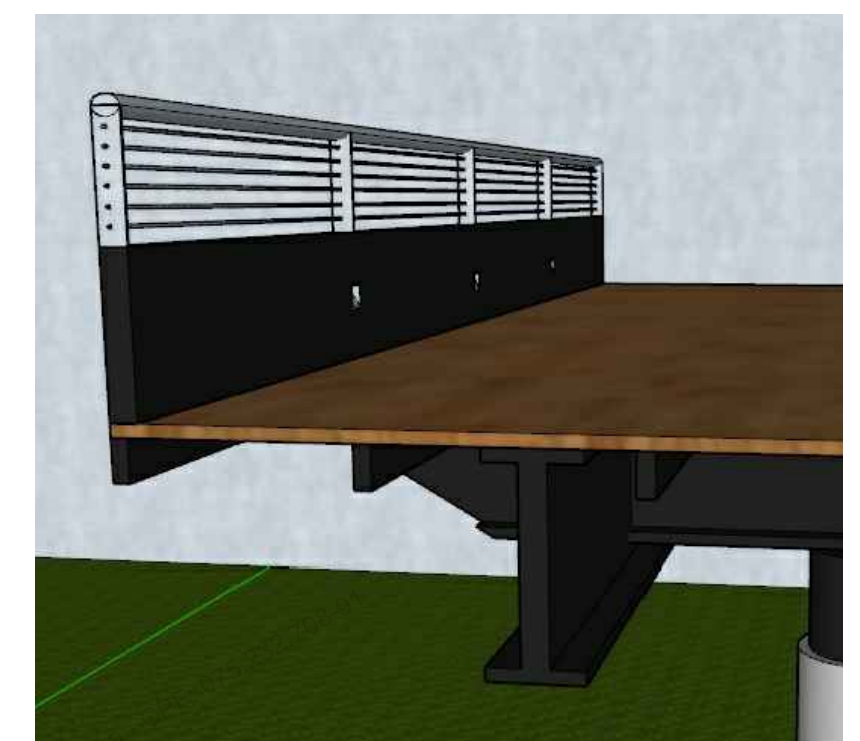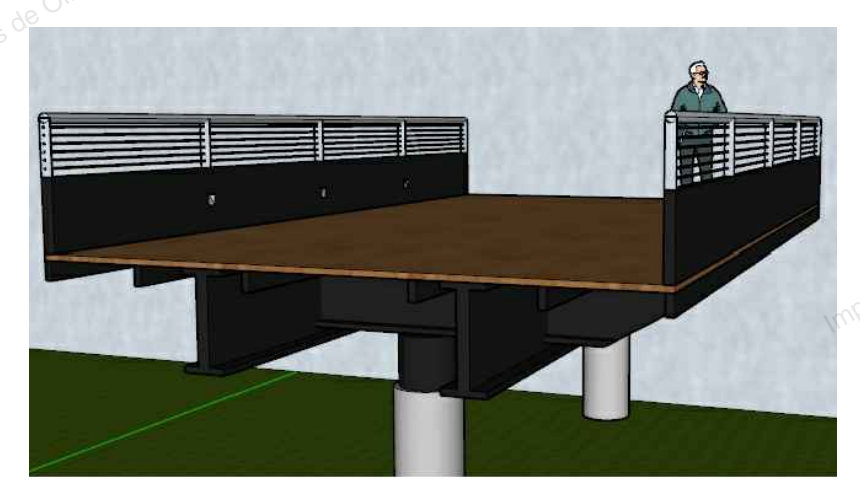

ESPAÇO DESTINADO AO USO EXCLUSIVO DO CBMMs:



ESTADO DE MATO GROSSO DO SUL
SECRETARIA DE ESTADO DE JUSTIÇA E SEGURANÇA PÚBLICA
CORPO DE BOMBEIROS MILITAR
SISTEMA PREVENIR
PSCIP APROVADO
Data: 27 de Setembro de 2019
Número: 9303



AUTENTICAÇÃO ELETRÔNICA

Para verificar a autenticidade deste PSCIP, consulte o código QRCode ao lado ou acesse <http://sistemas.bombeiros.ms.gov.br/consulta-pscip.xhtml> e informe o número do PSCIP.



PROCESSO DE SEGURANÇA CONTRA INCÊNDIO E PÂNICO

() NOVO () ATUALIZA O PSCIP Nº: (X) SUBSTITUI O PSCIP Nº: 31/50712/2012

GOVERNO DO ESTADO DE MATO GROSSO DO SUL
AGESUL
CENTRO DE PESQUISA E DE REABILITAÇÃO DA ICTIOFAUNA PANTANEIRA E AQUÁRIO

TÍTULO DO DESENHO:
PLANTA BAIXA NÍVEL 88,15-PLANTA NÍVEL 88,15 E 85,35

OCUPAÇÃO:
LOCAL DE REUNIÃO DE PÚBLICO

RAZÃO SOCIAL:
GOVERNO DO ESTADO DE MATO GROSSO DO SUL

NOME FANTASIA:
AQUÁRIO DO PANTANAL

ENDEREÇO:
AVENIDA AFONSO PENA S/N-PARQUE DAS NAÇÕES INDÍGENAS-CAMPO GRANDE-MS

DATA: JUNHO 2019 REVISÃO:

Nº ART/RRT: 1320190051858


OBSERVAÇÕES:

QUADRO DE ÁREAS GERAL:
Área total do Lote/Terreno: 87.865,58 m²
Área total construída: 20.728,63 m²

RESPONSÁVEL TÉCNICO:
Nome: HÉRCULES DE OLIVEIRA
Título: ENG. CIVIL
Registro: CREAMS 1649/D
CPF/RG 075232708-91

PRANCHA:
06/ 12

PROPRIETÁRIO/RESPONSÁVEL PELO USO:
LUIZ ROBERTO MARTINS ARAUJO
CPF 108930081-68

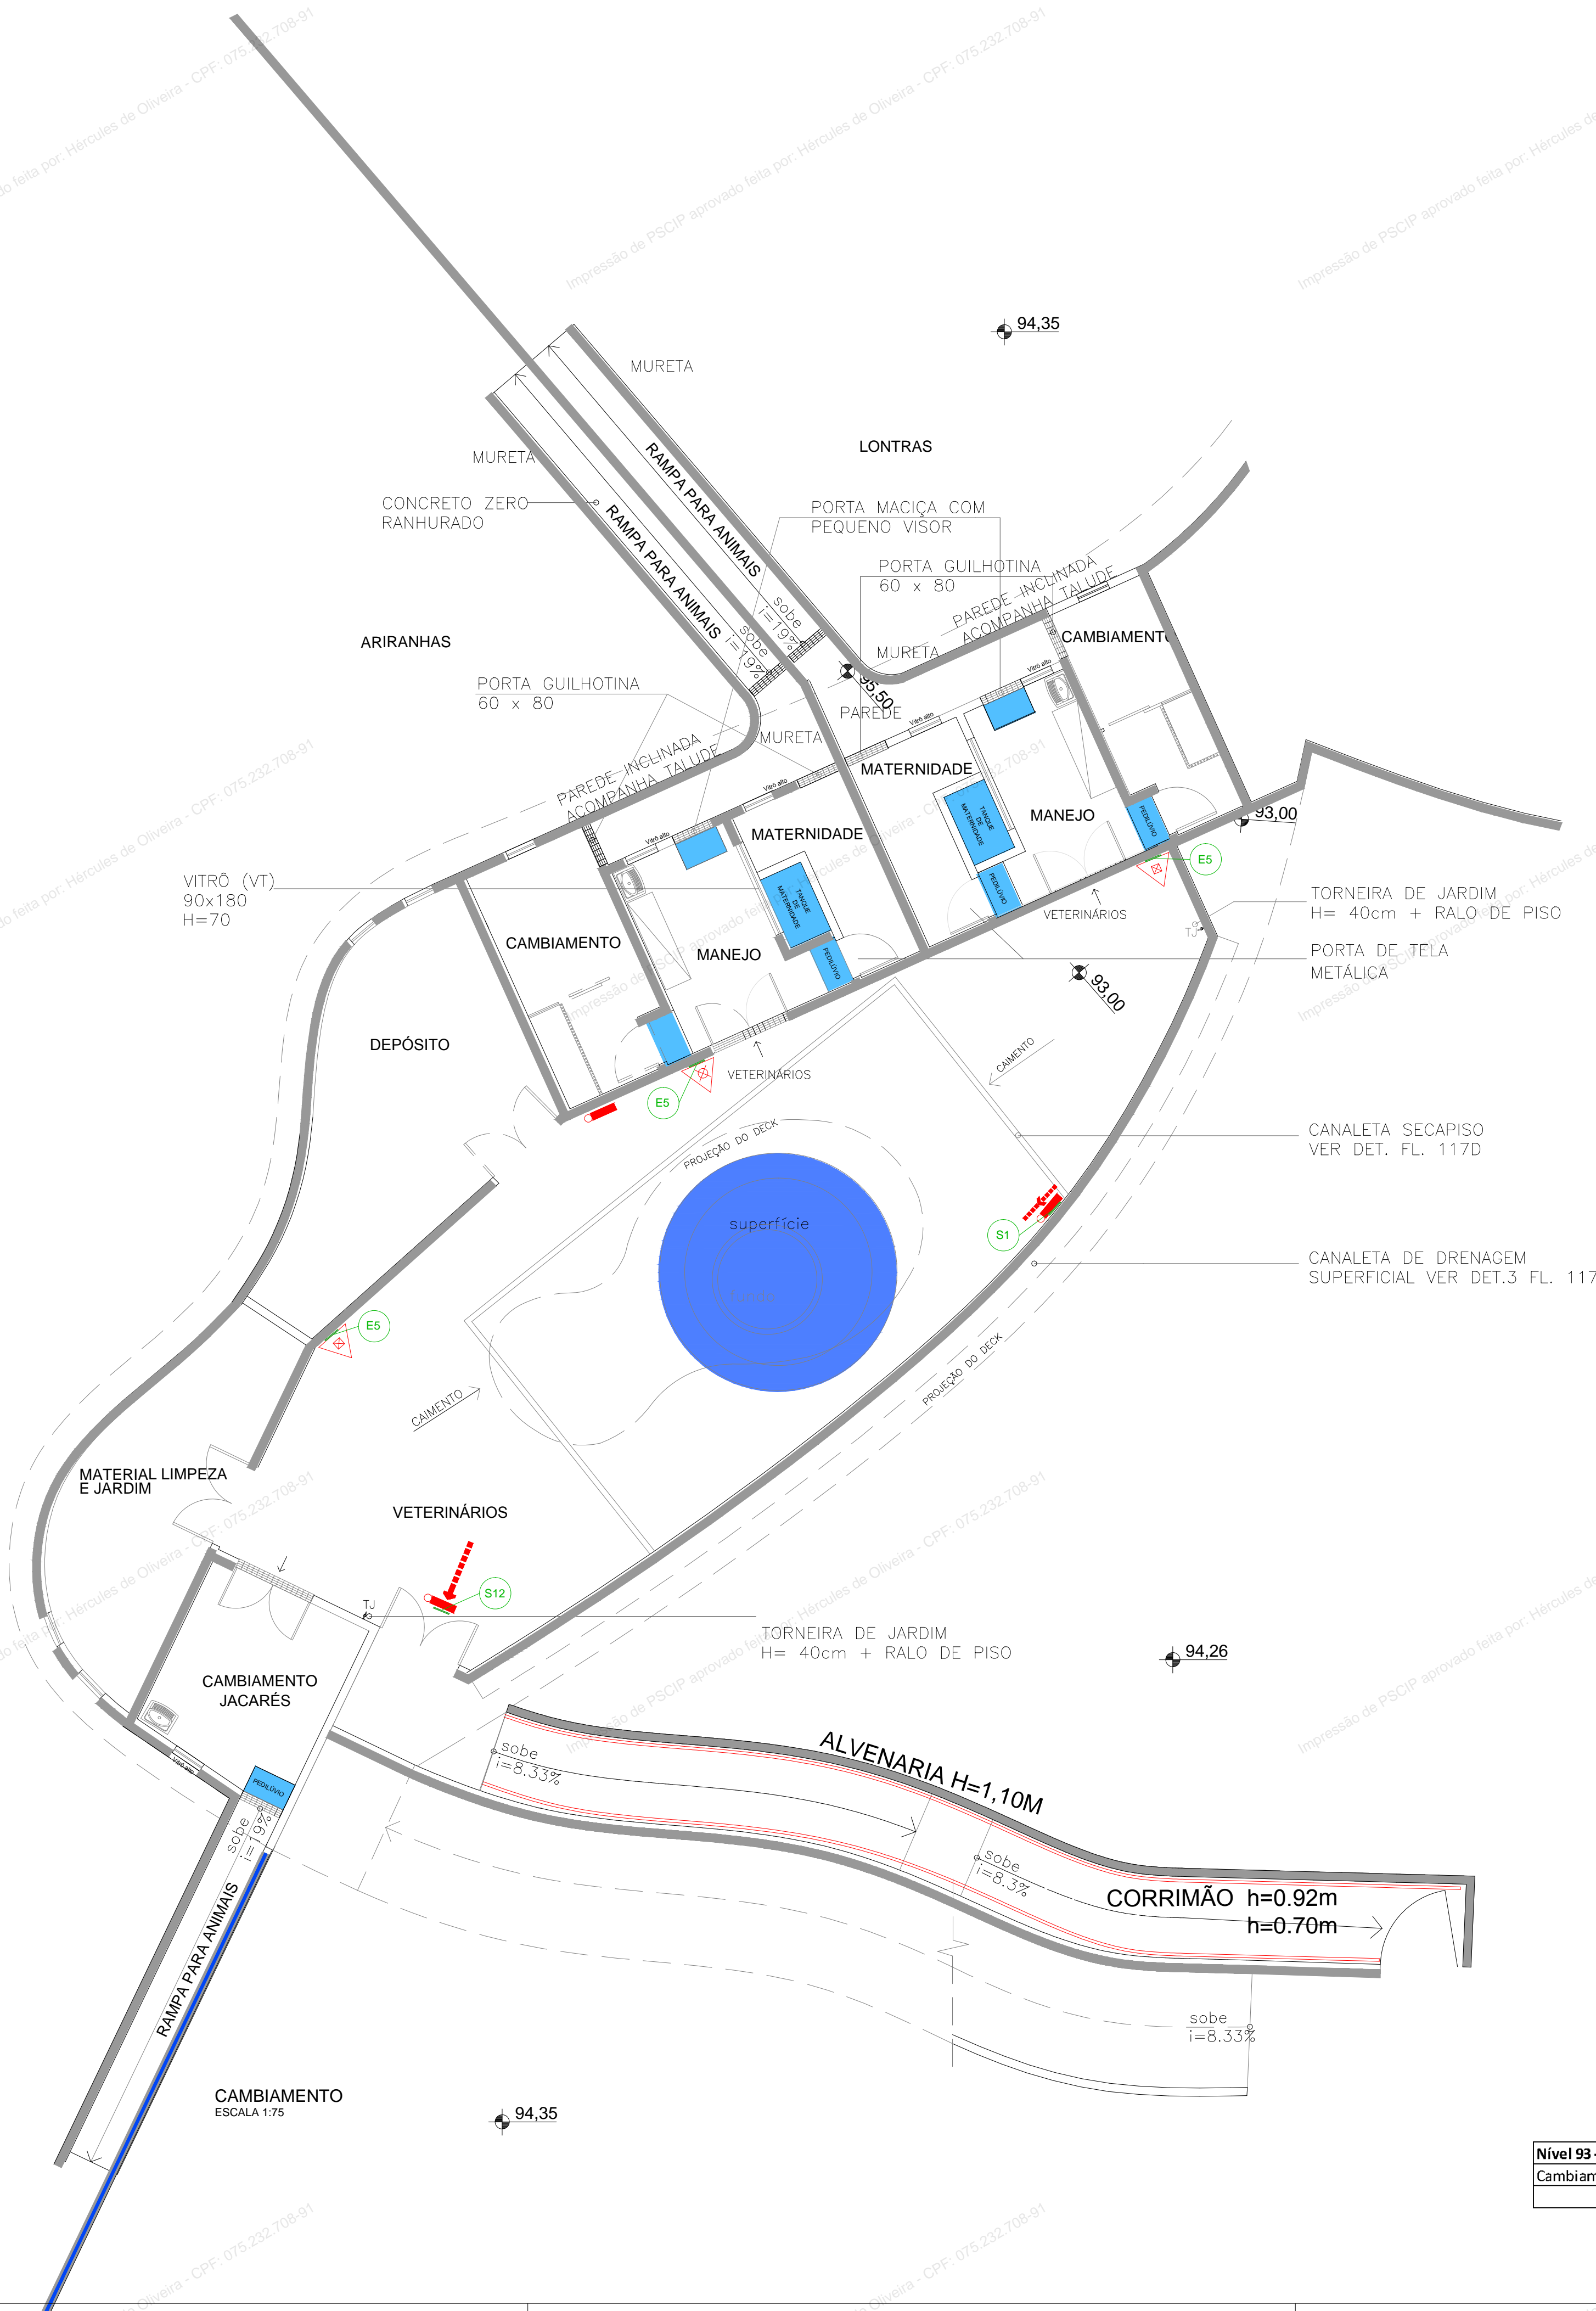

Nível 93 - Cambiamento	m²
Cambiamento	250,37
Subtotal	250,37

ESPAÇO DESTINADO AO USO EXCLUSIVO DO CBMMs:

ESTADO DE MATO GROSSO DO SUL
SECRETARIA DE ESTADO DE JUSTIÇA E SEGURANÇA PÚBLICA
CORPO DE BOMBEIROS MILITAR
SISTEMA PREVENIR
PSCIP APROVADO
Data: 27 de Setembro de 2019
Número: 9303

AUTENTICAÇÃO ELETRÔNICA

Para verificar a autenticidade deste PSCIP, consulte o código QRCode ao lado ou acesse <http://sistemas.bombeiros.ms.gov.br/consulta-pscip.xhtml> e informe o número do PSCIP.

PROCESSO DE SEGURANÇA CONTRA INCÊNDIO E PÂNICO

() NOVO () ATUALIZA O PSCIP Nº: (X) SUBSTITUI O PSCIP Nº: 31/50712/2012

GOVERNO DO ESTADO DE MATO GROSSO DO SUL
AGESUL
CENTRO DE PESQUISA E DE REABILITAÇÃO DA ICTIOFAUNA PANTANEIRA E AQUÁRIO

TÍTULO DO DESENHO:
PLANTA ÁREA TÉCNICA-NÍVEL 93,00(CAMBIAMENTO)

OCUPAÇÃO:
LOCAL DE REUNIÃO DE PÚBLICO

RAZÃO SOCIAL:
GOVERNO DO ESTADO DE MATO GROSSO DO SUL

NOME FANTASIA:
AQUÁRIO DO PANTANAL

ENDEREÇO:
AVENIDA AFONSO PENA S/N-PARQUE DAS NAÇÕES INDÍGENAS-CAMPO GRANDE-MS







DATA: JUNHO 2019 REVISÃO:

Nº ART/RRRT: 1320190051858

QUADRO DE ÁREAS GERAL: ESCALA: PRANCHA:
Área total do Lote/Terreno: 87.865,58 m²
Área total construída: 20.728,63 m² **07/ 12**

RESPONSÁVEL TÉCNICO: PROPRIETÁRIO/RESPONSÁVEL PELO USO:
Nome: HÉRCULES DE OLIVEIRA LUIZ ROBERTO MARTINS ARAUJO
Título: ENG. CIVIL CPF 108930081-68
Registro: CREAMS 1649/D
CPF/RG 075232708-91

VOLUME DO TANQUE = 6m³
 VOLUME DA BASE: (0,20x0,20x0,80)x4=0,13m³
 V. bacia = (V.tanque + V. deslocamento) + 20%
 V. bacia = 7,213m³
 A BACIA DE CONTENÇÃO POSSUI = 8,6m³
 LÍQUIDO COMBUSTÍVEL - ÓLEO DIESEL (CLASSE II)
 TANQUE DE COMBUSTÍVEL METÁLICO CILÍNDRICO

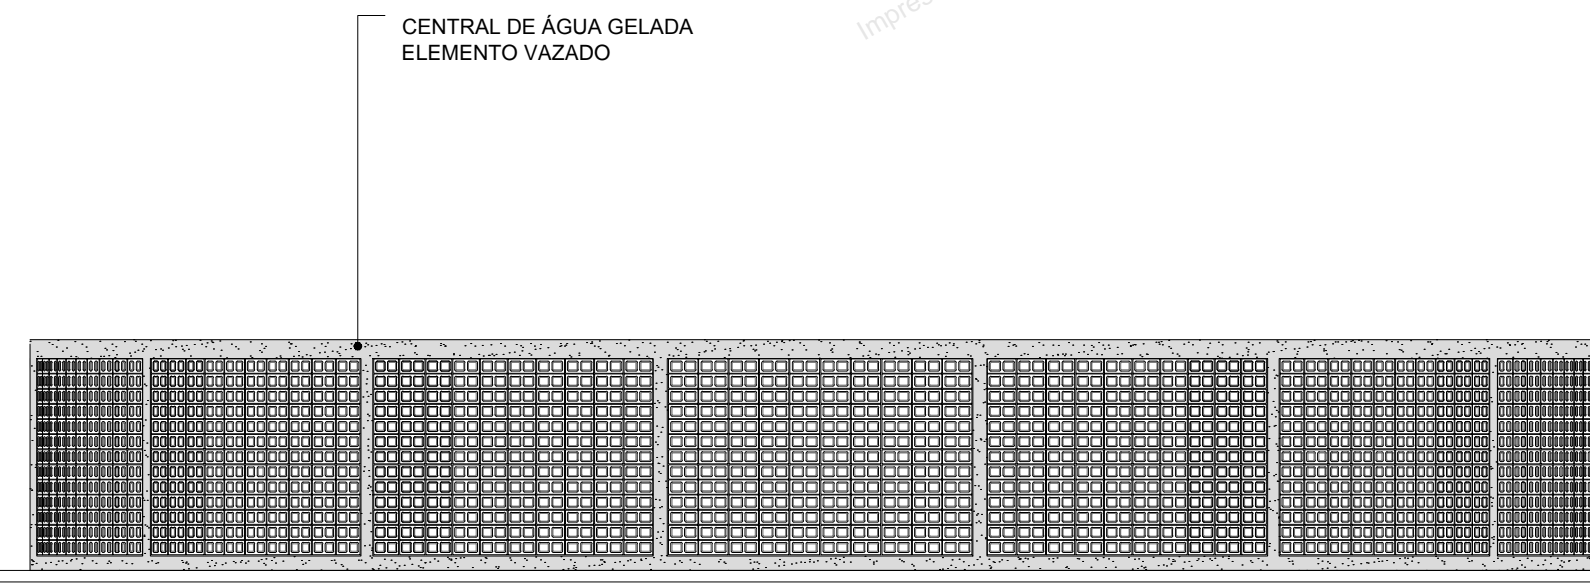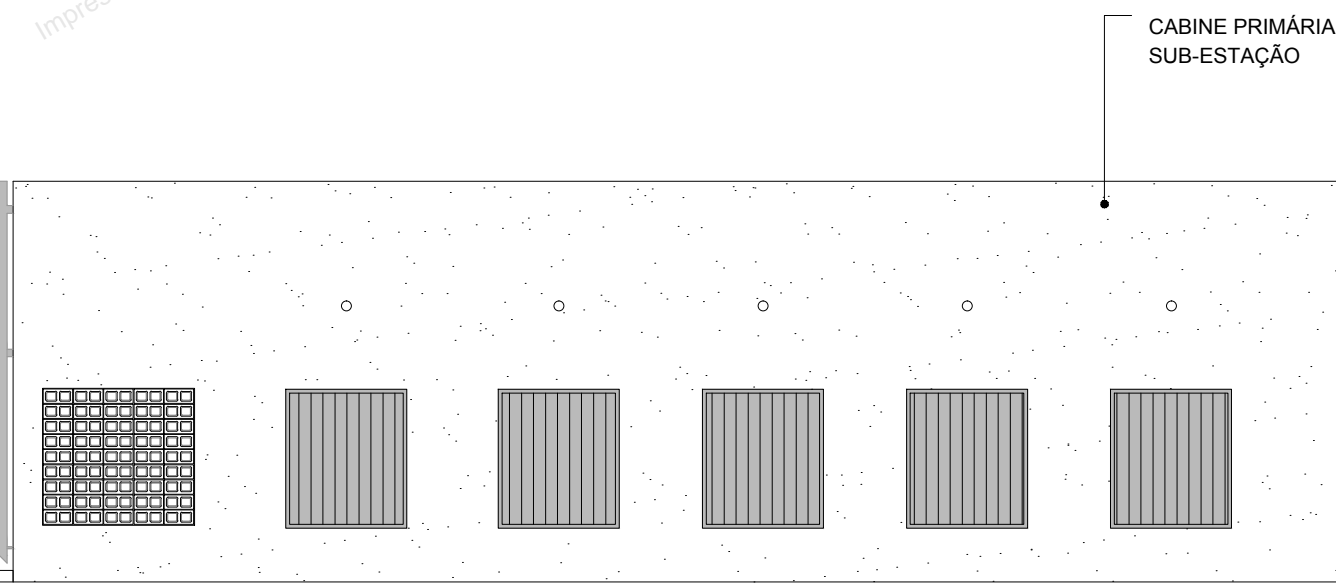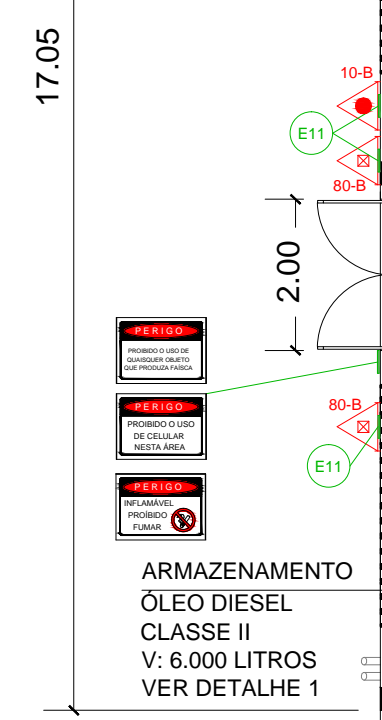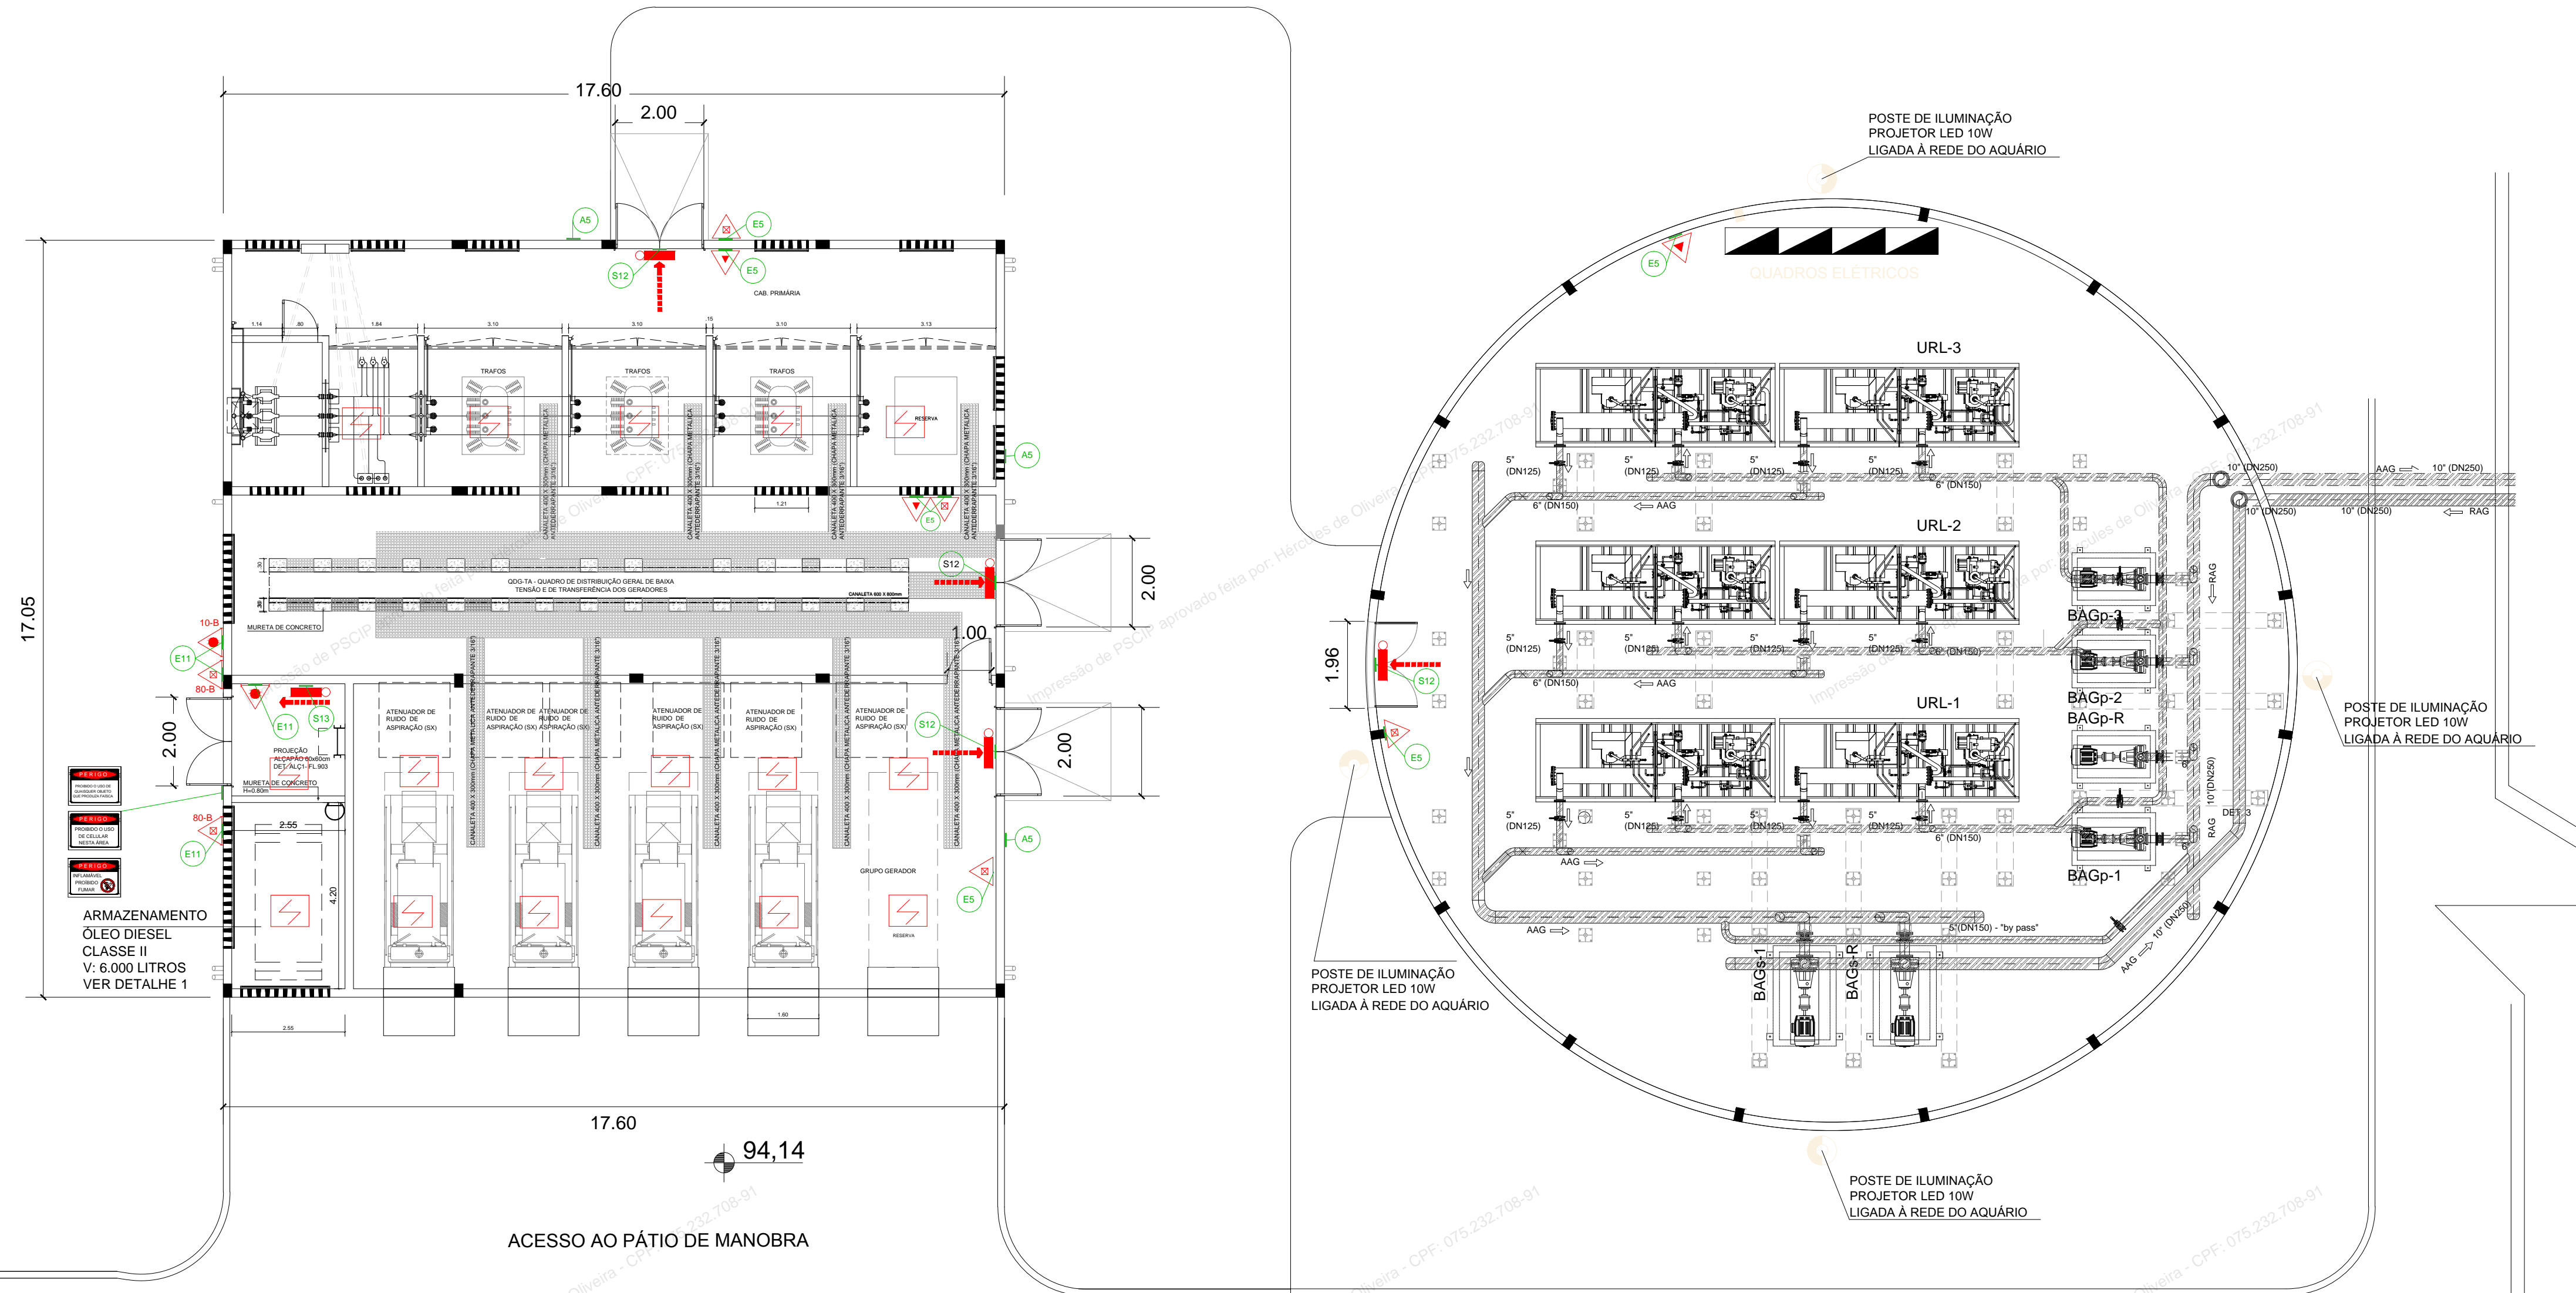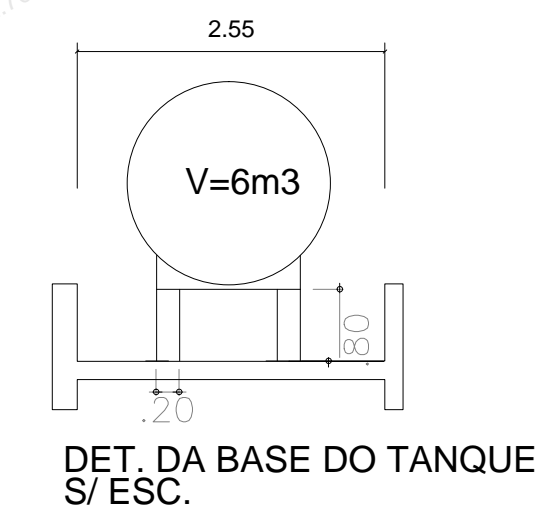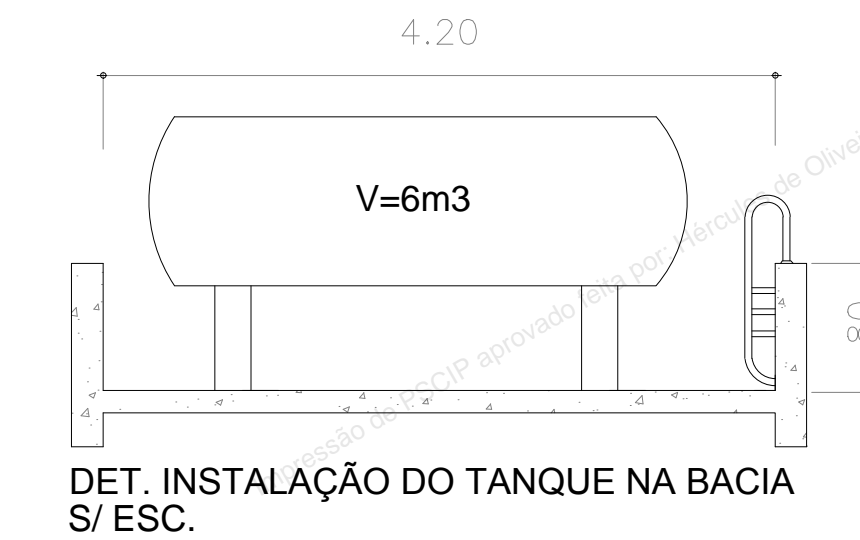

ESPAÇO DESTINADO AO USO EXCLUSIVO DO CBMMs:



ESTADO DE MATO GROSSO DO SUL
 SECRETARIA DE ESTADO DE JUSTIÇA E SEGURANÇA PÚBLICA
 CORPO DE BOMBEIROS MILITAR
SISTEMA PREVENIR
PSCIP APROVADO
 Data: 27 de Setembro de 2019
 Número: 9303



AUTENTICAÇÃO ELETRÔNICA

Para verificar a autenticidade deste PSCIP, consulte o código QRCode ao lado ou acesse <http://sistemas.bombeiros.ms.gov.br/consulta-pscip.xhtml> e informe o número do PSCIP.



PROCESSO DE SEGURANÇA CONTRA INCÊNDIO E PÂNICO

() NOVO () ATUALIZA O PSCIP Nº: (X) SUBSTITUI O PSCIP Nº: 31/50712/2012

GOVERNO DO ESTADO DE MATO GROSSO DO SUL
 AGESUL
 CENTRO DE PESQUISA E DE REABILITAÇÃO DA ICTIOFAUNA PANTANEIRA E AQUÁRIO

TÍTULO DO DESENHO:
PLANTA CENTRALÁGUA GELADA E GRUPO GERADOR

OCUPAÇÃO:
 LOCAL DE REUNIÃO DE PÚBLICO

RAZÃO SOCIAL:
 GOVERNO DO ESTADO DE MATO GROSSO DO SUL

NOME FANTASIA:
 AQUÁRIO DO PANTANAL

ENDEREÇO:
 AVENIDA AFONSO PENA S/N-PARQUE DAS NAÇÕES INDÍGENAS-CAMPO GRANDE-MS


DATA: JUNHO 2019 **REVISÃO:**

Nº ART/RRT: 1320190051858


OBSERVAÇÕES: ESCALA: PRANCHA:
08/ 12

RESPONSÁVEL TÉCNICO: Nome: HÉRCULES DE OLIVEIRA
 Título: ENG. CIVIL
 Registro: CREAMS 1649/D
 CPF/RG 075232708-91

PROPRIETÁRIO/RESPONSÁVEL PELO USO:
 LUIZ ROBERTO MARTINS ARAUJO
 CPF 108930081-68

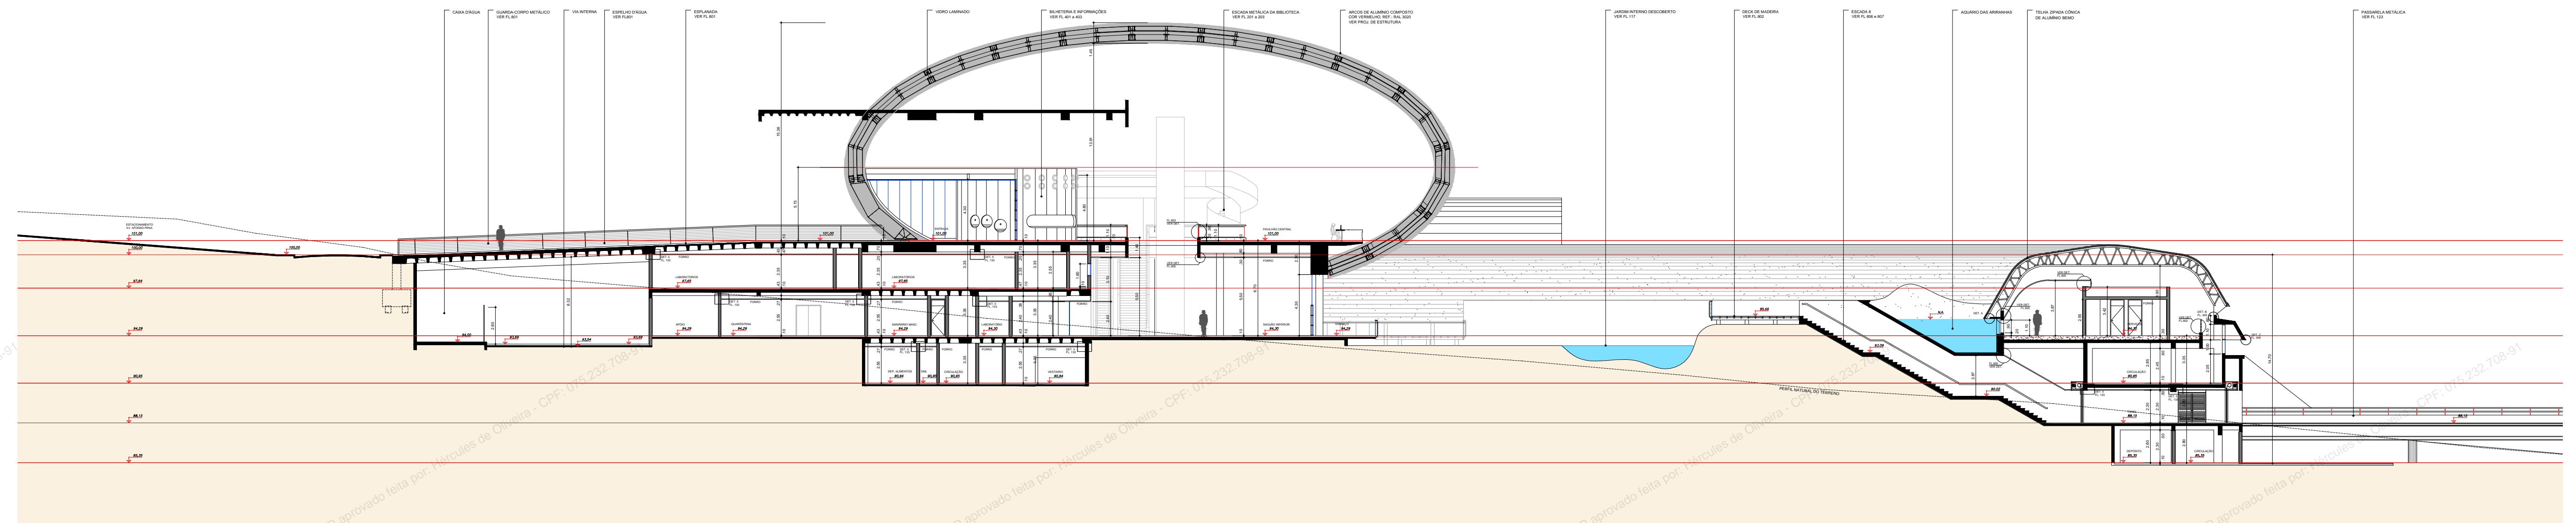

CORTE A
ESC:1/250

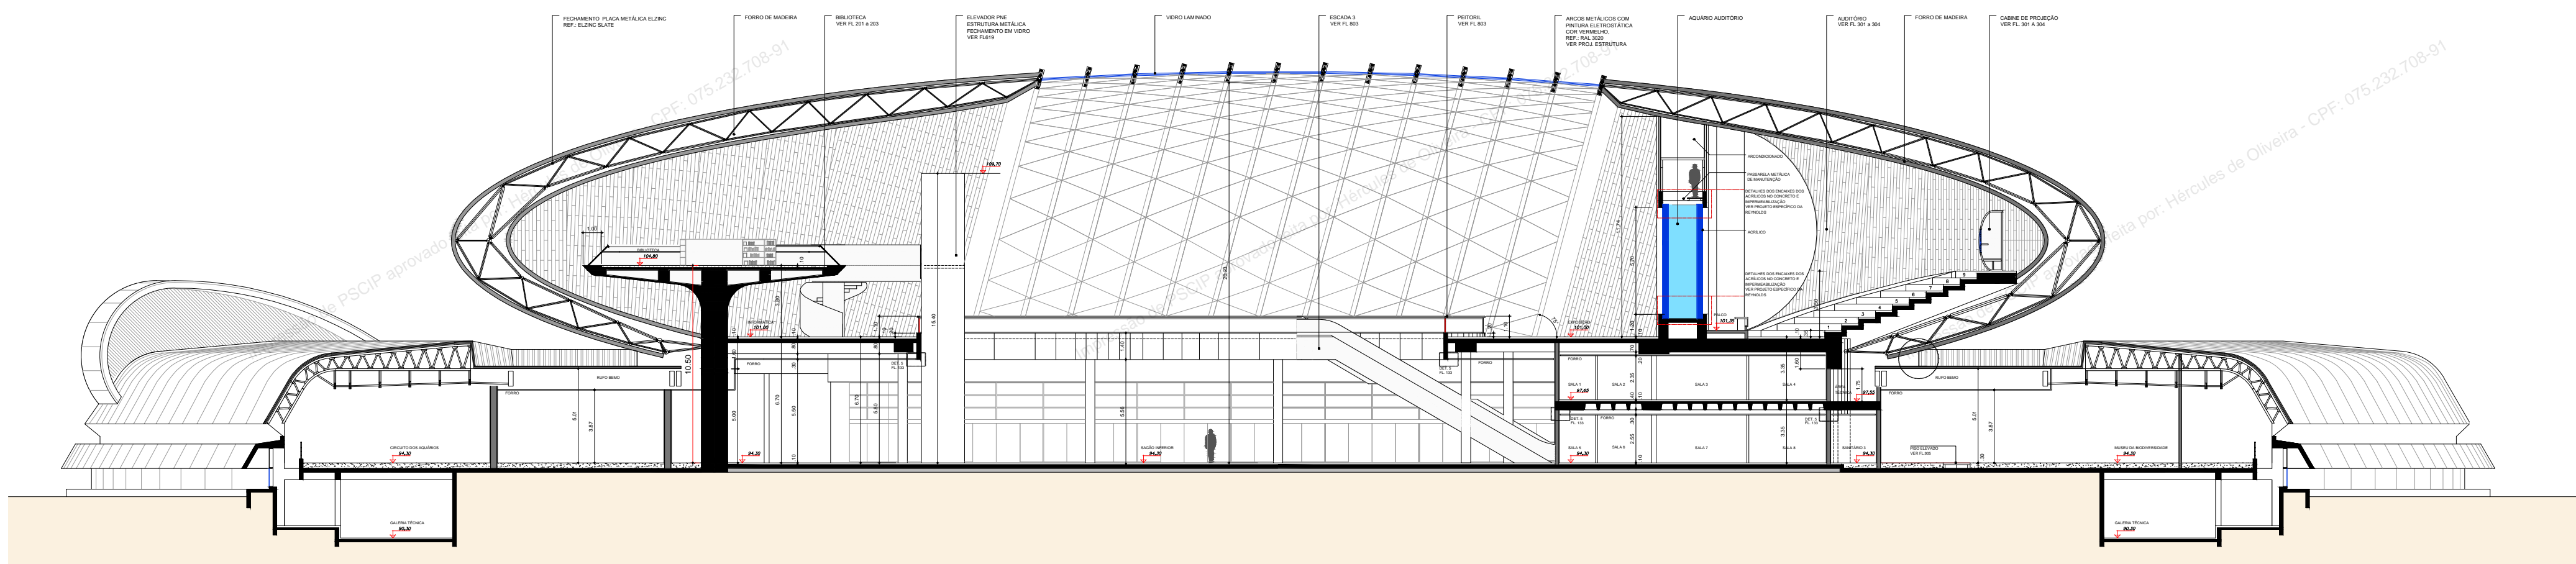

CORTE B
ESC:1/250

ESPAÇO DESTINADO AO USO EXCLUSIVO DO CBMMMS:

ESTADO DE MATO GROSSO DO SUL
SECRETARIA DE ESTADO DE JUSTIÇA E SEGURANÇA PÚBLICA
CORPO DE BOMBEIROS MILITAR
SISTEMA PREVENIR
PSCIP APROVADO
Data: 27 de Setembro de 2019
Número: 9303

AUTENTICAÇÃO ELETRÔNICA

Para verificar a autenticidade deste PSCIP, consulte o código QRCode ao lado ou acesse <http://sistemas.bombeiros.ms.gov.br/consulta-pscip.xhtml> e informe o número do PSCIP.



PROCESSO DE SEGURANÇA CONTRA INCÊNDIO E PÂNICO

() NOVO () ATUALIZA O PSCIP Nº: (X) SUBSTITUI O PSCIP Nº: 31/50712/2012

GOVERNO DO ESTADO DE MATO GROSSO DO SUL
AGESUL
CENTRO DE PESQUISA E DE REABILITAÇÃO DA ICTIOFAUNA PANTANEIRA E AQUÁRIO

TÍTULO DO DESENHO:

OCUPAÇÃO:
LOCAL DE REUNIÃO DE PÚBLICO

RAZÃO SOCIAL:
GOVERNO DO ESTADO DE MATO GROSSO DO SUL

NOME FANTASIA:
AQUÁRIO DO PANTANAL

ENDEREÇO:
AVENIDA AFONSO PENA S/N-PARQUE DAS NAÇÕES INDÍGENAS-CAMPO GRANDE-MS


DATA: JUNHO 2019 REVISÃO:

Nº ART/VRT: 1320190051858


OBSERVAÇÕES:

QUADRO DE ÁREAS GERAL: ESCALA: PRANCHA:
Área total do Lote/Terreno: 87.865,58 m2
Área total construída: 20.728,63 m2
09/12

RESPONSÁVEL TÉCNICO: PROPRIETÁRIO/RESPONSÁVEL PELO USO:
Nome: HÉRCULES DE OLIVEIRA
Título: ENG. CIVIL
Registro: CREAMS 1649/D
CPF/RG 075232708-91
LUIZ ROBERTO MARTINS ARAUJO
CPF 108930081-68




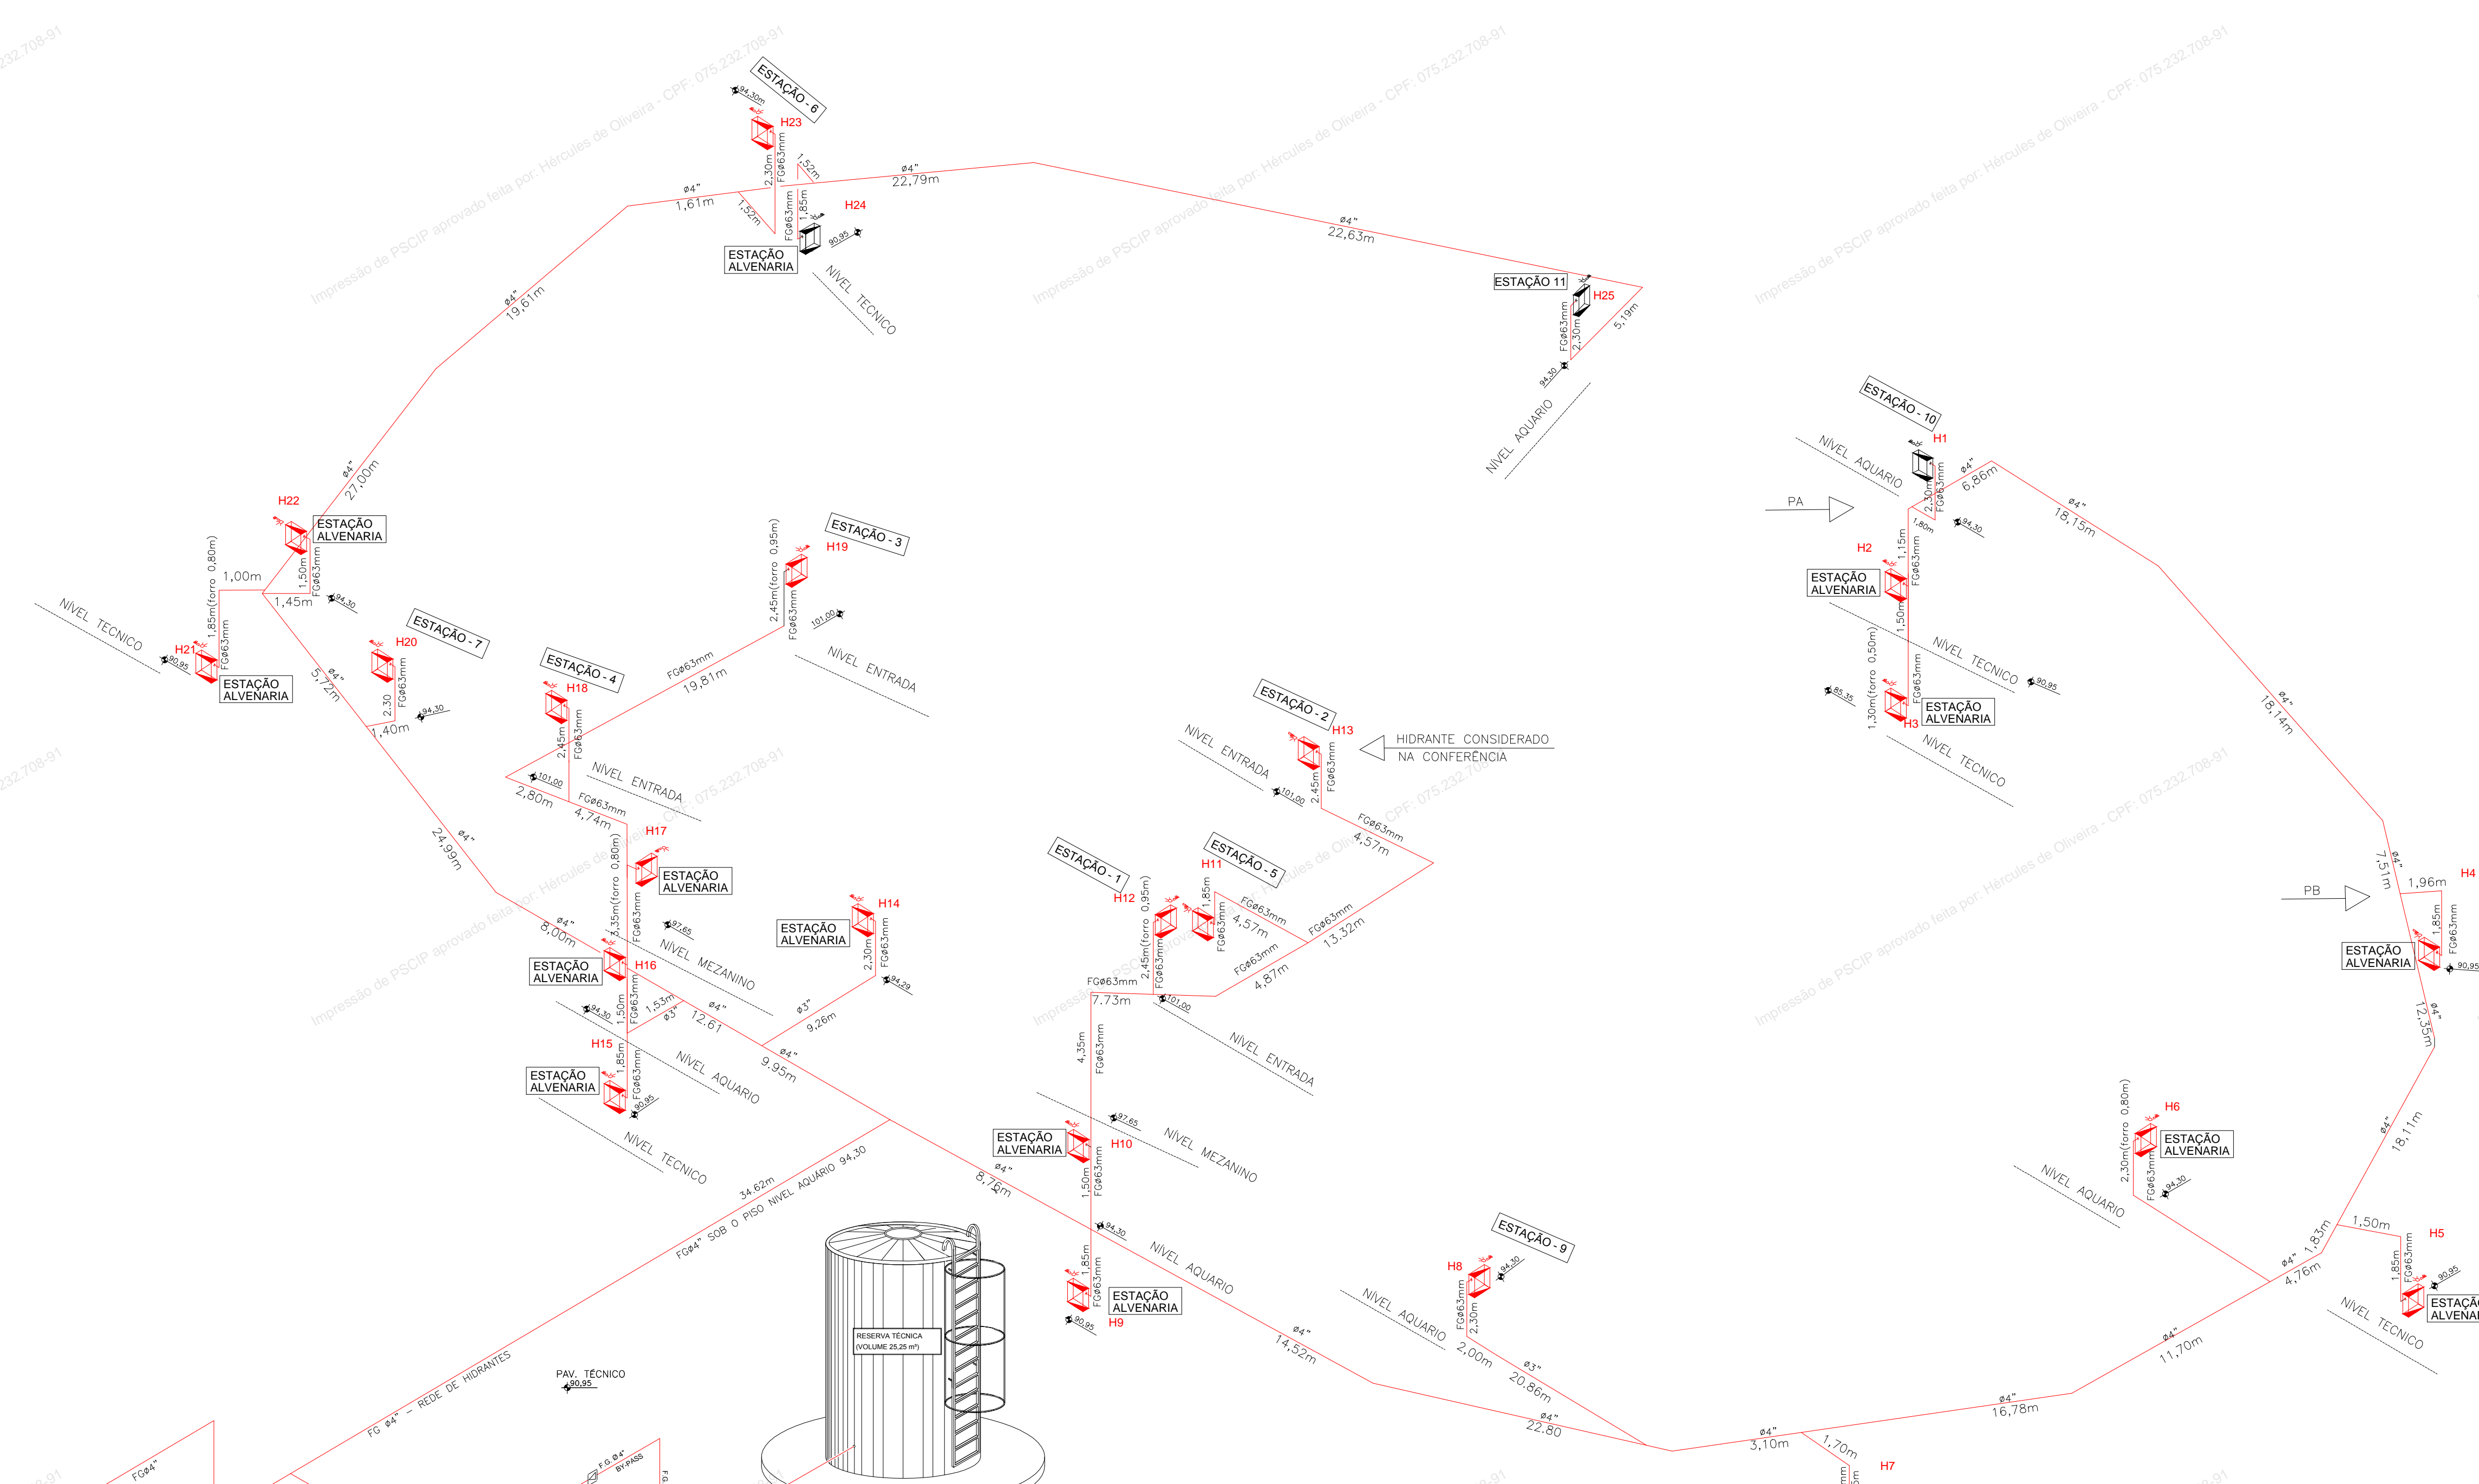


ESQ. ISOMÉTRICO S/ ESCALA

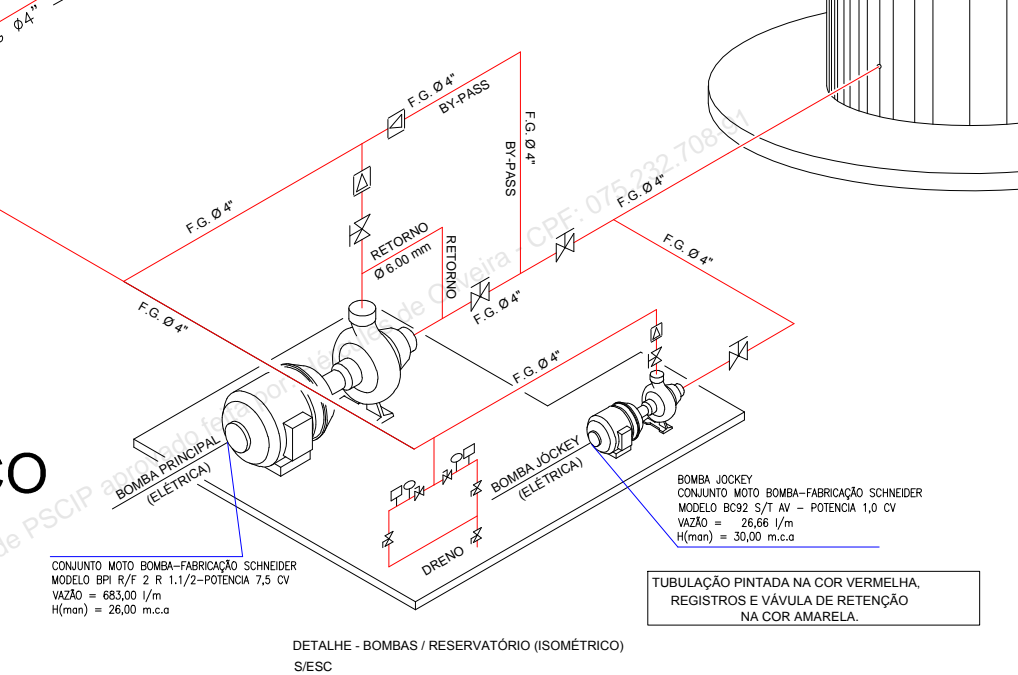

EXCLUSIVO PARA INCÊNDIO
RESERVATÓRIO D'ÁGUA METÁLICO 25,25m³
CILINDRICA VERTICAL - FUNDO CÔNICO
DIÂMETRO = 2,86m
ALTURA = 4,50m

- LEGENDA**
- VÁLVULA DE RETENÇÃO
 - REGISTRO DE GAVETA
 - VÁLVULA ESFERA
 - MANÔMETRO
 - PRESSOSTATO

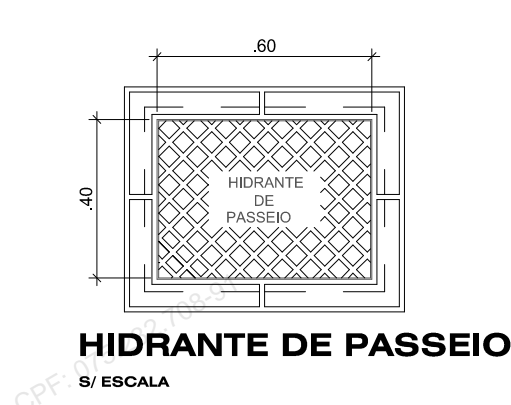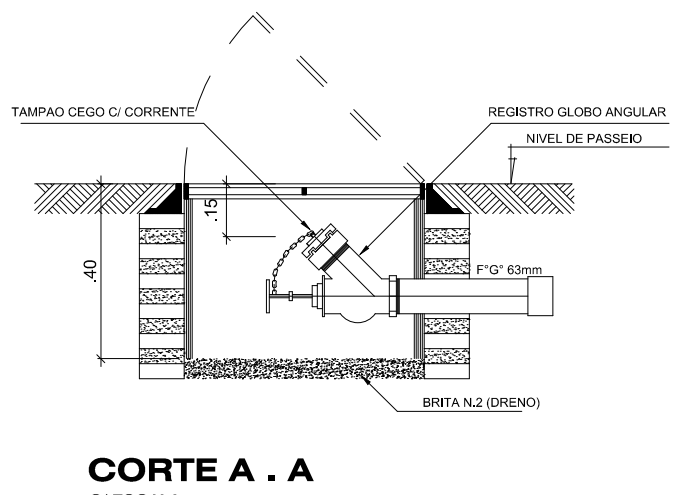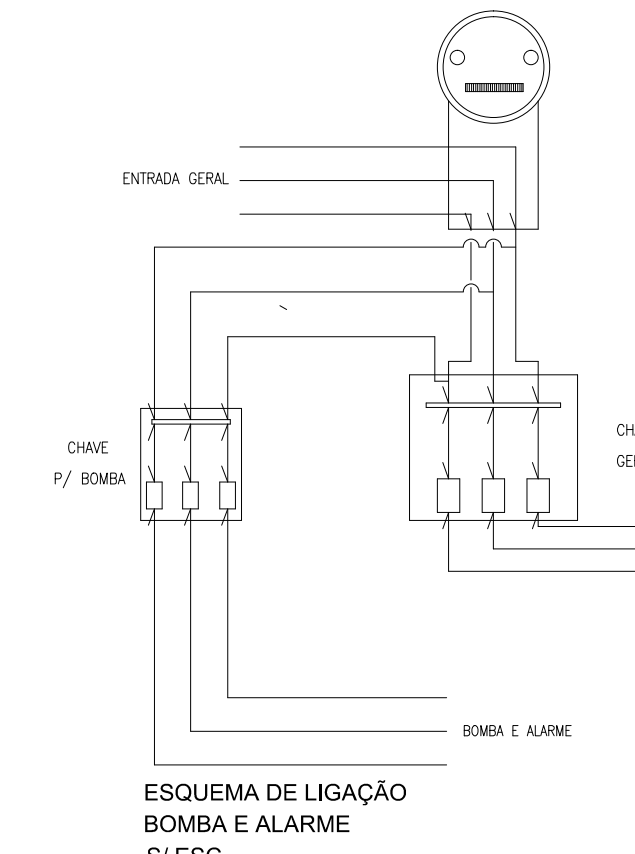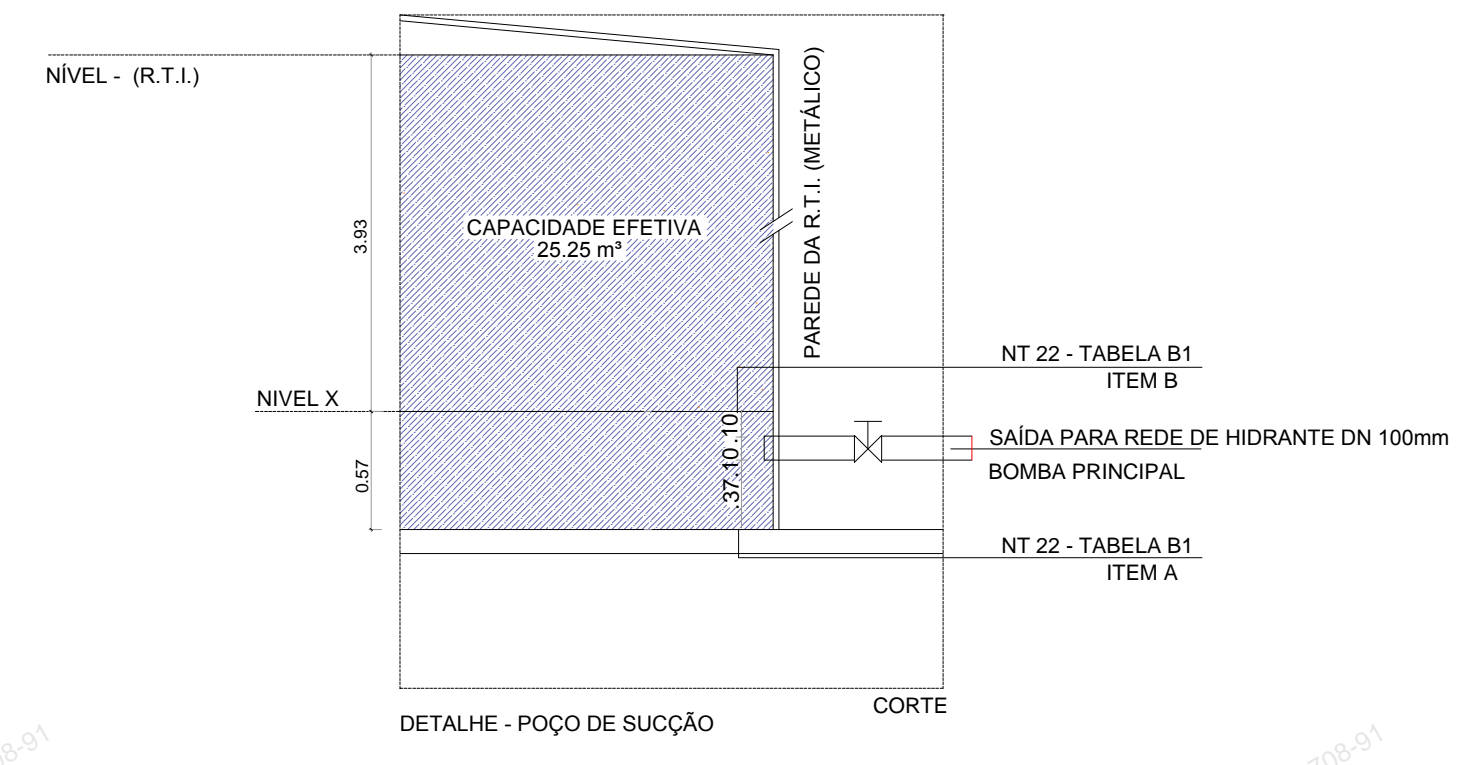

ESPAÇO DESTINADO AO USO EXCLUSIVO DO CBMMs:

ESTADO DE MATO GROSSO DO SUL
SECRETARIA DE ESTADO DE JUSTIÇA E SEGURANÇA PÚBLICA
CORPO DE BOMBEIROS MILITAR
SISTEMA PREVENIR
PSCIP APROVADO
Data: 27 de Setembro de 2019
Número: 9303

AUTENTICAÇÃO ELETRÔNICA

Para verificar a autenticidade deste PSCIP, consulte o código QRCode ao lado ou acesse <http://sistemas.bombeiros.ms.gov.br/consulta-pscip.xhtml> e informe o número do PSCIP.

PROCESSO DE SEGURANÇA CONTRA INCÊNDIO E PÂNICO

() NOVO () ATUALIZA O PSCIP Nº: (X) SUBSTITUI O PSCIP Nº: 31/50712/2012

GOVERNO DO ESTADO DE MATO GROSSO DO SUL
AGESUL
CENTRO DE PESQUISA E DE REABILITAÇÃO DA ICTIOFAUNA PANTANEIRA E AQUÁRIO

TÍTULO DO DESENHO:
ISOMÉTRICO

OCUPAÇÃO:
LOCAL DE REUNIÃO DE PÚBLICO

RAZÃO SOCIAL:
GOVERNO DO ESTADO DE MATO GROSSO DO SUL

NOME FANTASIA:
AQUÁRIO DO PANTANAL

ENDEREÇO:
AVENIDA AFONSO PENA S/N-PARQUE DAS NAÇÕES INDÍGENAS-CAMPO GRANDE-MS

DATA: JUNHO 2019 **REVISÃO:**

Nº ART/RRT: 1320190051858


OBSERVAÇÕES:

QUADRO DE ÁREAS GERAL:
Área total do Lote/Terreno: 87.865,58 m²
Área total construída: 20.728,63 m²


ESCALA: **FRANCHA:**
10/12

RESPONSÁVEL TÉCNICO: Nome: HÉRCULES DE OLIVEIRA
Título: ENG. CIVIL
Registro: CREAMS 1649/D
CPF/RG 075232708-91


PROPRIETÁRIO/RESPONSÁVEL PELO USO:
LUIZ ROBERTO MARTINS ARAUJO
CPF 108930081-68

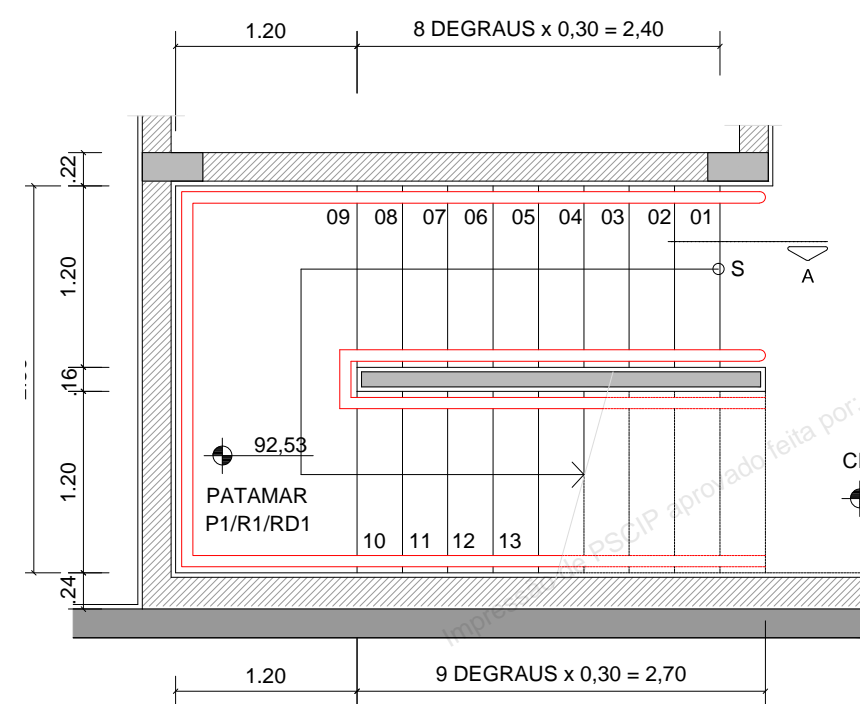


ESCADA 5 - PLANTA PAV. TÉCNICO - NÍVEL 90,95 ESC.: 1:50

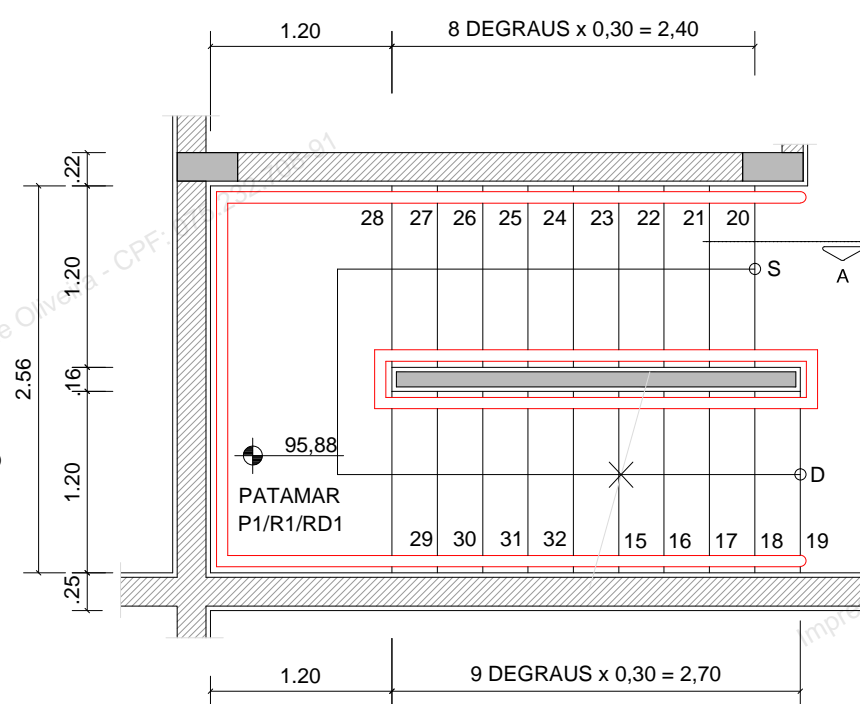


ESCADA 5 - PLANTA AQUÁRIO - NÍVEL 94,30 ESC.: 1:50

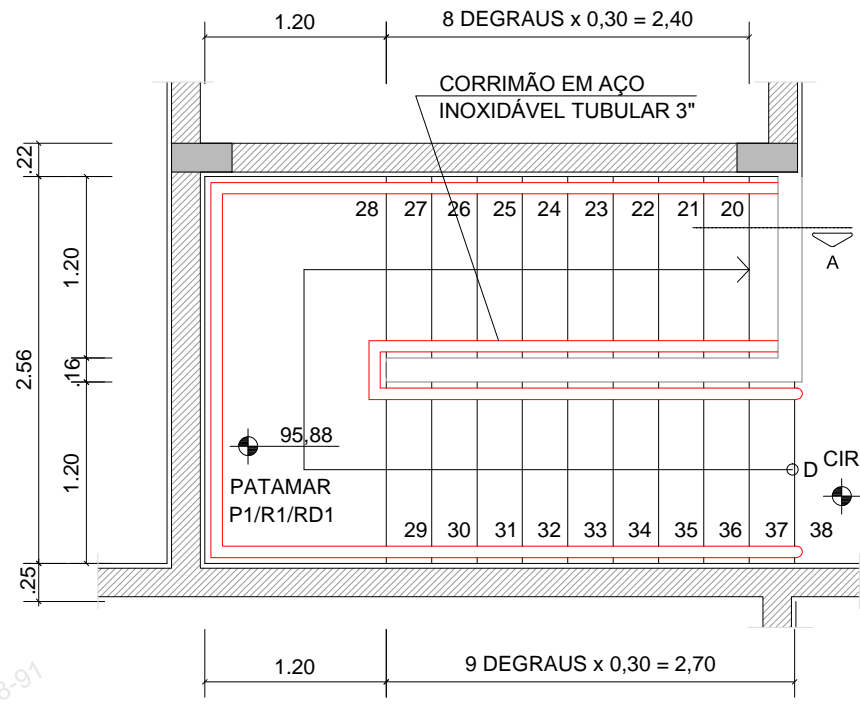


ESCADA 5 - PLANTA MEZANINO - NÍVEL 97,65 ESC.: 1:50

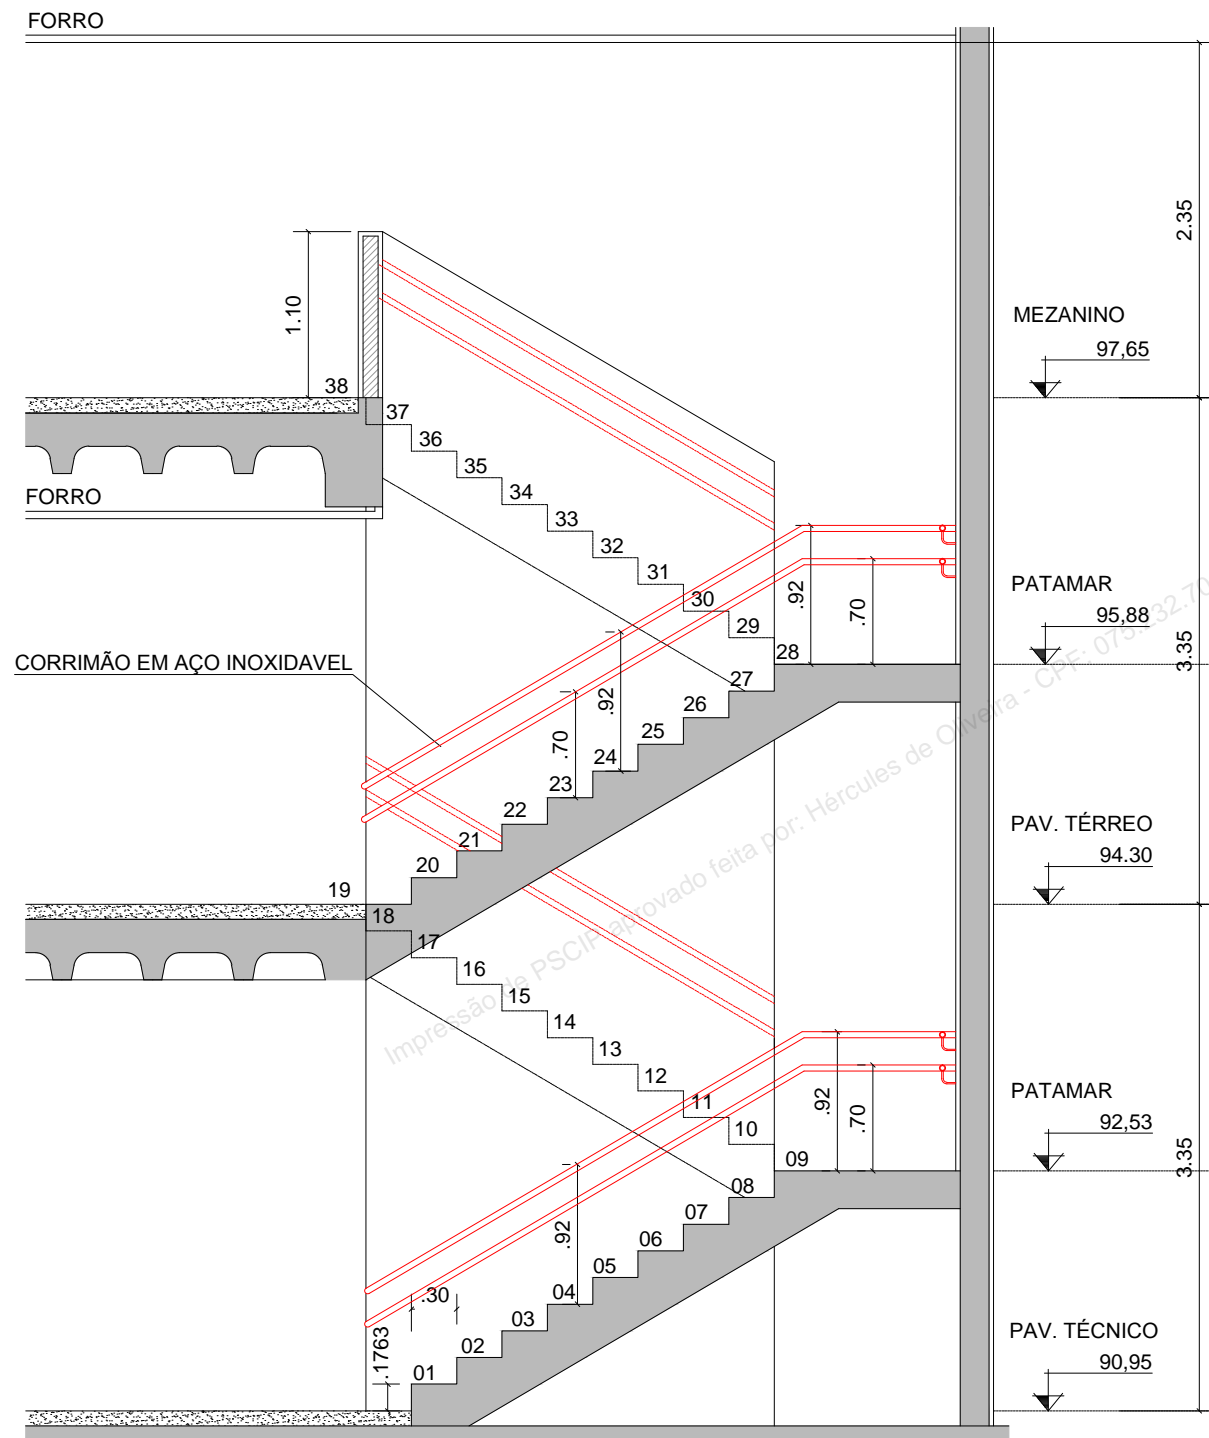


ESCADA 5 - SEÇÃO A ESC.: 1:50

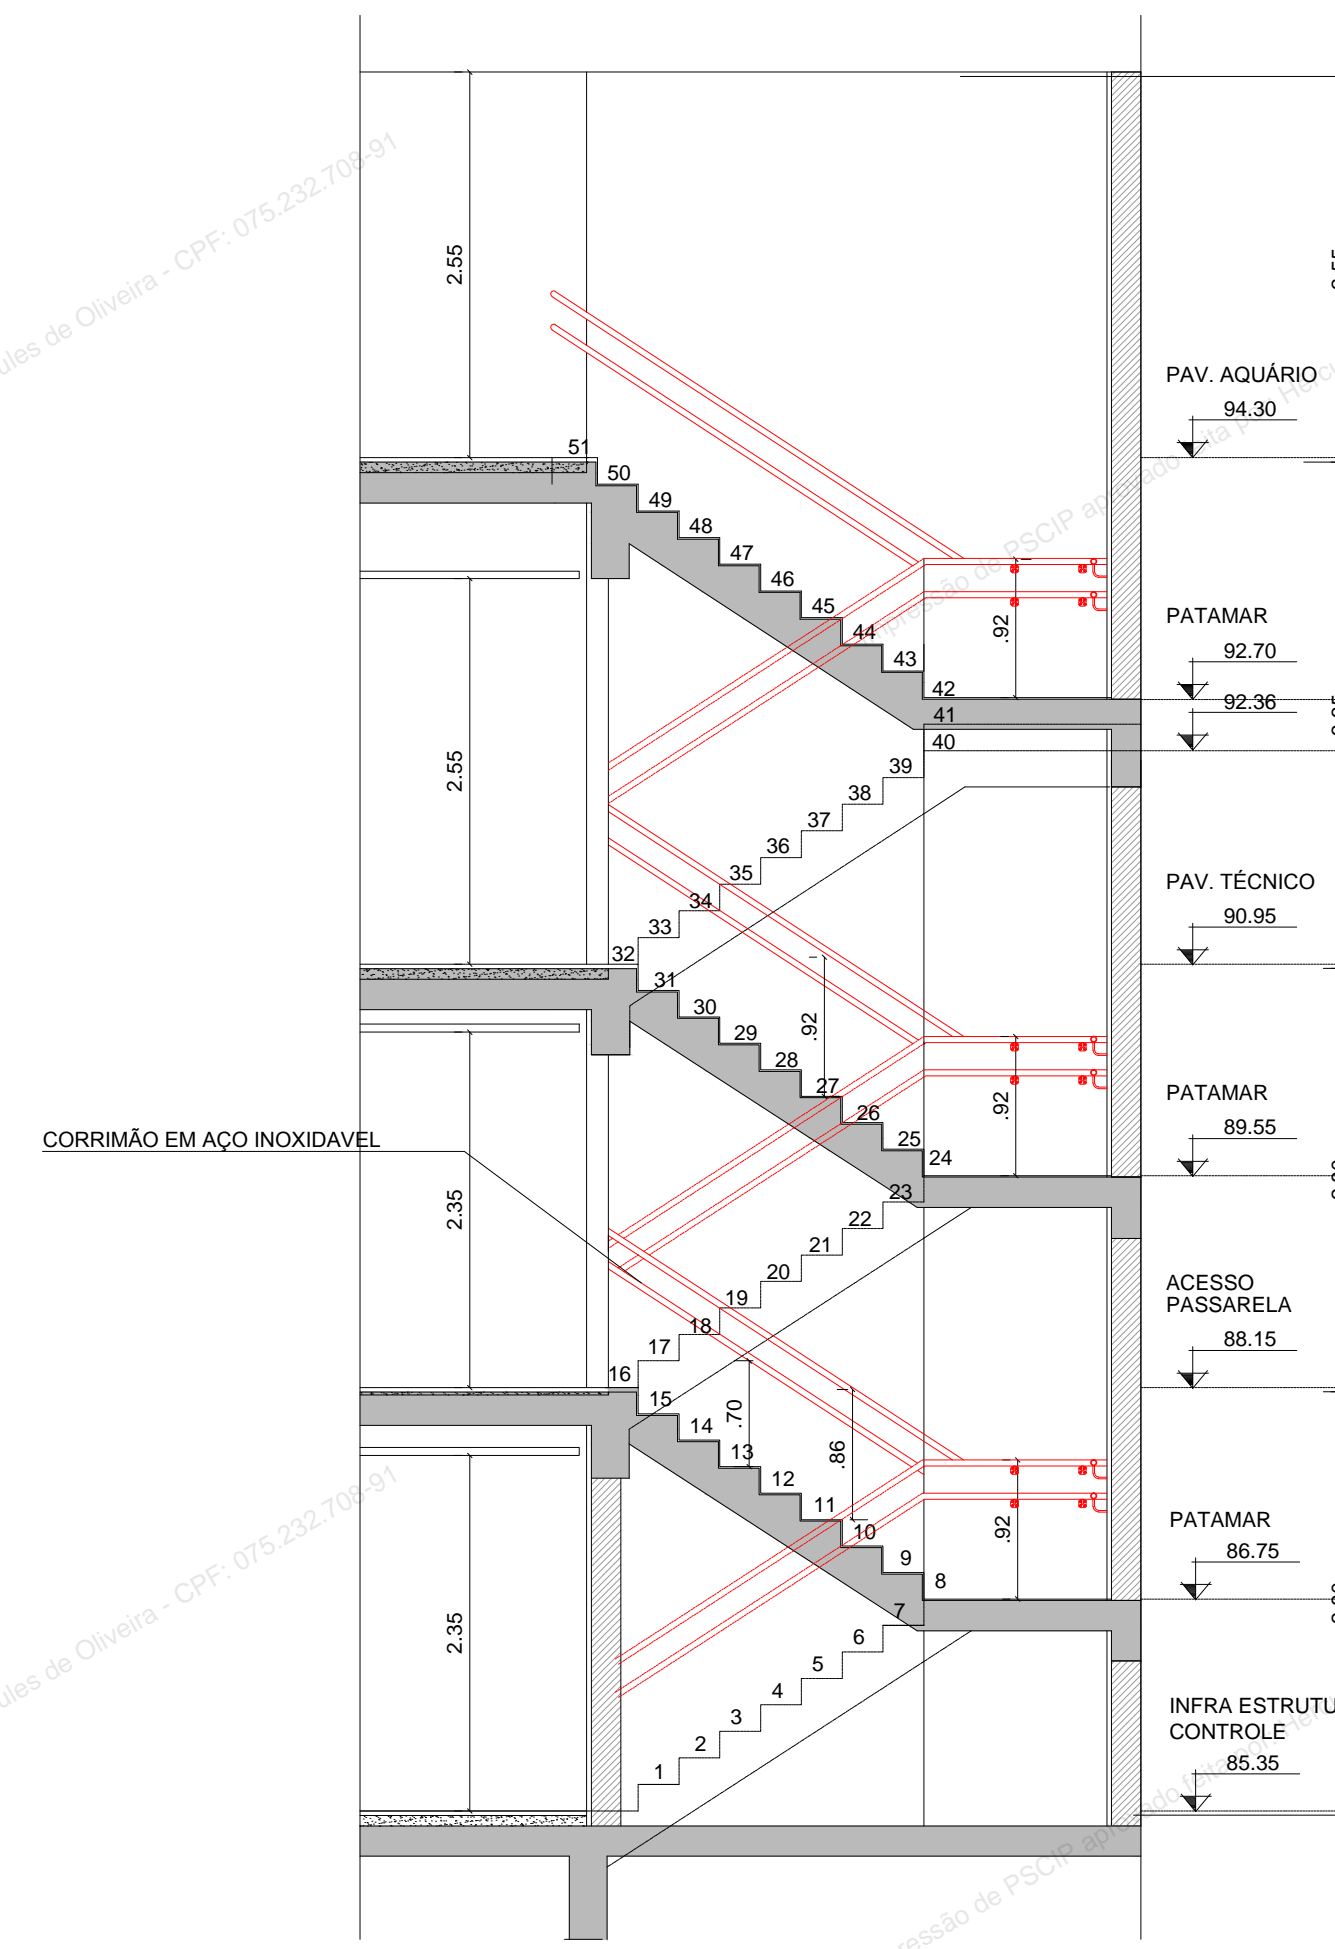


ESCADA 9 - SEÇÃO A ESC.: 1:50

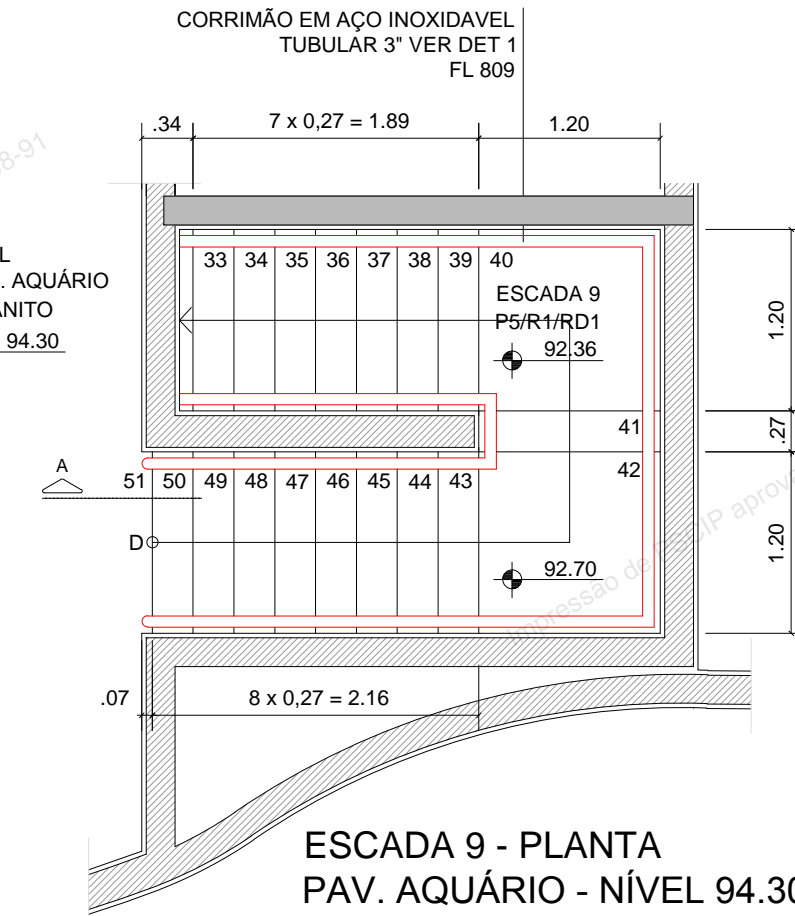


ESCADA 9 - PLANTA PAV. AQUÁRIO - NÍVEL 94,30 ESC.: 1:50

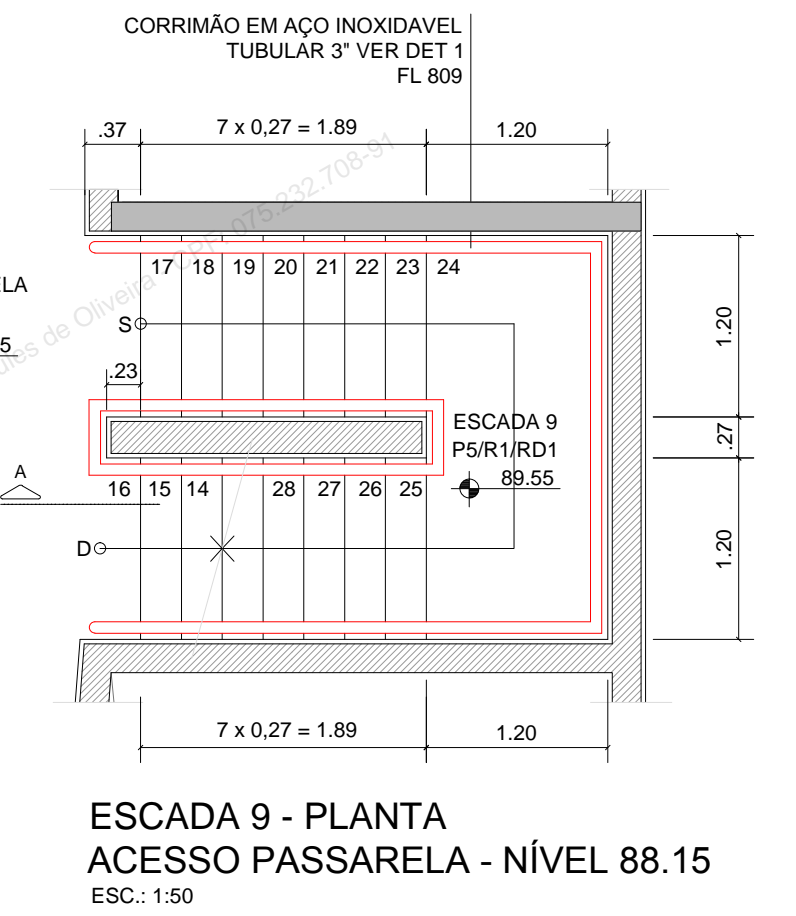


ESCADA 9 - PLANTA ACESSO PASSARELA - NÍVEL 88,15 ESC.: 1:50

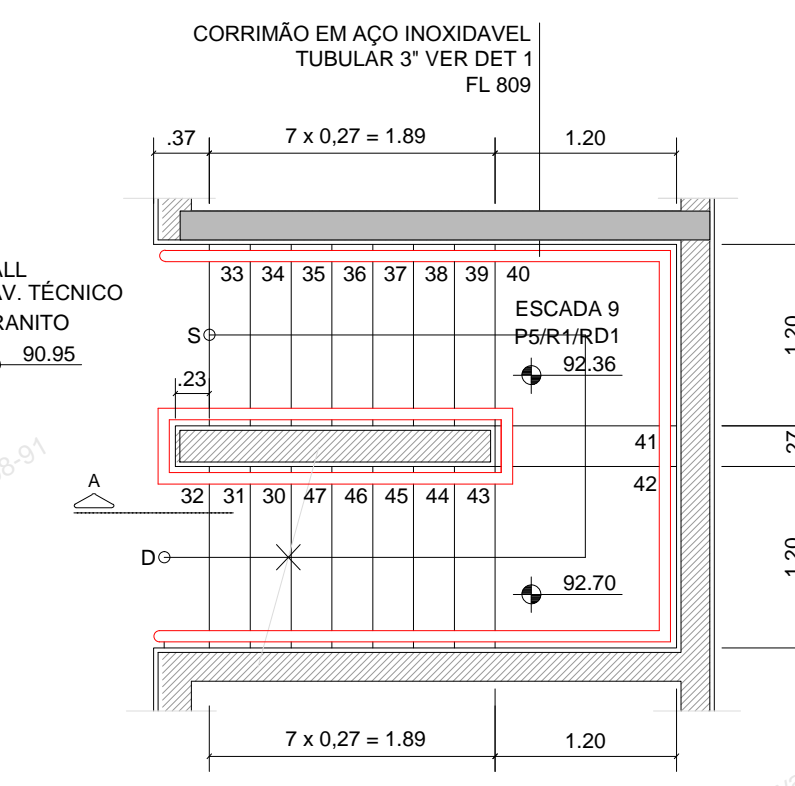


ESCADA 9 - PLANTA PAV. TÉCNICO - NÍVEL 90,95 ESC.: 1:50

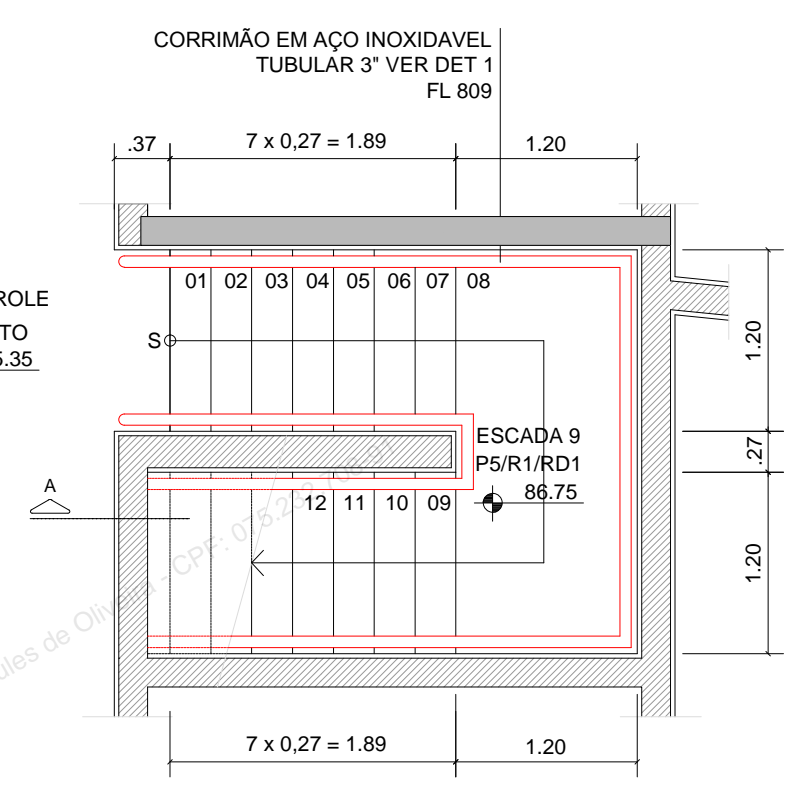


ESCADA 9 - PLANTA INFRAESTRUTURA - NÍVEL 85,35 ESC.: 1:50

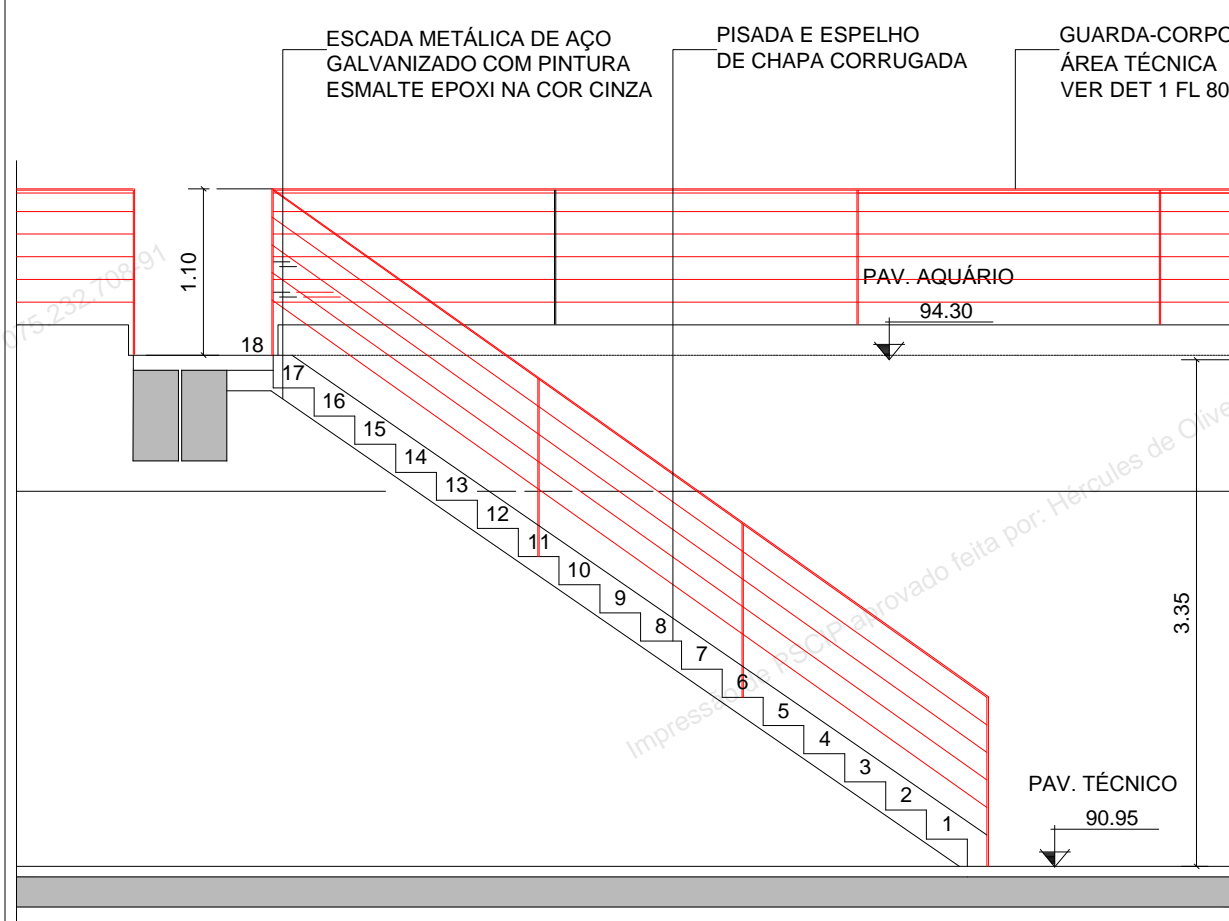


ESCADA 10 - SEÇÃO A ESC.: 1:50

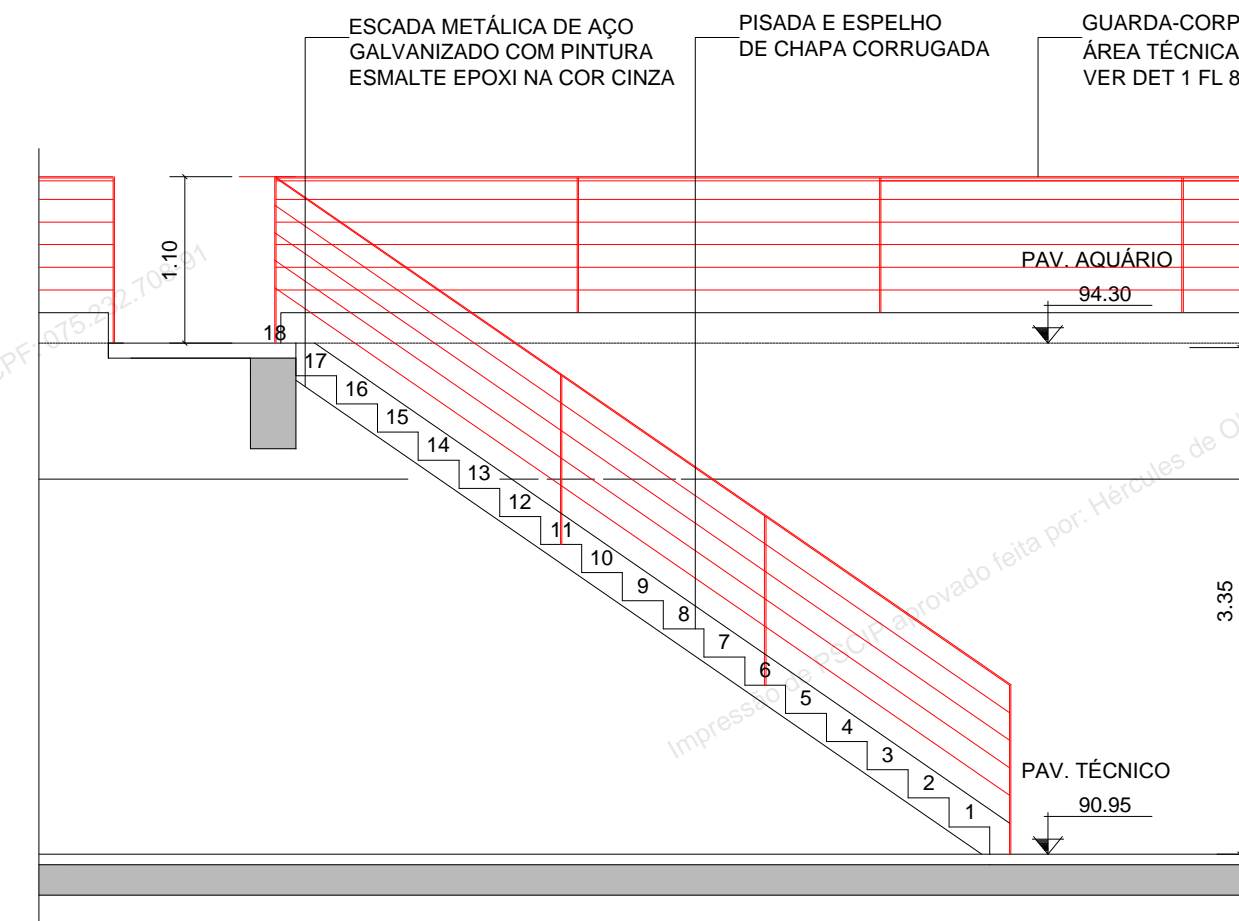


ESCADA 11 - SEÇÃO A ESC.: 1:50

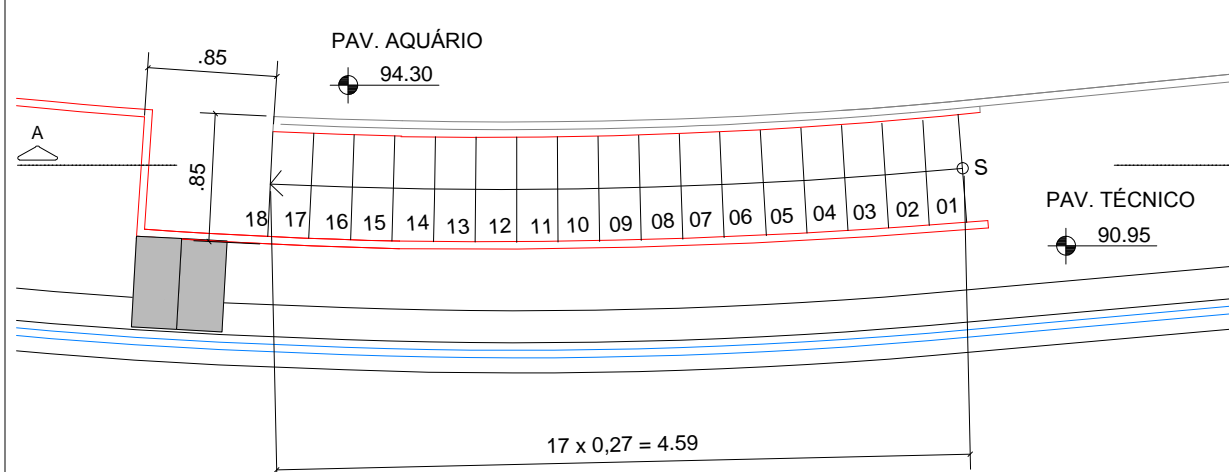


ESCADA TÉCNICA 10 - PLANTA PAV. AQUÁRIO - NÍVEL 94,30 ESC.: 1:50

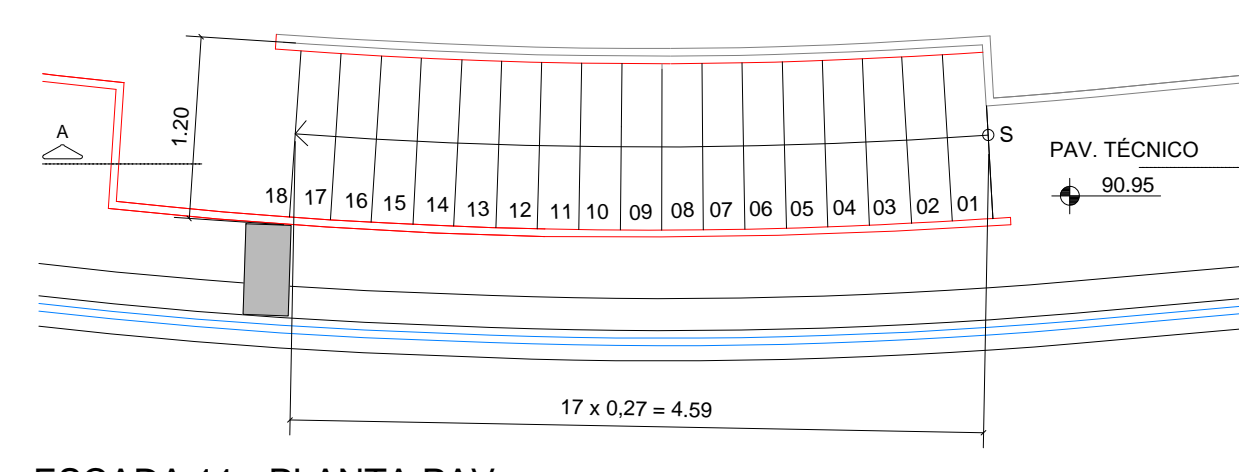


ESCADA 11 - PLANTA PAV. AQUÁRIO - NÍVEL 94,30 ESC.: 1:50

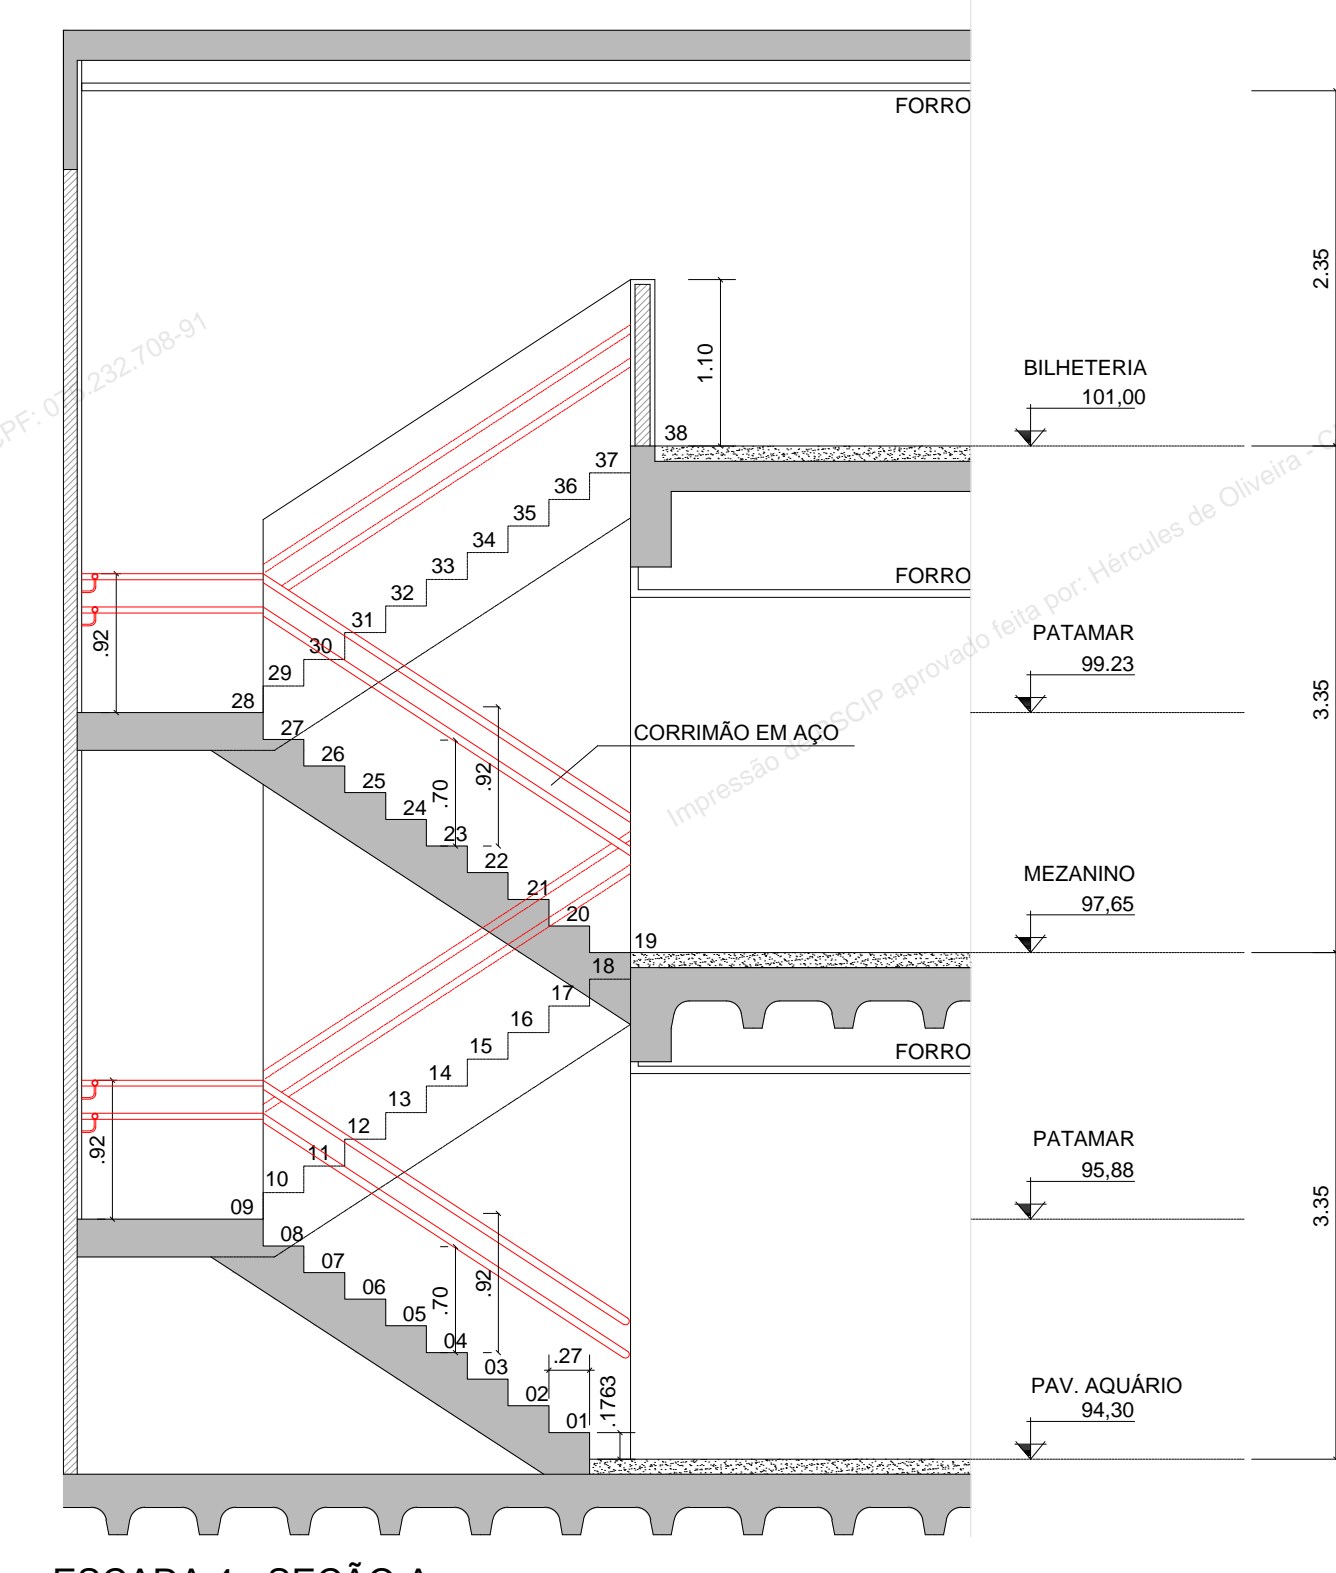

ESCADA 4 - SEÇÃO A ESC.: 1:50

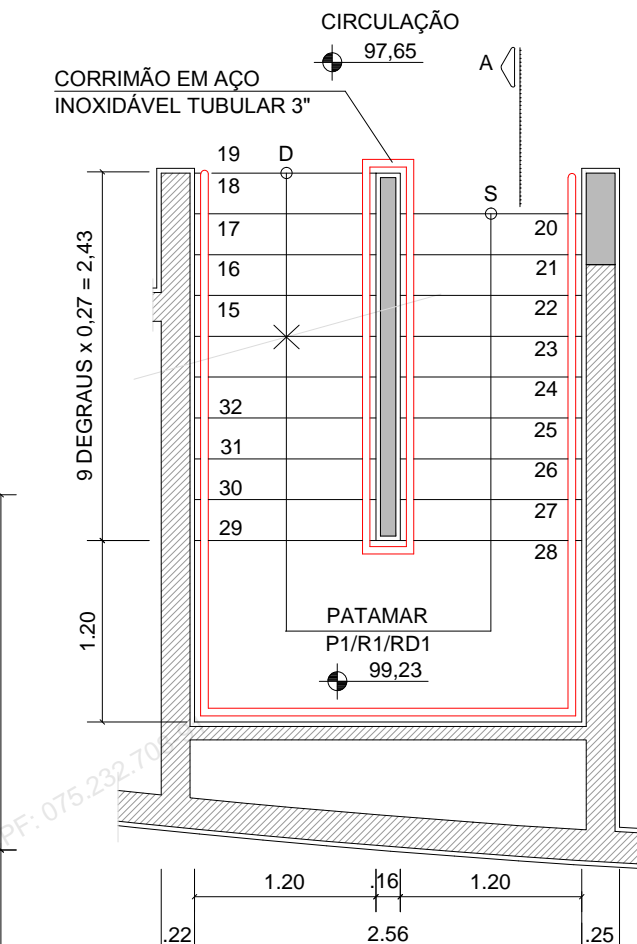

ESCADA 4 - PLANTA MEZANINO - NÍVEL 97,65 ESC.: 1:50

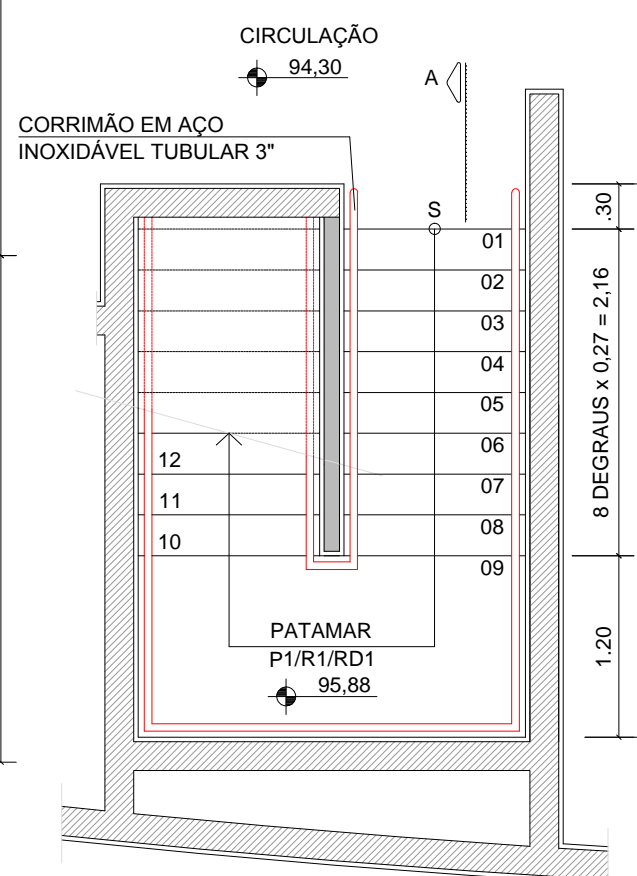

ESCADA 4 - PLANTA AQUÁRIO - NÍVEL 94,30 ESC.: 1:50

ESPAÇO DESTINADO AO USO EXCLUSIVO DO CBMMs:

ESTADO DE MATO GROSSO DO SUL
SECRETARIA DE ESTADO DE JUSTIÇA E SEGURANÇA PÚBLICA
CORPO DE BOMBEIROS MILITAR
SISTEMA PREVENIR
PSCIP APROVADO
Data: 27 de Setembro de 2019
Número: 9303
AUTENTICAÇÃO ELETRÔNICA

Para verificar a autenticidade deste PSCIP, consulte o código QRCode ao lado ou acesse <http://sistemas.bombeiros.ms.gov.br/consulta-pscip.xhtml> e informe o número do PSCIP.

PROCESSO DE SEGURANÇA CONTRA INCÊNDIO E PÂNICO
() NOVO () ATUALIZA O PSCIP Nº: (X) SUBSTITUI O PSCIP Nº: 31/507/12/2012






GOVERNO DO ESTADO DE MATO GROSSO DO SUL
AGESUL
CENTRO DE PESQUISA E DE REABILITAÇÃO DA ICTIOFAUNA PANTANEIRA E AQUÁRIO

TÍTULO DO DESENHO:
DETALHE ESCADA NÍVEL 94,30
OCUPAÇÃO:
LOCAL DE REUNIÃO DE PÚBLICO
RAZÃO SOCIAL:
GOVERNO DO ESTADO DE MATO GROSSO DO SUL
NOME FANTASIA:
AQUÁRIO DO PANTANAL
ENDEREÇO:
AVENIDA AFONSO PENA S/N-PARQUE DAS NAÇÕES INDÍGENAS-CAMPO GRANDE-MS
DATA: JUNHO 2019 REVISÃO:
Nº ART/RRT: 1320190051858
OBSERVAÇÕES:
QUADRO DE ÁREAS GERAL:
Área total do Lote/Terreno: 87.865,58 m²
Área total construída: 20.728,63 m²








ESCALA: PRANCHA:
11/ 12

RESPONSÁVEL TÉCNICO: Nome: HÉRCULES DE OLIVEIRA
Título: ENG. CIVIL
Registro: CREAMS 1649/D
CPF/RG 075232708-91

PROPRIETÁRIO/RESPONSÁVEL PELO USO:
LUIZ ROBERTO MARTINS ARAUJO
CPF 108930081-68

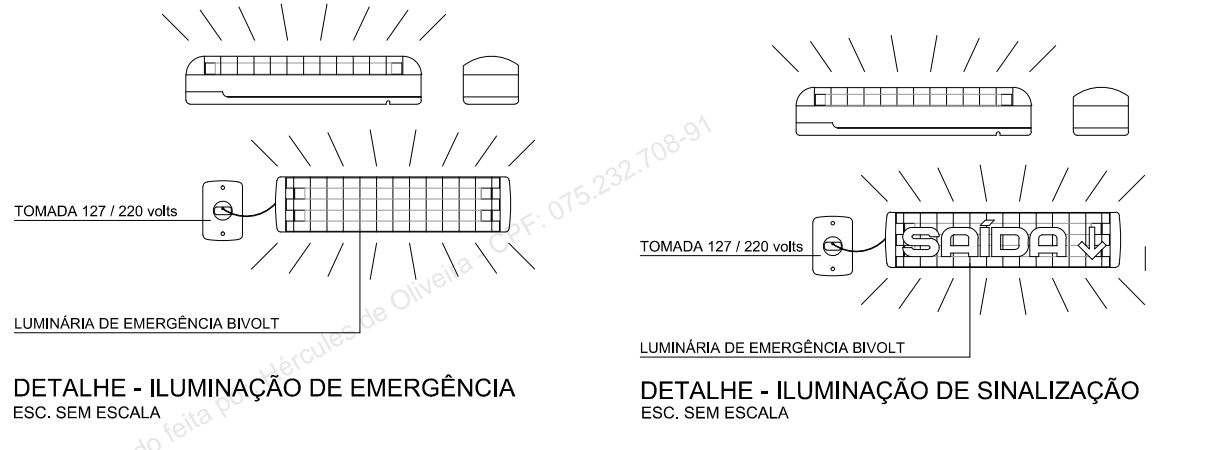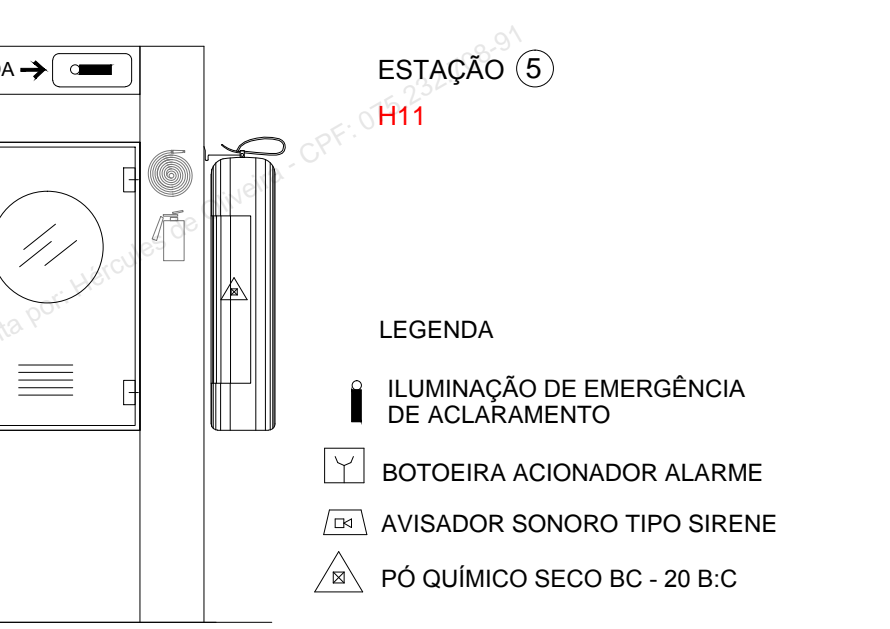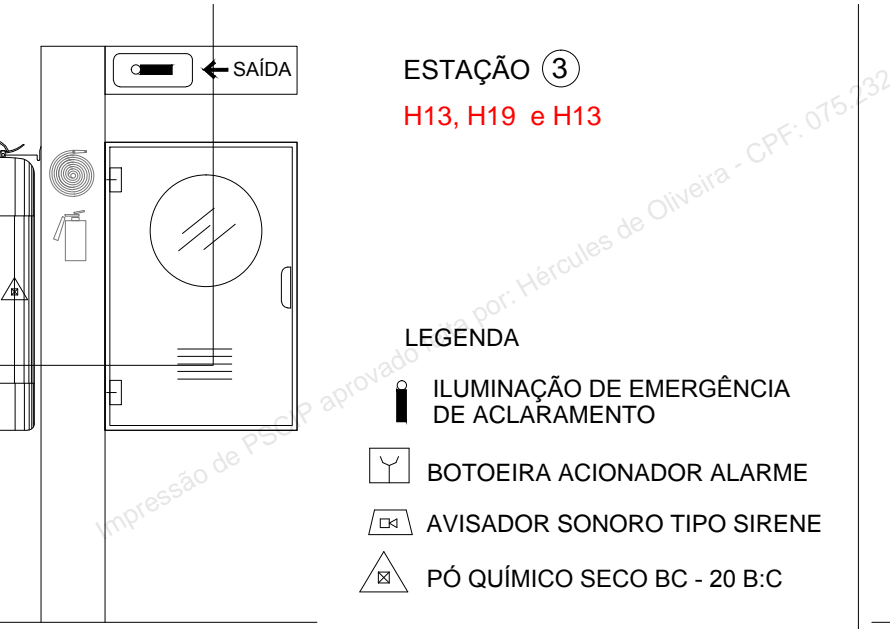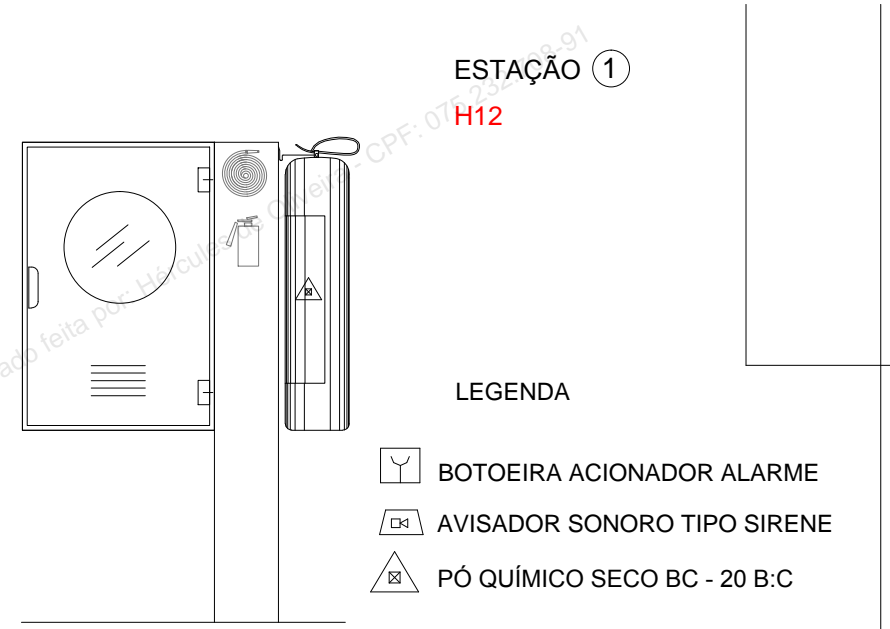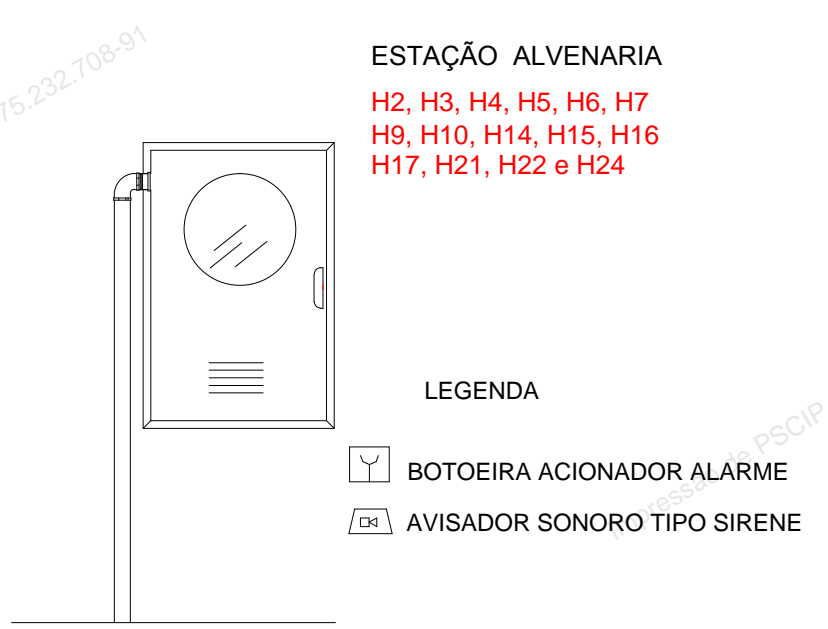

EQUIPAMENTOS POR ESTAÇÃO

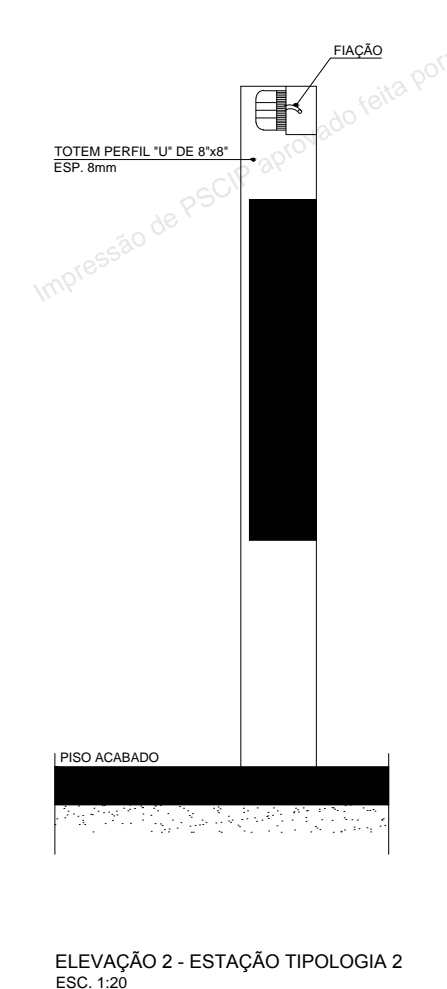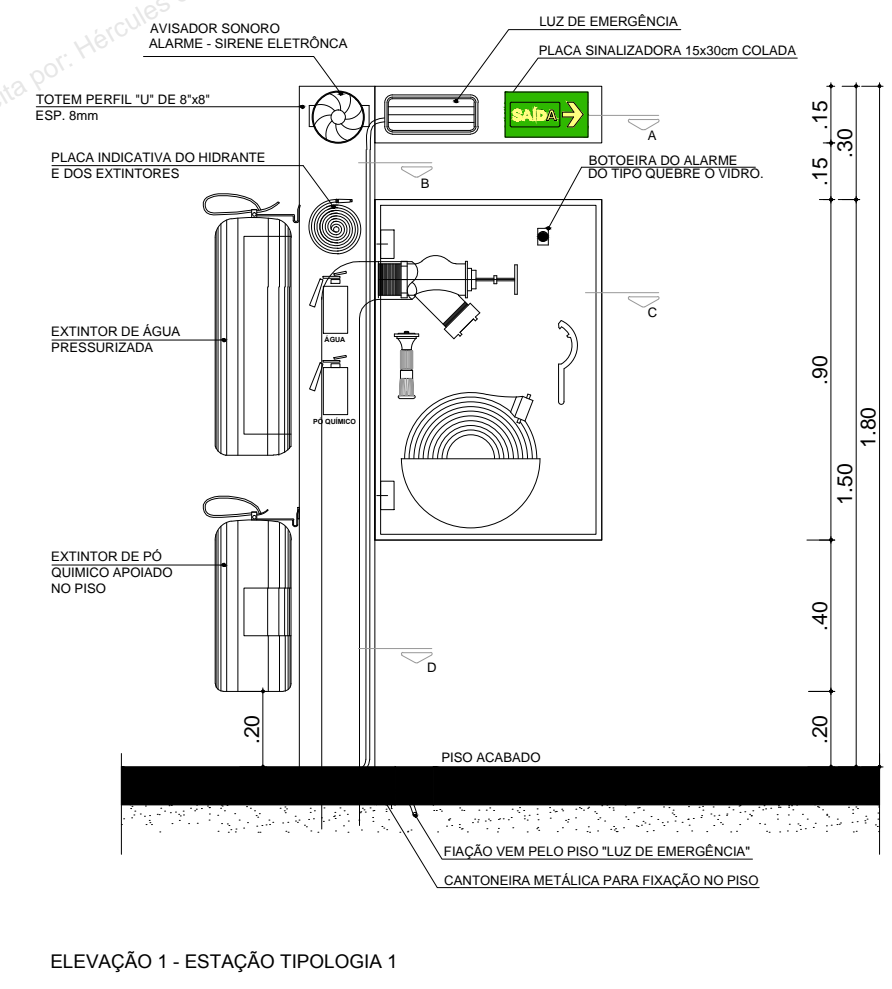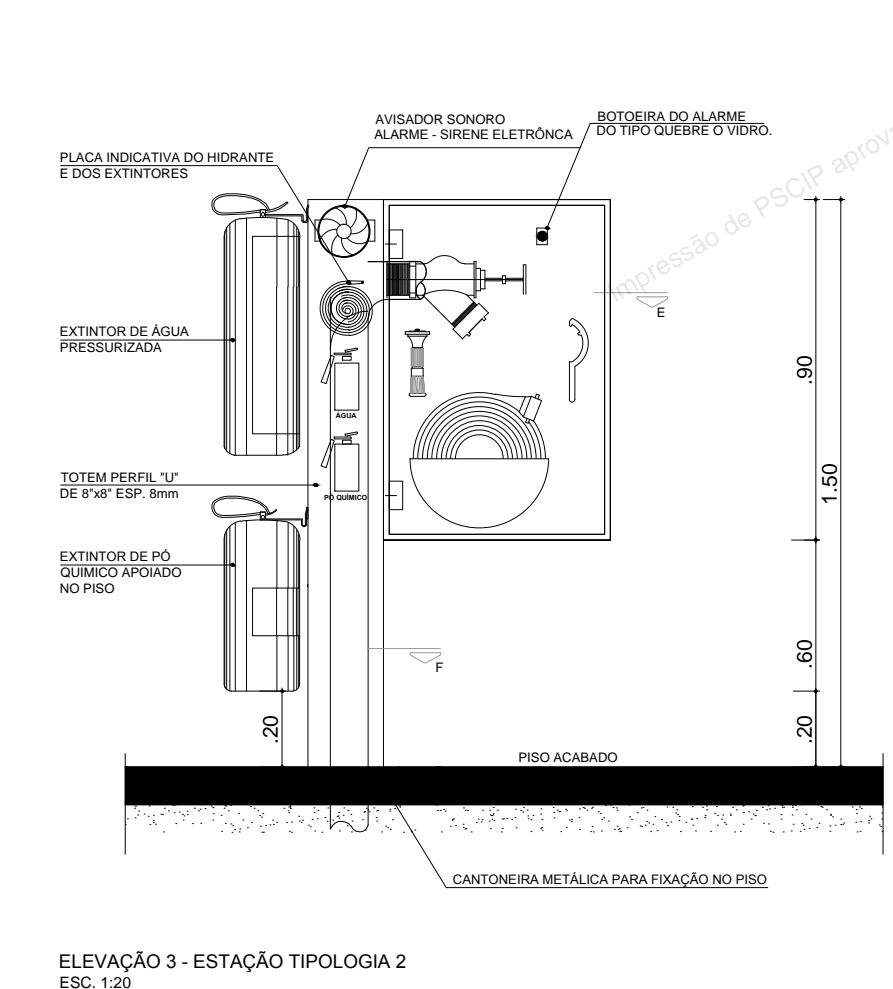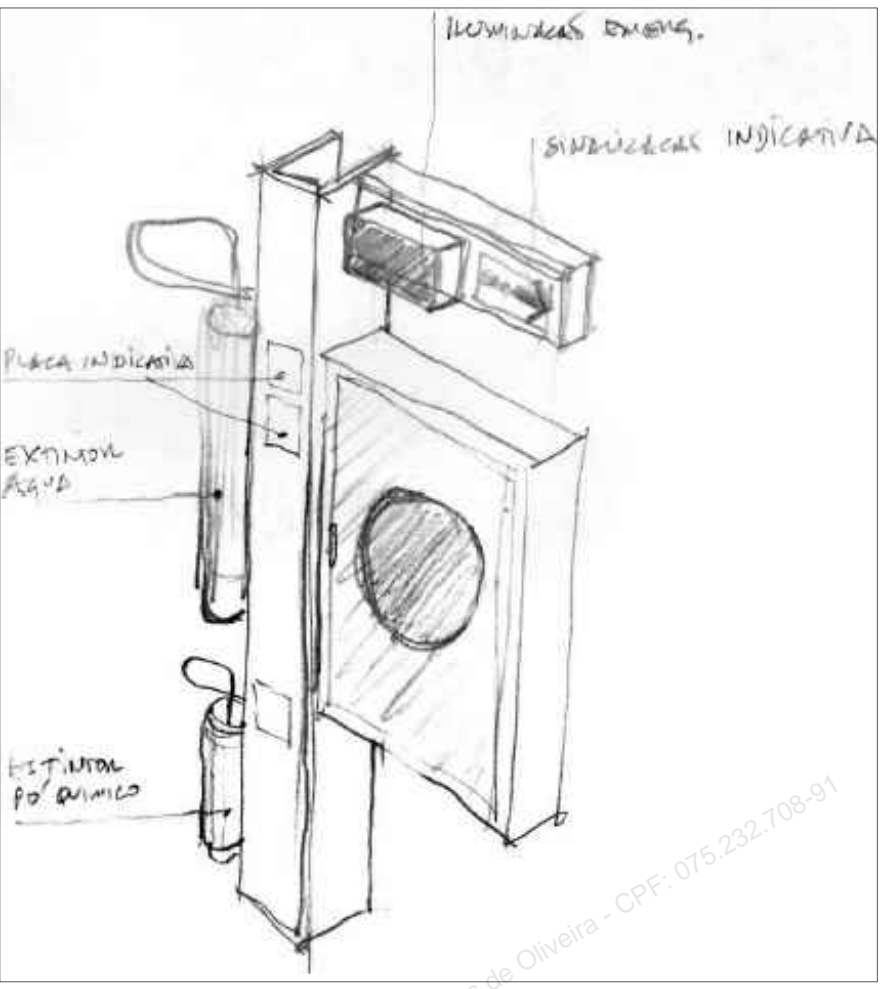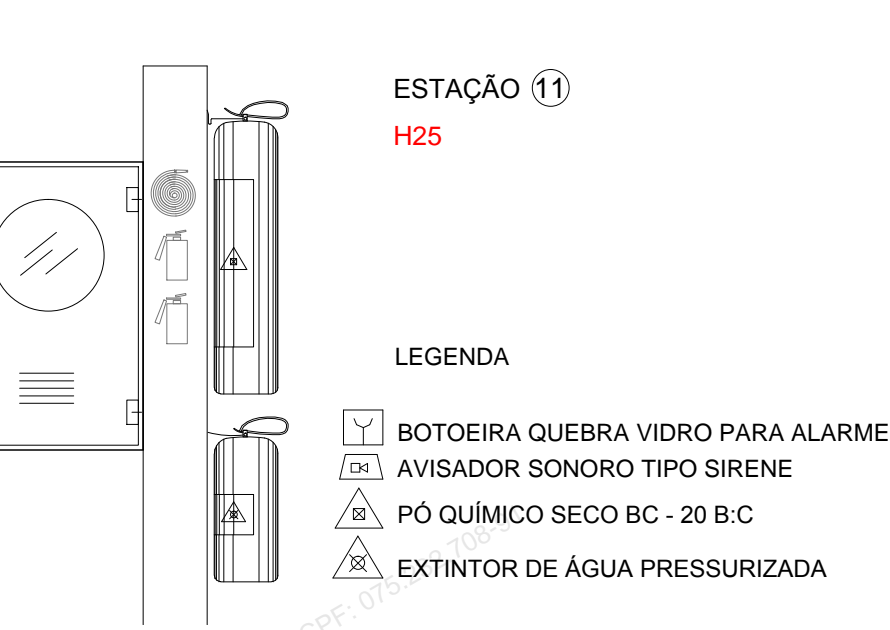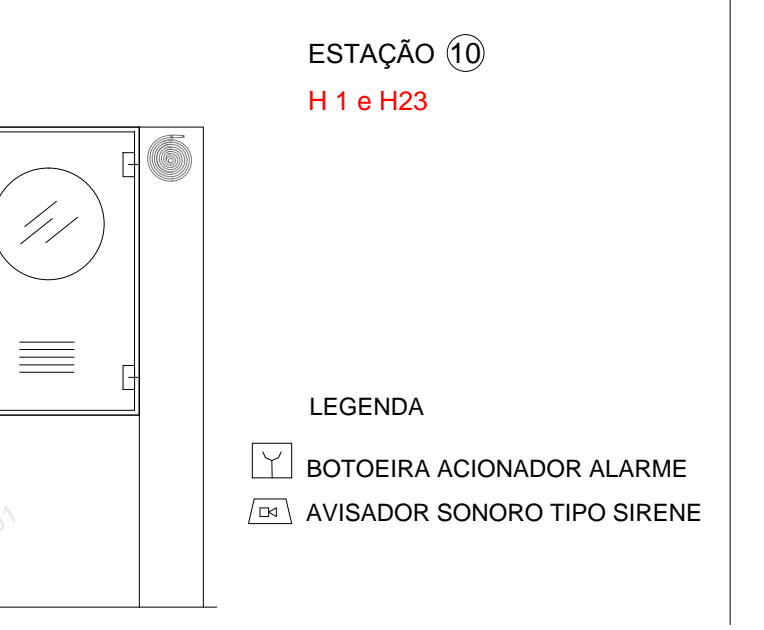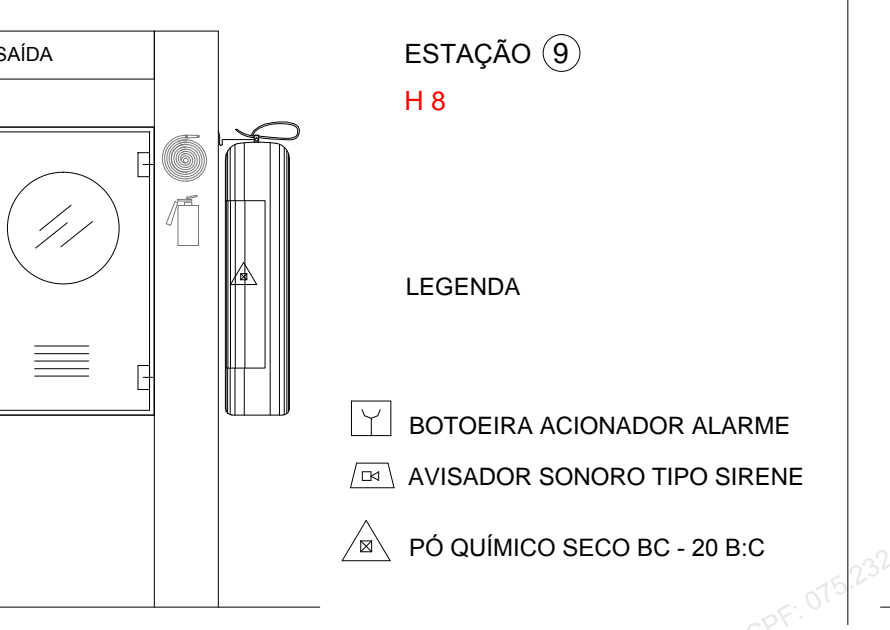

SINALIZAÇÃO DE ORIENTAÇÃO E SALVAMENTO

CÓDIGO	SÍMBOLO	SIGNIFICADO
S1 300/150		SAÍDA DE EMERGÊNCIA
S2 300/150		SAÍDA DE EMERGÊNCIA
S3 300/150		SAÍDA DE EMERGÊNCIA
S8 300/150		ESCALADA DE EMERGÊNCIA
S9 300/150		ESCALADA DE EMERGÊNCIA
S11 300/150		ESCALADA DE EMERGÊNCIA
S12 300/150		SAÍDA DE EMERGÊNCIA
S13 400/200		SAÍDA DE EMERGÊNCIA
S17 200		NÚMERO DO PAVIMENTO
S18 250/125		INSTRUÇÃO DE ABERTURA DA PORTA CORTA-FOGO POR BARRA ANTIPÂNICO

MENSAGENS ESCRITAS

CÓDIGO	SÍMBOLO	SIGNIFICADO
M1 400/600		INDICAÇÃO DOS SISTEMAS DE PROTEÇÃO CONTRA INCÊNDIO EXISTENTES NA EDIFICAÇÃO
M2 400/200		INDICAÇÃO DA LOTAÇÃO MÁXIMA ADMITIDA NO RECINTO DE REUNIÃO DE PÚBLICO
M5 400/200		VERIFIQUE SE O ELEVADOR ESTÁ PARADO NESTE ANDAR

SINALIZAÇÃO DE PROIBIÇÃO



P4 404		PROIBIDO UTILIZAR ELEVADOR EM CASO DE INCÊNDIO
300/200		PROIBIDO FUMAR
300/200		PROIBIDO UTILIZAR QUAISQUER OBJETO QUE PRODUZA FAÍSCA
300/200		PROIBIDO O USO DE CELULAR NESTA ÁREA

SINALIZAÇÃO DE EQUIPAMENTOS

E5 200		EXTINTOR DE INCÊNDIO
E1 200		AVISADOR SONORO TIPO SIRENE
E7 200		ABRIGO DE MANGUEIRA E HIDRANTE
E1 135/270		COMANDO MANUAL BOMBA DE INCÊNDIO
E2 135/270		COMANDO MANUAL ALARME DE INCÊNDIO
E11 200		EXTINTOR DE INCÊNDIO SOBRE RODAS

SINALIZAÇÃO DE ALERTA

CÓDIGO	SÍMBOLO	SIGNIFICADO
A5 300		CUIDADO, RISCO DE CHOQUE ELÉTRICO

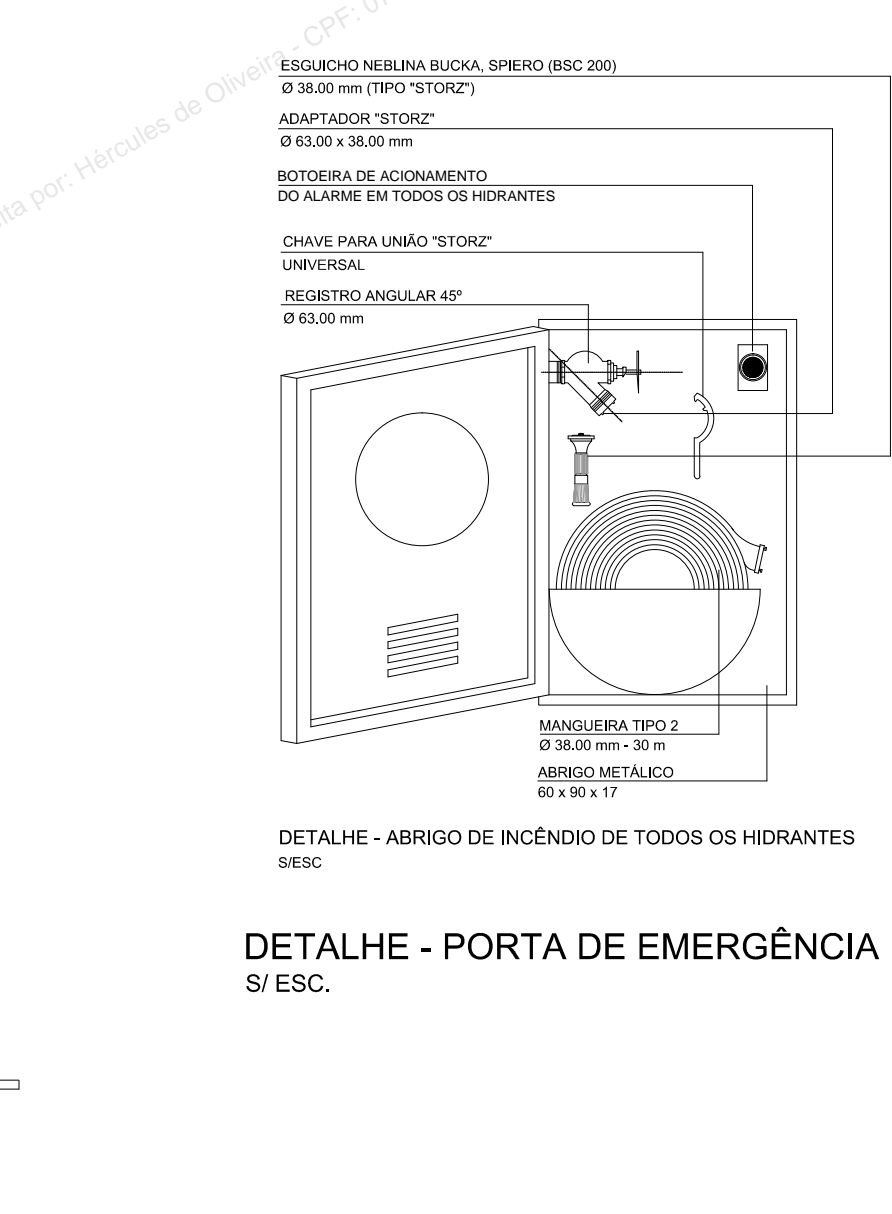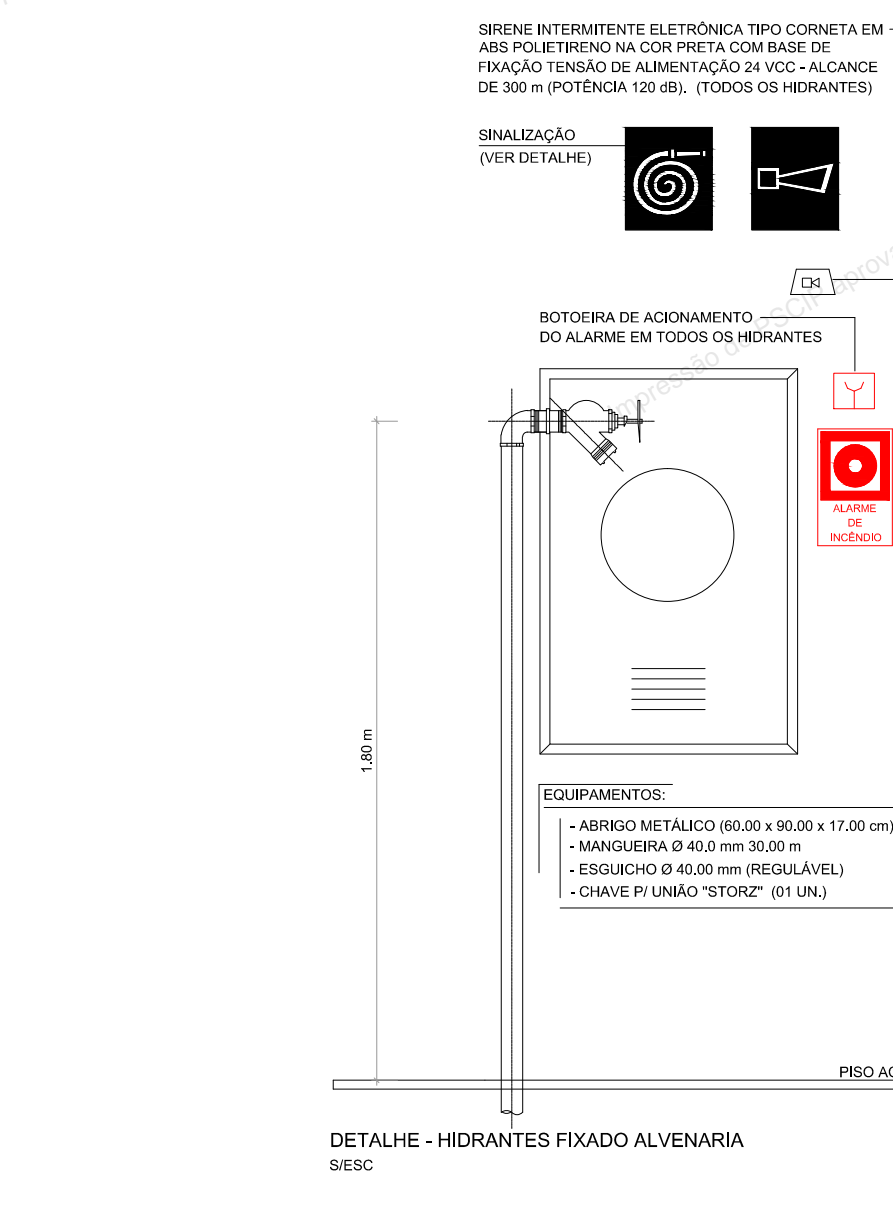

DETALHE - PORTA DE EMERGÊNCIA S/ ESC.

ESPAÇO DESTINADO AO USO EXCLUSIVO DO CBMMMS:

ESTADO DE MATO GROSSO DO SUL
SECRETARIA DE ESTADO DE JUSTIÇA E SEGURANÇA PÚBLICA
CORPO DE BOMBEIROS MILITAR
SISTEMA PREVENIR
PSCP APROVADO
Data: 27 de Setembro de 2019
Número: 9303

AUTENTICAÇÃO ELETRÔNICA

Para verificar a autenticidade deste PSCP, consulte o código QRCode ao lado ou acesse <http://sistemas.bombeiros.ms.gov.br/consulta-pscp.xhtml> e informe o número do PSCP.

PROCESSO DE SEGURANÇA CONTRA INCÊNDIO E PÂNICO

() NOVO () ATUALIZA O PSCP Nº: (X) SUBSTITUI O PSCP Nº: 31/50712/2012

GOVERNO DO ESTADO DE MATO GROSSO DO SUL
AGESUL
CENTRO DE PESQUISA E DE REABILITAÇÃO DA ICTIOFAUNA PANTANEIRA E AQUÁRIO

TÍTULO DO DESENHO: DETALHE DE HIDRANTE
OCUPAÇÃO: LOCAL DE REUNIÃO DE PÚBLICO
RAZÃO SOCIAL: GOVERNO DO ESTADO DE MATO GROSSO DO SUL
NOME FANTASIA: AQUÁRIO DO PANTANAL
ENDEREÇO: AVENIDA AFONSO PENA S/N-PARQUE DAS NAÇÕES INDÍGENAS-CAMPO GRANDE-MS
DATA: JUNHO 2019 REVISÃO:
Nº ART/RRT: 1320190051858
OBSERVAÇÕES: ESCALA: PRANCHA:
QUADRO DE ÁREAS GERAL: Área total do Lote/Terreno: 87.865,58 m2 PRANCHA: 12/12
Área total construída: 20.728,63 m2

RESPONSÁVEL TÉCNICO: PROPRIETÁRIO/RESPONSÁVEL PELO USO:
Nome: HÉRCULES DE OLIVEIRA LUIZ ROBERTO MARTINS ARAUJO
Título: ENG. CIVIL Registro: CREAMS 1649/D CPF 108930081-68
CPF/IRG 075232708-91